



PC-LPM-UTP-RJ45-RJ45-C5e-2M-LSZH-WH

ANC1/GPS1

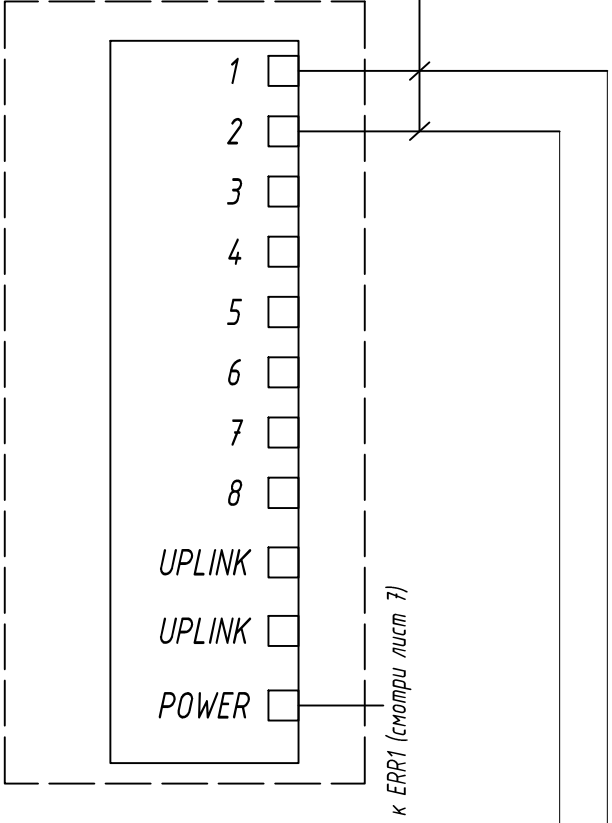


PC-LPM-UTP-RJ45-RJ45-C5e-2M-LSZH-WH


ANM1/GPS1

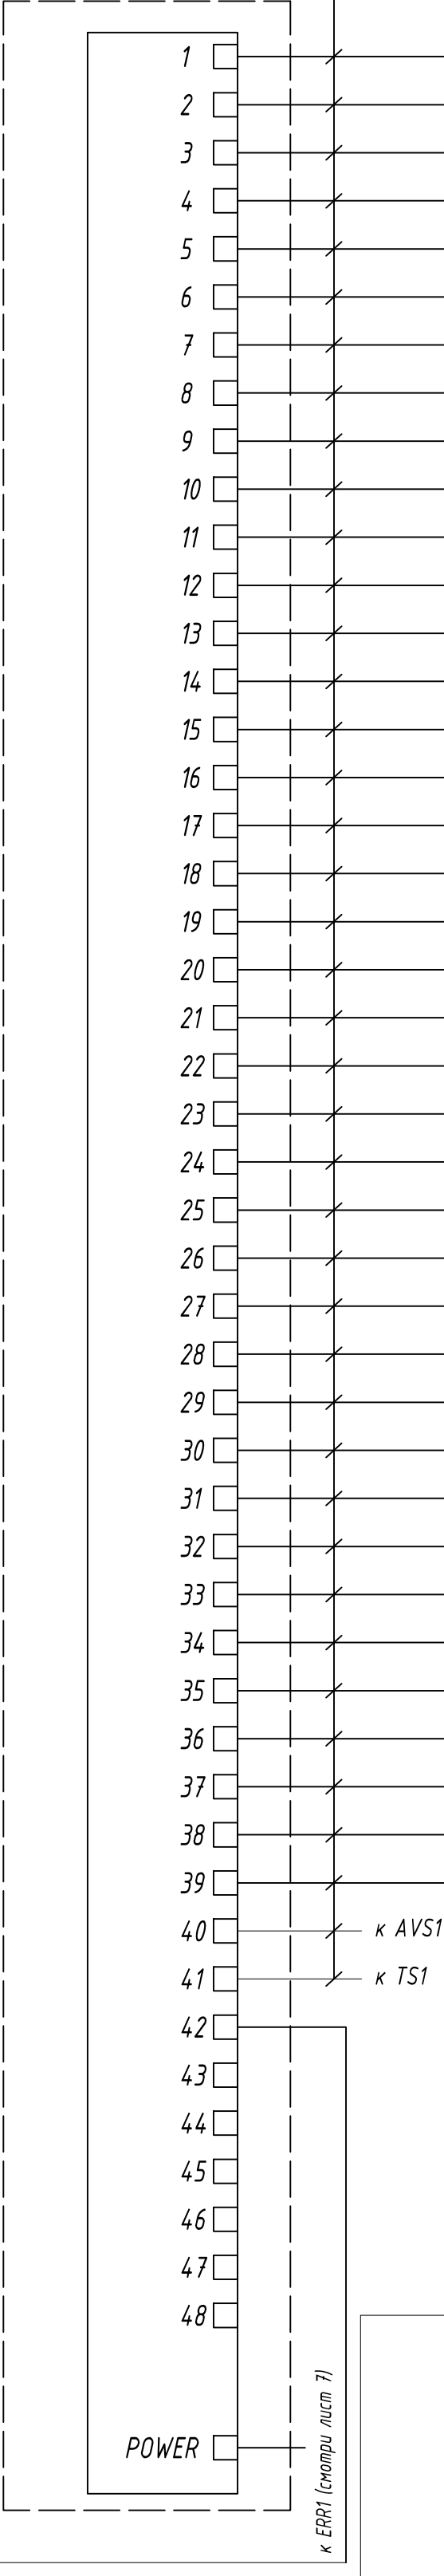

PP1/GPS1

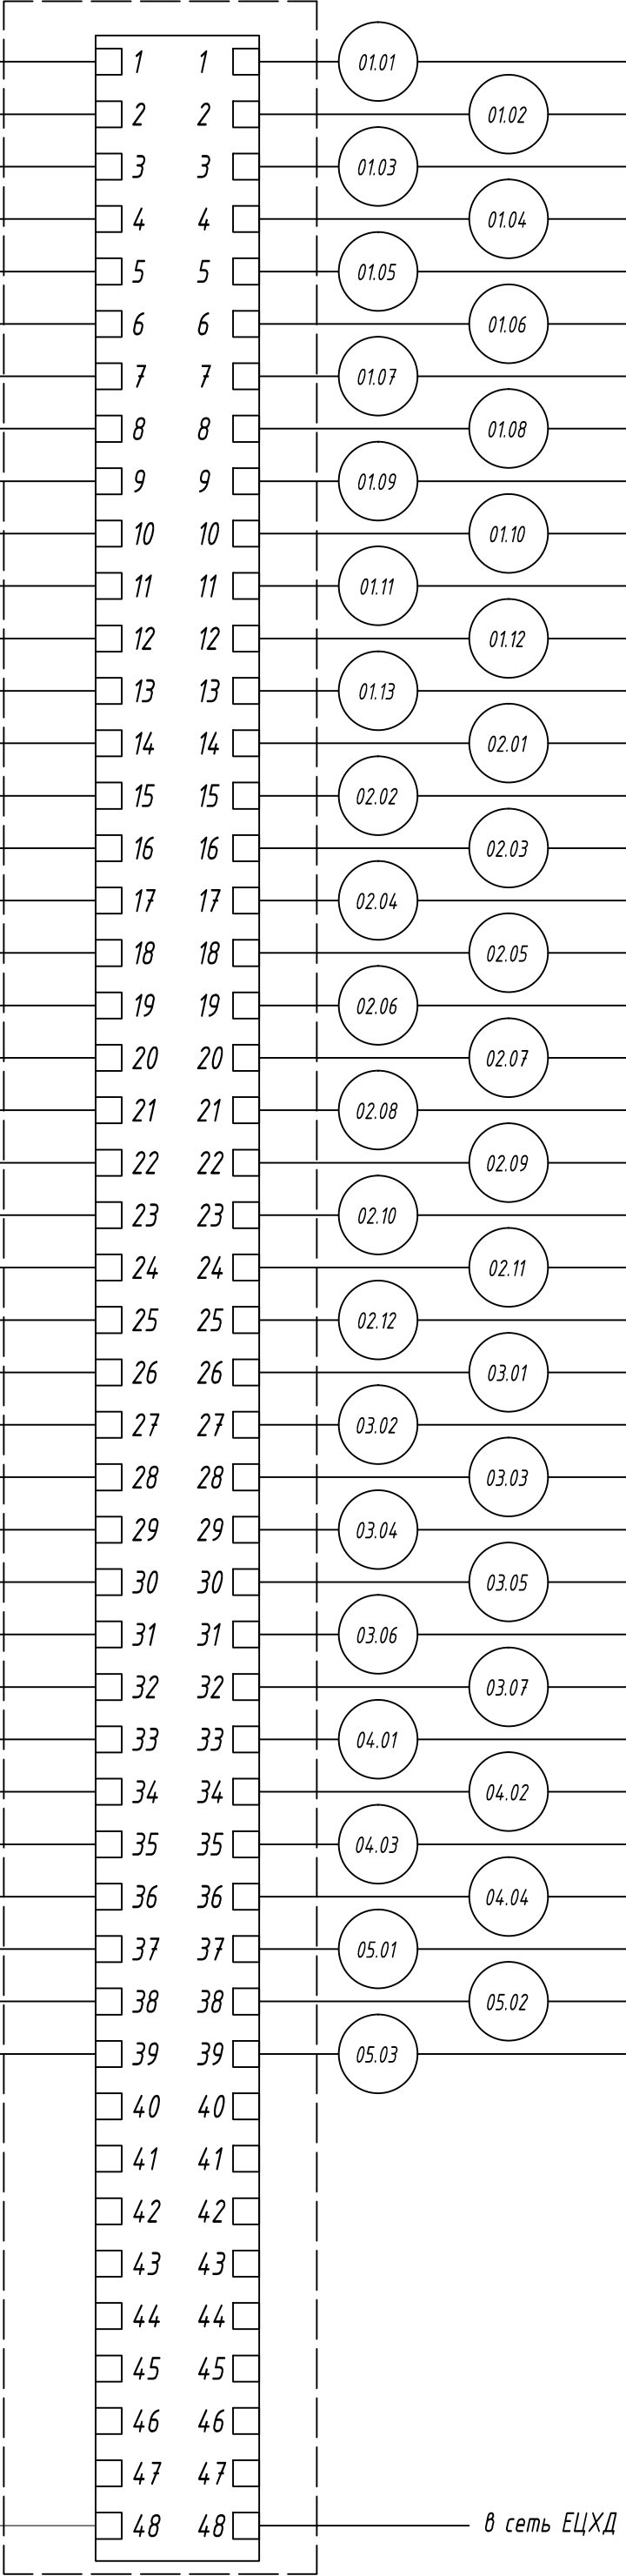


абонентская сторона

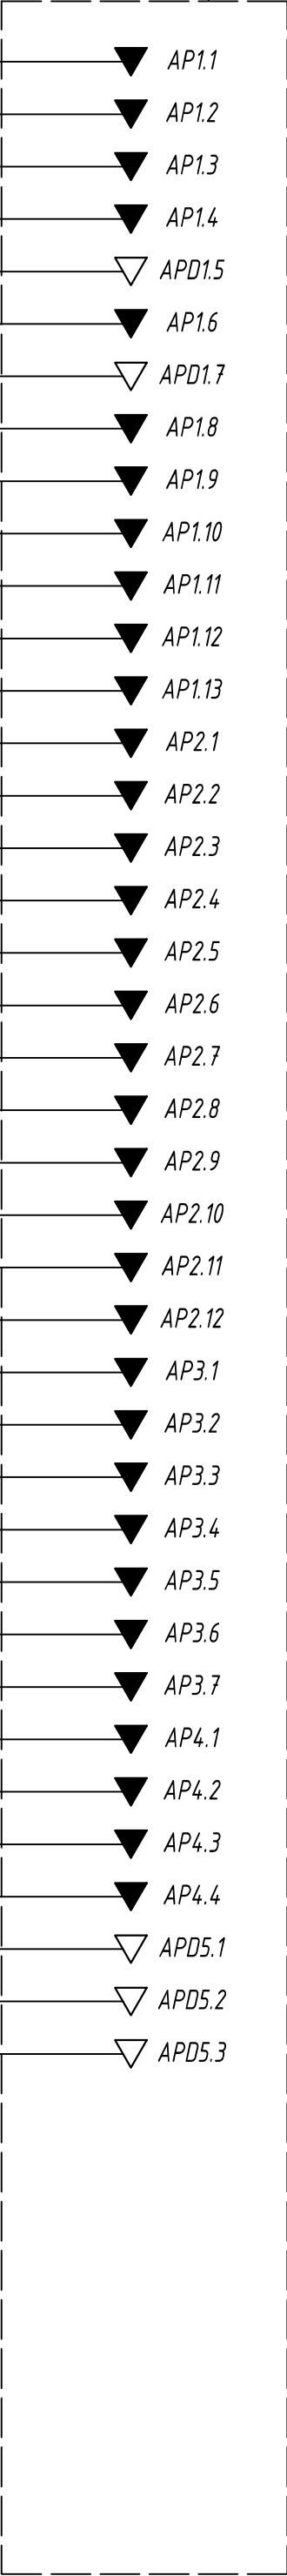

Инв. № подл.	Подп. и дата	Взам. инв. №

							Шифр проекта		
							Государственное бюджетное общеобразовательное учреждение		
							Адрес объекта		
Изм.	Колуч.	Лист	И Док.	Подпись	Дата		Система охранная телевизионная	Стadia	Лист
Разраб.		*						Р	8
							Схема электрическая подключений	000 "★"	
Н. Контр.		*							


Инв. № инв.	Взам. инв. №
Инв. № подл.	Подп. и дата

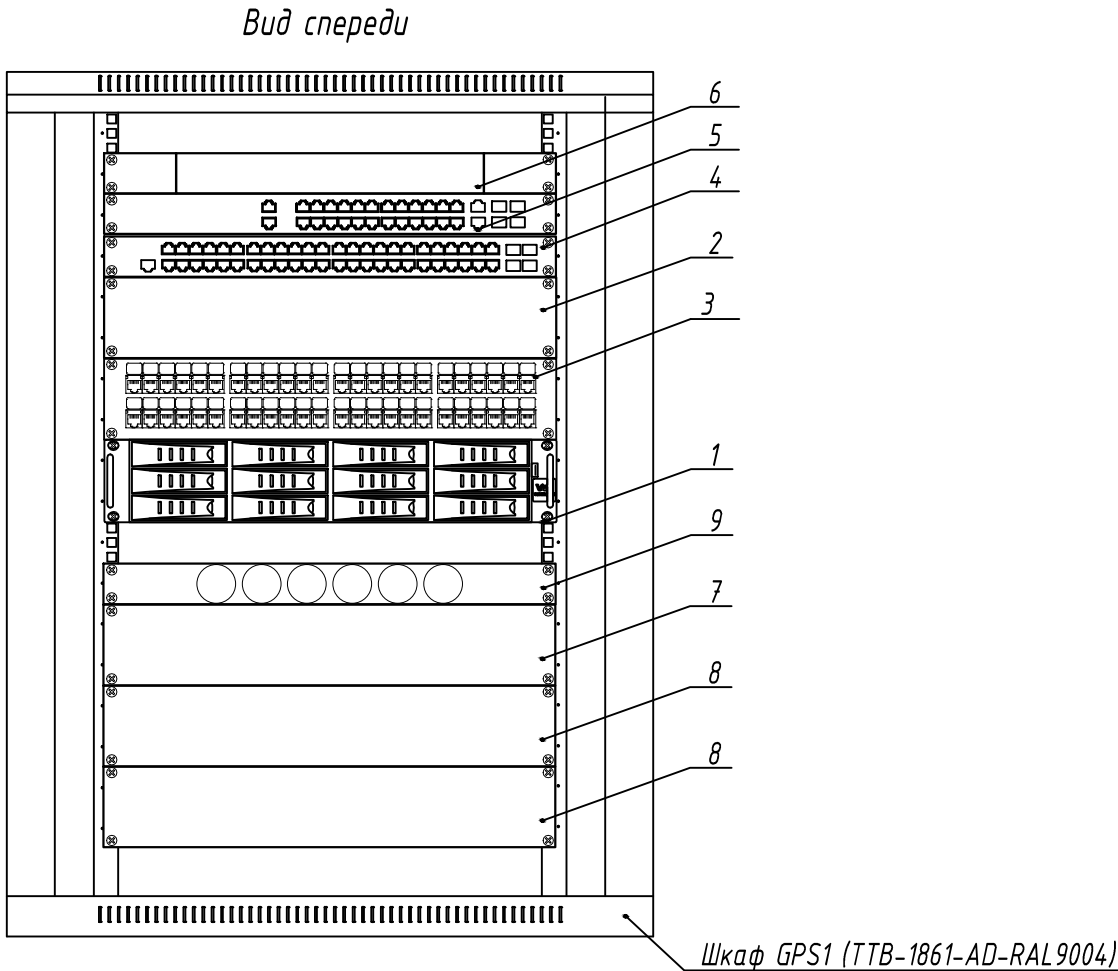

Поз.	Наименование	Кол-во	Примечание
1	Видеосервер VIDEOMAX-IP-Int(U1.CityYY4)-b-37-80000-19"-PRO-ID3	1	
2	Кабельный организатор CM-2U-ML	1	
3	Патч-панель Hyperline PP2-19-48-8P8C-C6-110	1	
4	Коммутатор MES2348P	1	
5	Маршрутизатор уровня L3 D-Link DGS-3130-30TS	1	
6	Сервер точного времени Метроном-200	1	
7	Источник бесперебойного питания SKAT-UPS 3000 RACK	1	
8	Батарейный блок SKAT BC 72/9 RACK	2	
9	Блок розеток SHE19-6SH-2.5EU	1	


Примечания
1 Размещение оборудования в GPS1 уточнять при монтаже.
2 Шкаф GPS1 заземлить согласно ПУЭ.
3 Модуль вентиляторный условно не показан.
4 Внешний вид оборудования может отличаться. Приведено для справки.

						Шифр проекта		
						Государственное бюджетное общеобразовательное учреждение		
						Адрес объекта		
Изм.	Кол.уч.	Лист	И Док.	Подпись	Дата	Система охранная телевизионная	Стадия	Лист
Разраб.		*					Р	9
Н. Контр.		*				Компоновка оборудования шкафа GPS1	000 "★"	

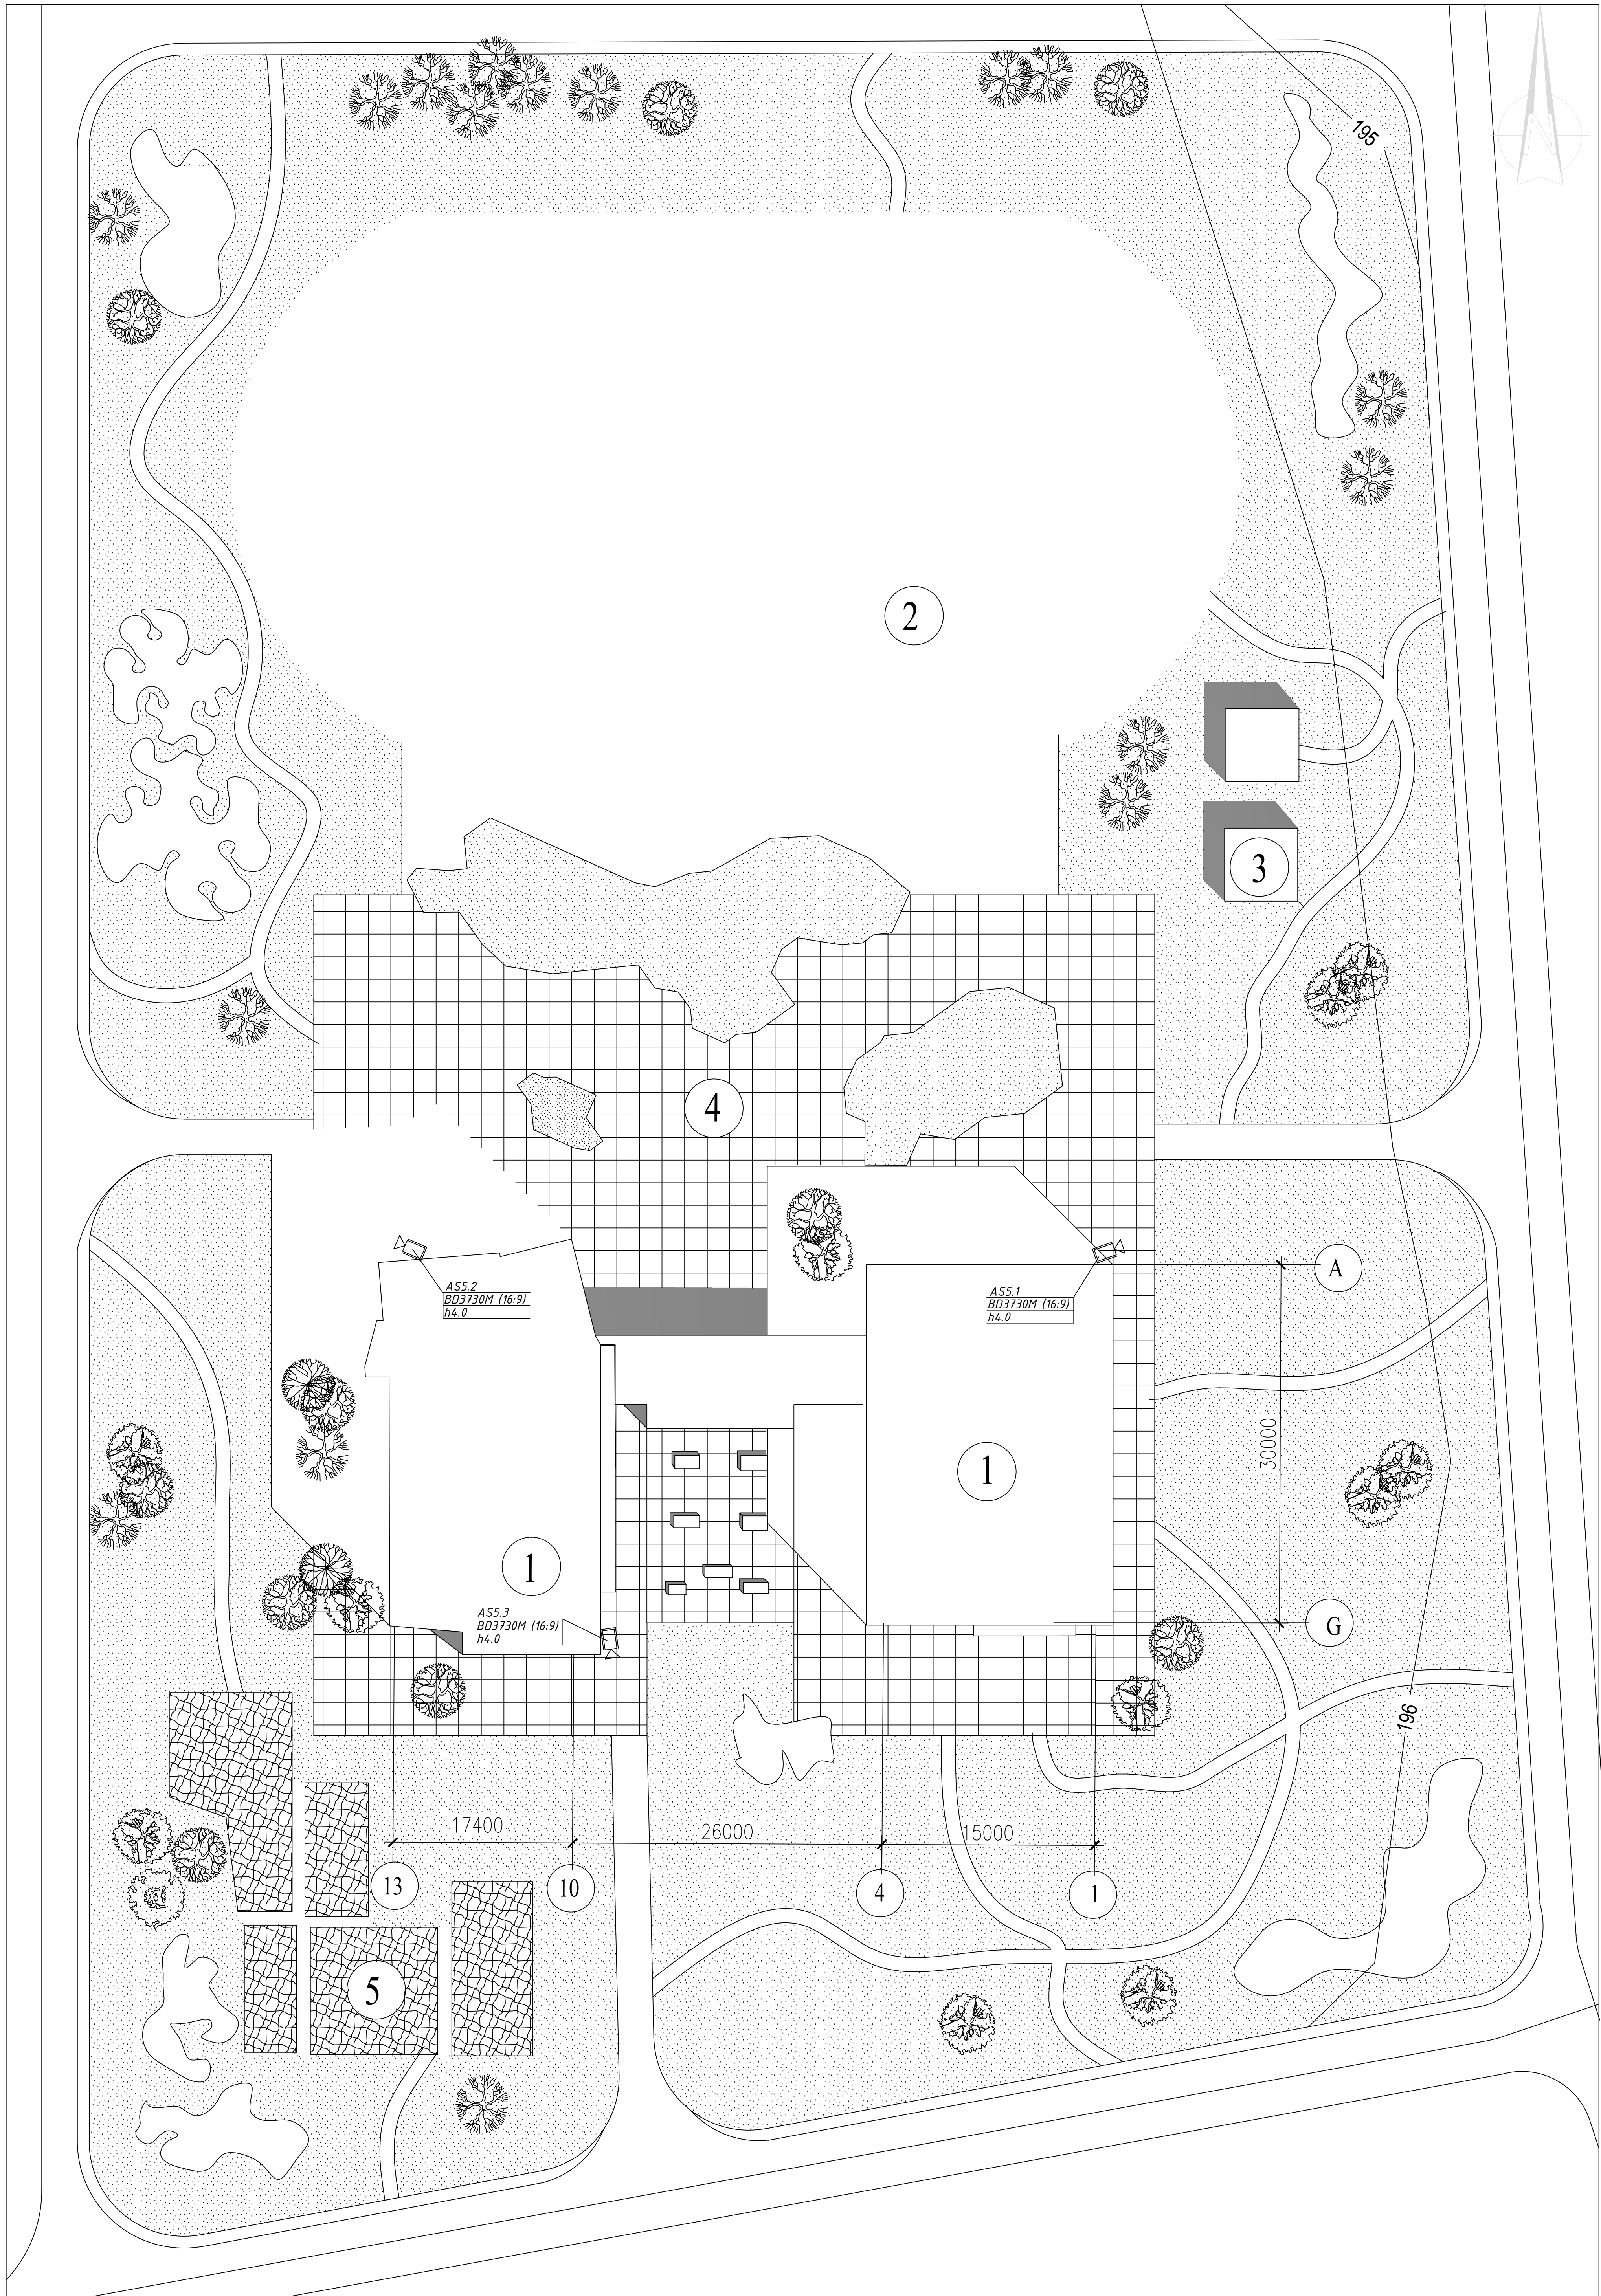

1	школа
2	стадион
3	хозяйственные помещения
4	зона отдыха
5	учебно-опытная зона

Шифр проекта					
Государственное бюджетное образовательное учреждение					
Адрес объекта					
Разраб.	*	И.И.	И.И.	И.И.	И.И.
Система охранная телевизионная				Содерж.	Лист
				Р	11
И.И.				000 "ж"	
Схема расстановки оборудования				Формат А0	

 


							Шифр проекта		
							Государственное бюджетное общеобразовательное учреждение *Адрес объекта*		
Им.	Класс	Лист	И. Док.	Подпись	Дата				
Разраб.	*					Система охранная телевизионная		Страница	Лист
								Р	12
Н. Контр.	*					План 1-го этажа. Схема расстановки оборудования		000 "х"	




Примечания
1 Размещение оборудования уточнять при монтаже.
2 Условные обозначения приведены на листе 6.

						Шифр проекта		
						Государственное бюджетное общеобразовательное учреждение *Адрес объекта*		
Изм.	Кол-во	Лист	№ Док.	Подпись	Дата	Система охранная телевизионная	Степень	Лист
Разраб.	*						P	14
						План 3-го этажа. Схема расстановки оборудования		
Н. Контр.	*					000 "★"		

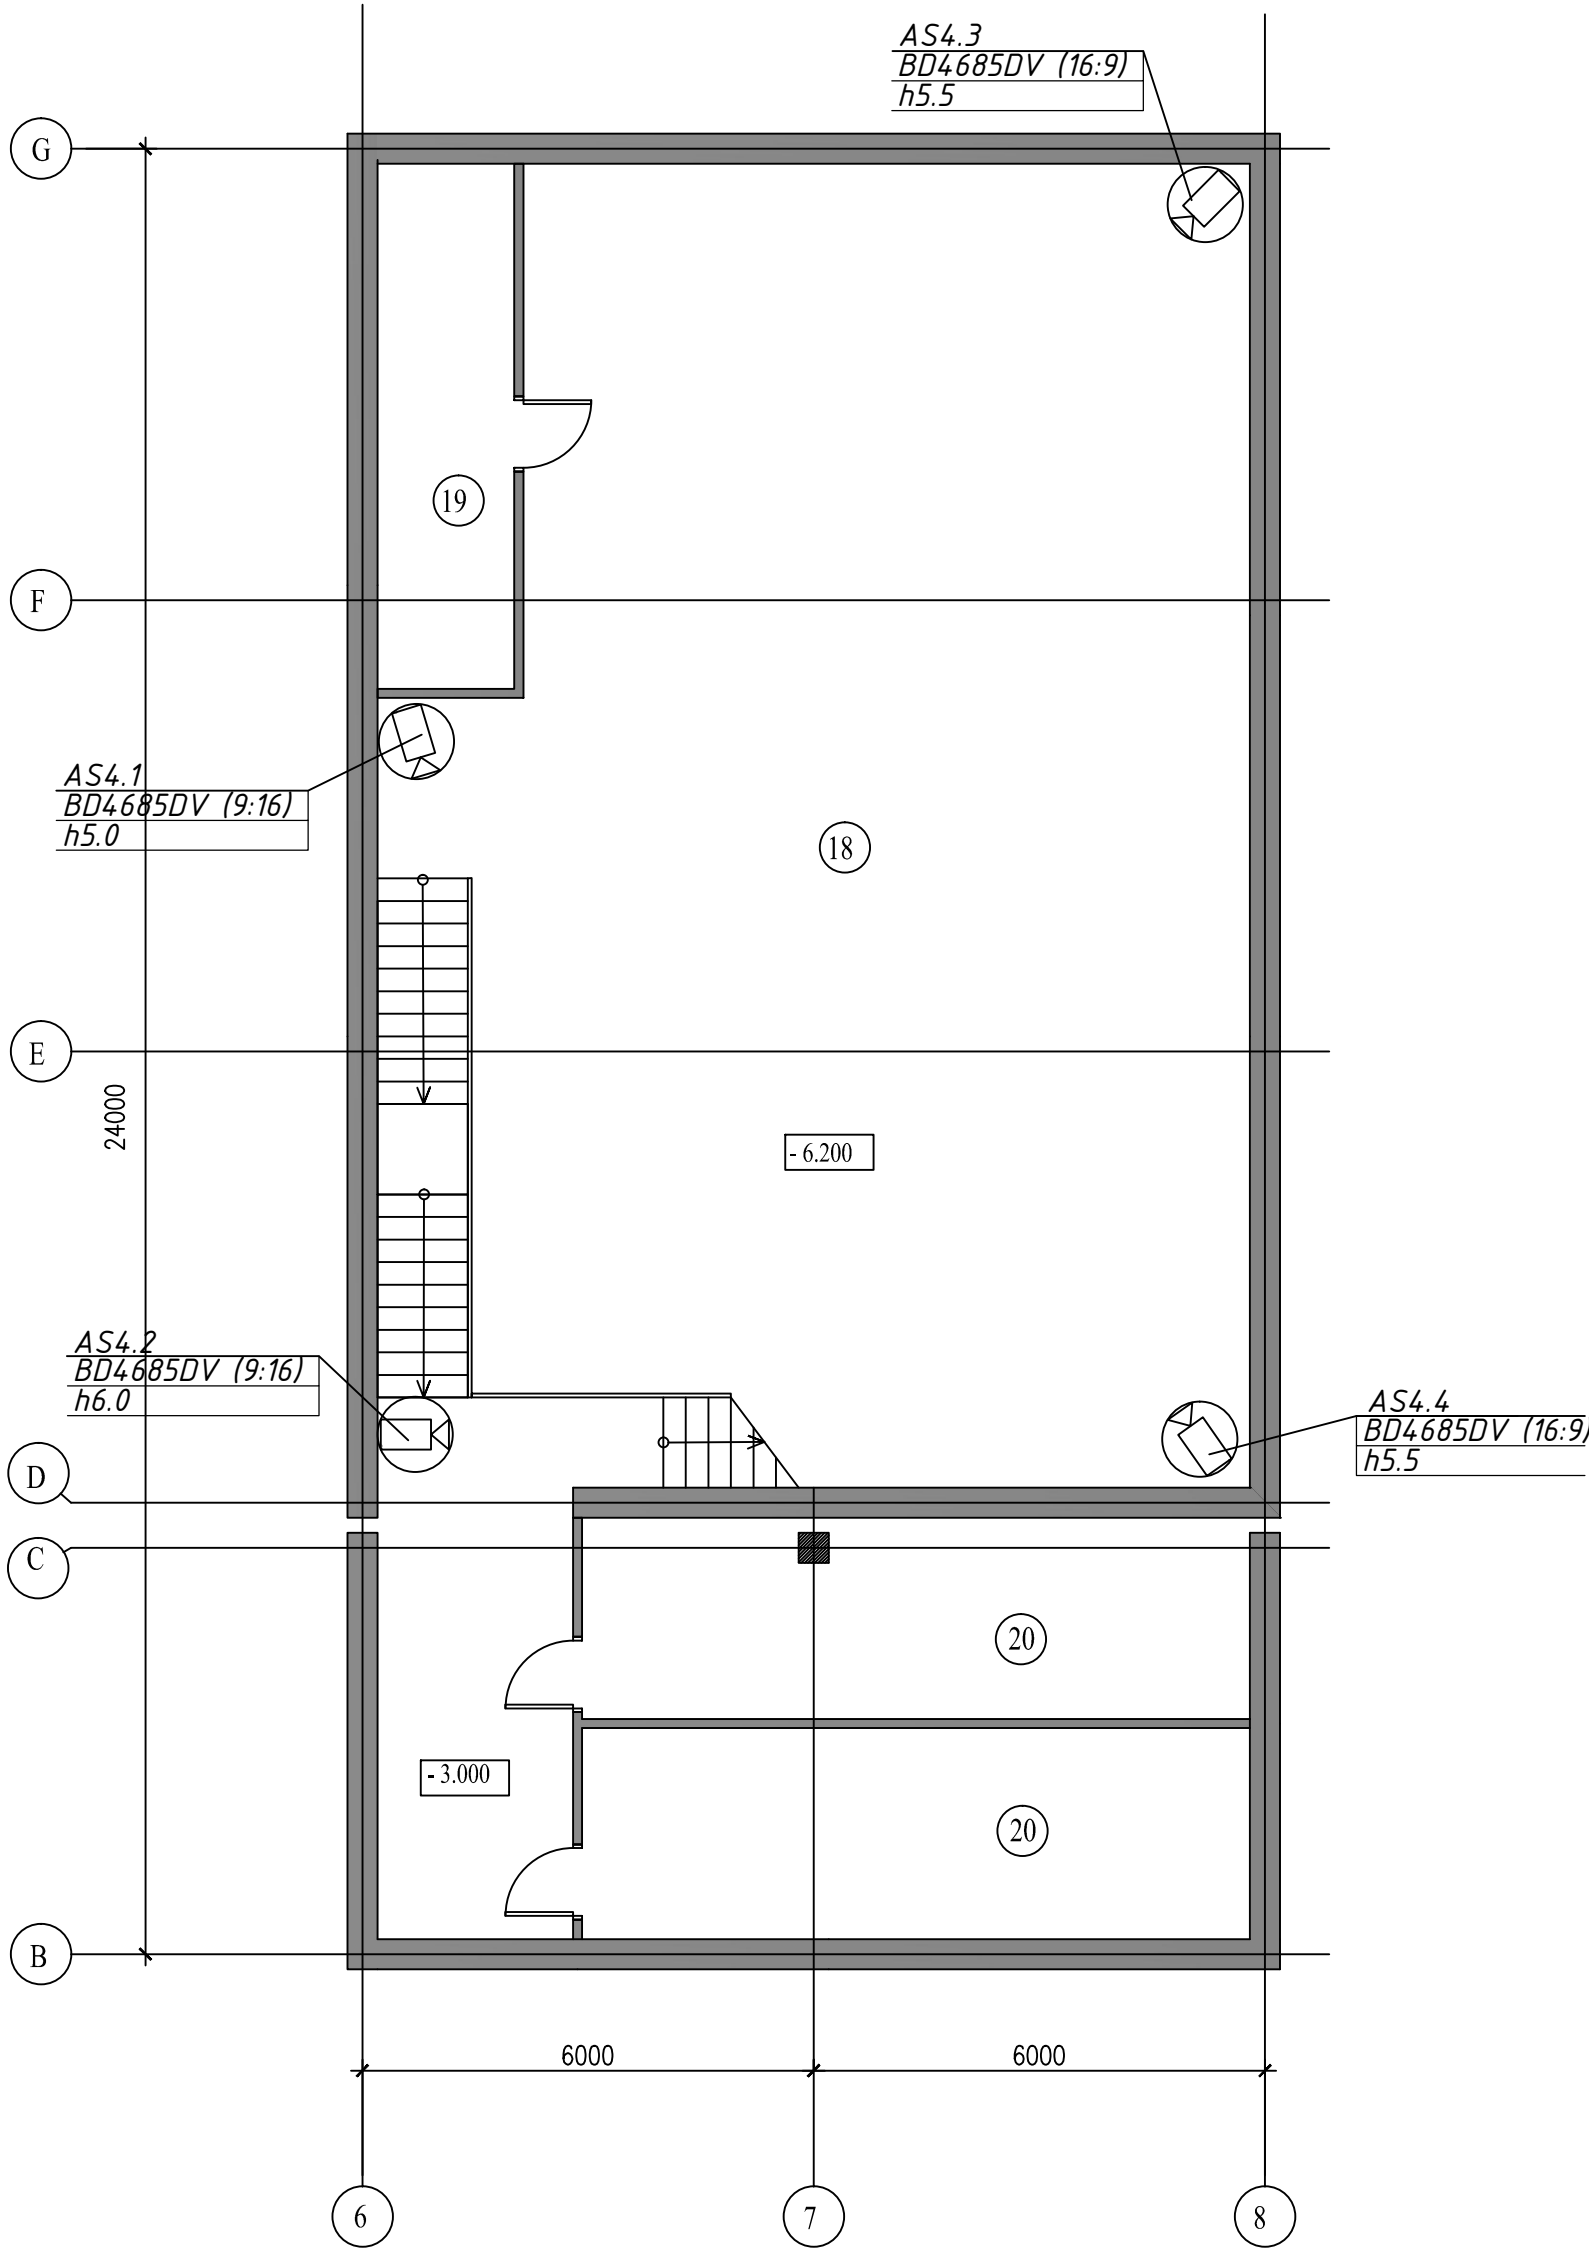


Примечания
1 Размещение оборудования уточнять при монтаже.
2 Условные обозначения приведены на листе 6.

						Шифр проекта			
						Государственное бюджетное общеобразовательное учреждение			
						Адрес объекта			
Изм.	Кол.уч.	Лист	И. Док.	Подпись	Дата	Система охранная телевизионная	Стадия	Лист	Листов
Разраб.		*					Р	15	
Н. Контр.		*				План подвального этажа. Схема расстановки оборудования	000 "★"		

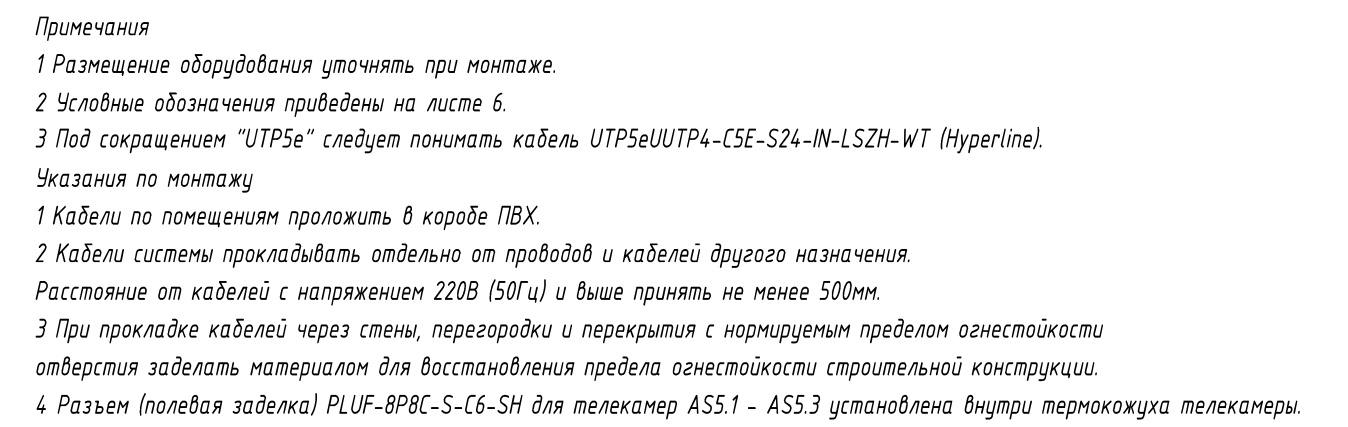


						Шифр проекта
						Государственное бюджетное общеобразовательное учреждение «Адрес объекта»
Им.	Колуч.	Лист	N Док.	Подпись	Дата	
Разраб.		+				Система охранная телевизионная
						Стандия Р Лист 16 Листа
H. Контр.	*					План 1-го этажа. Схема прокладки кабельных трасс
						000 "х"

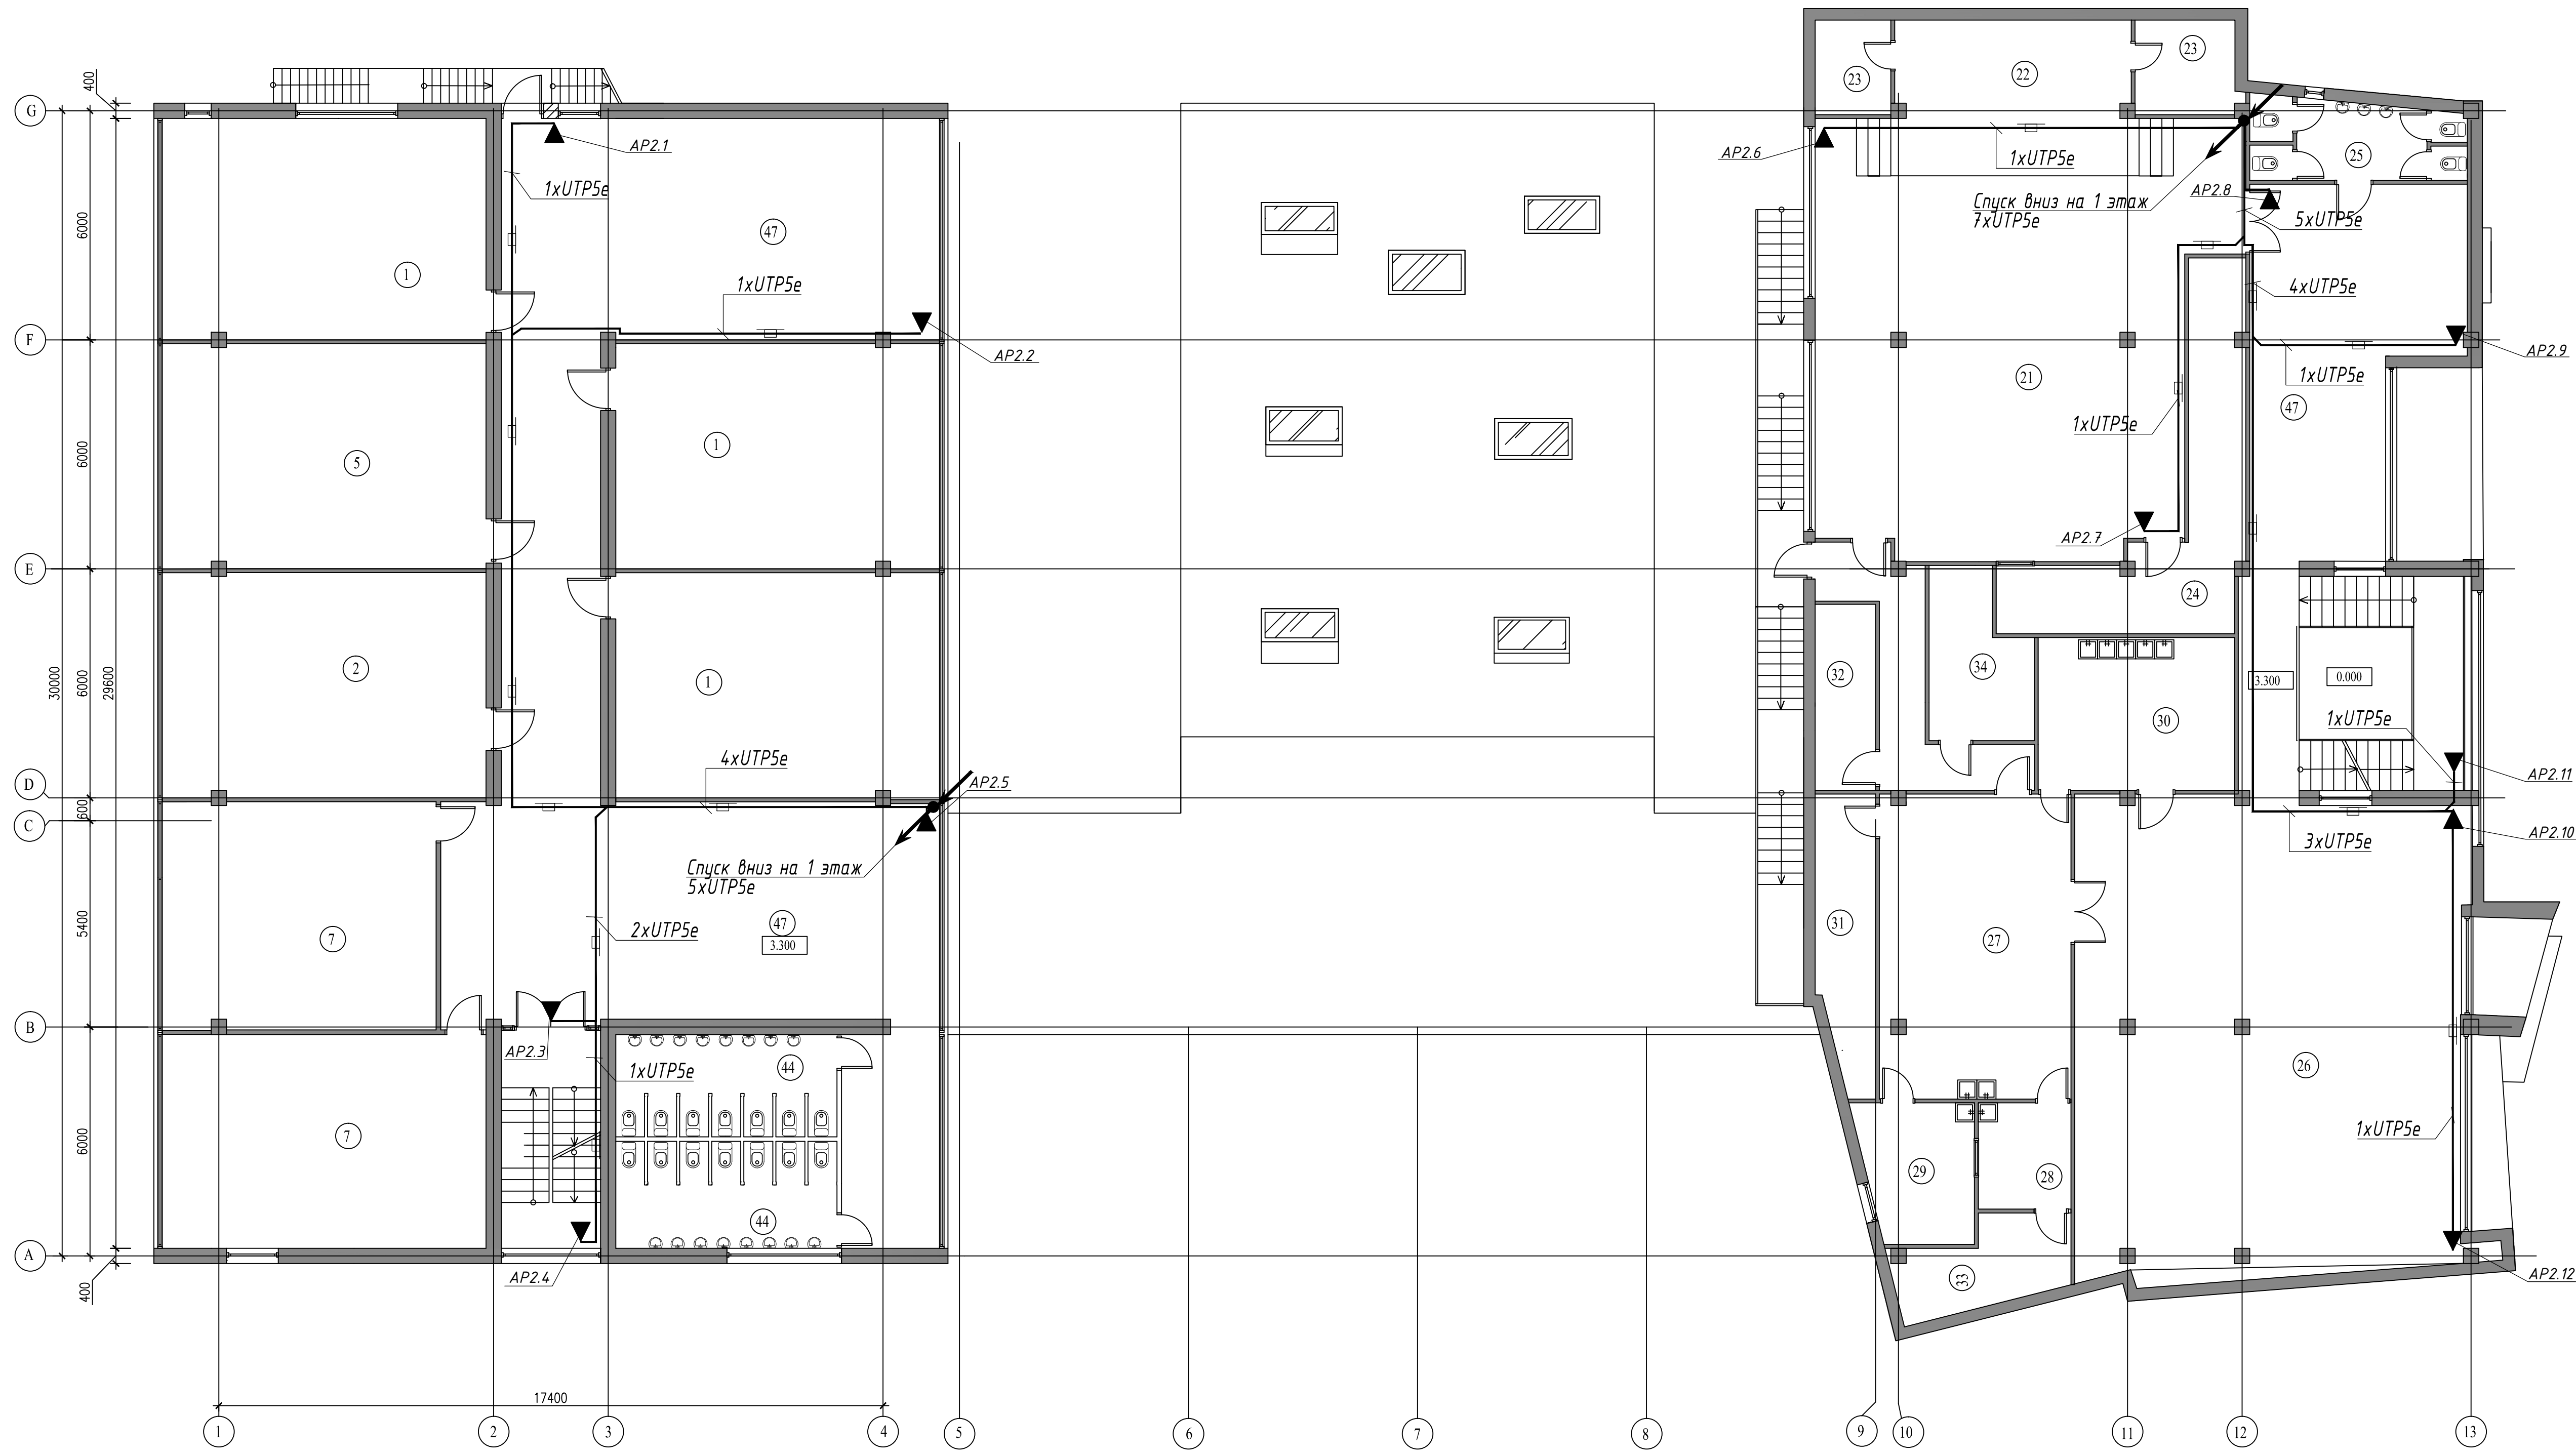

Примечания
1 Размещение оборудования уточнить при монтаже.
2 Условные обозначения приведены на листе 6.
3 Под сокращением "UTP5e" следует понимать кабель UTP5e/UTP4-CSE-524-IN-LSZH-WT (Hypertline).
Указания по монтажу
1 Кабели по помещениям проложить в коробе ПВХ.
2 Кабели системы прокладывать отдельно от проводов и кабелей другого назначения.
Расстояние от кабелей с напряжением 220В (50Гц) и выше принять не менее 500мм.
3 При прокладке кабелей через стены, перегородки и перекрытия с нормируемым пределом огнестойкости отверстия заделывать материалом для восстановления предела огнестойкости строительной конструкции.

						Шифр проекта		
						Государственное бюджетное общеобразовательное учреждение *Адрес объекта*		
Изм.	Кол-во	Лист	№ Док.	Подпись	Дата	Система охранная телевизионная	Сторона	Лист
Разраб.	*						P	17
						План 2-го этажа. Схема прокладки кабельных трасс		
Н. Контр.	*					000 "*"		

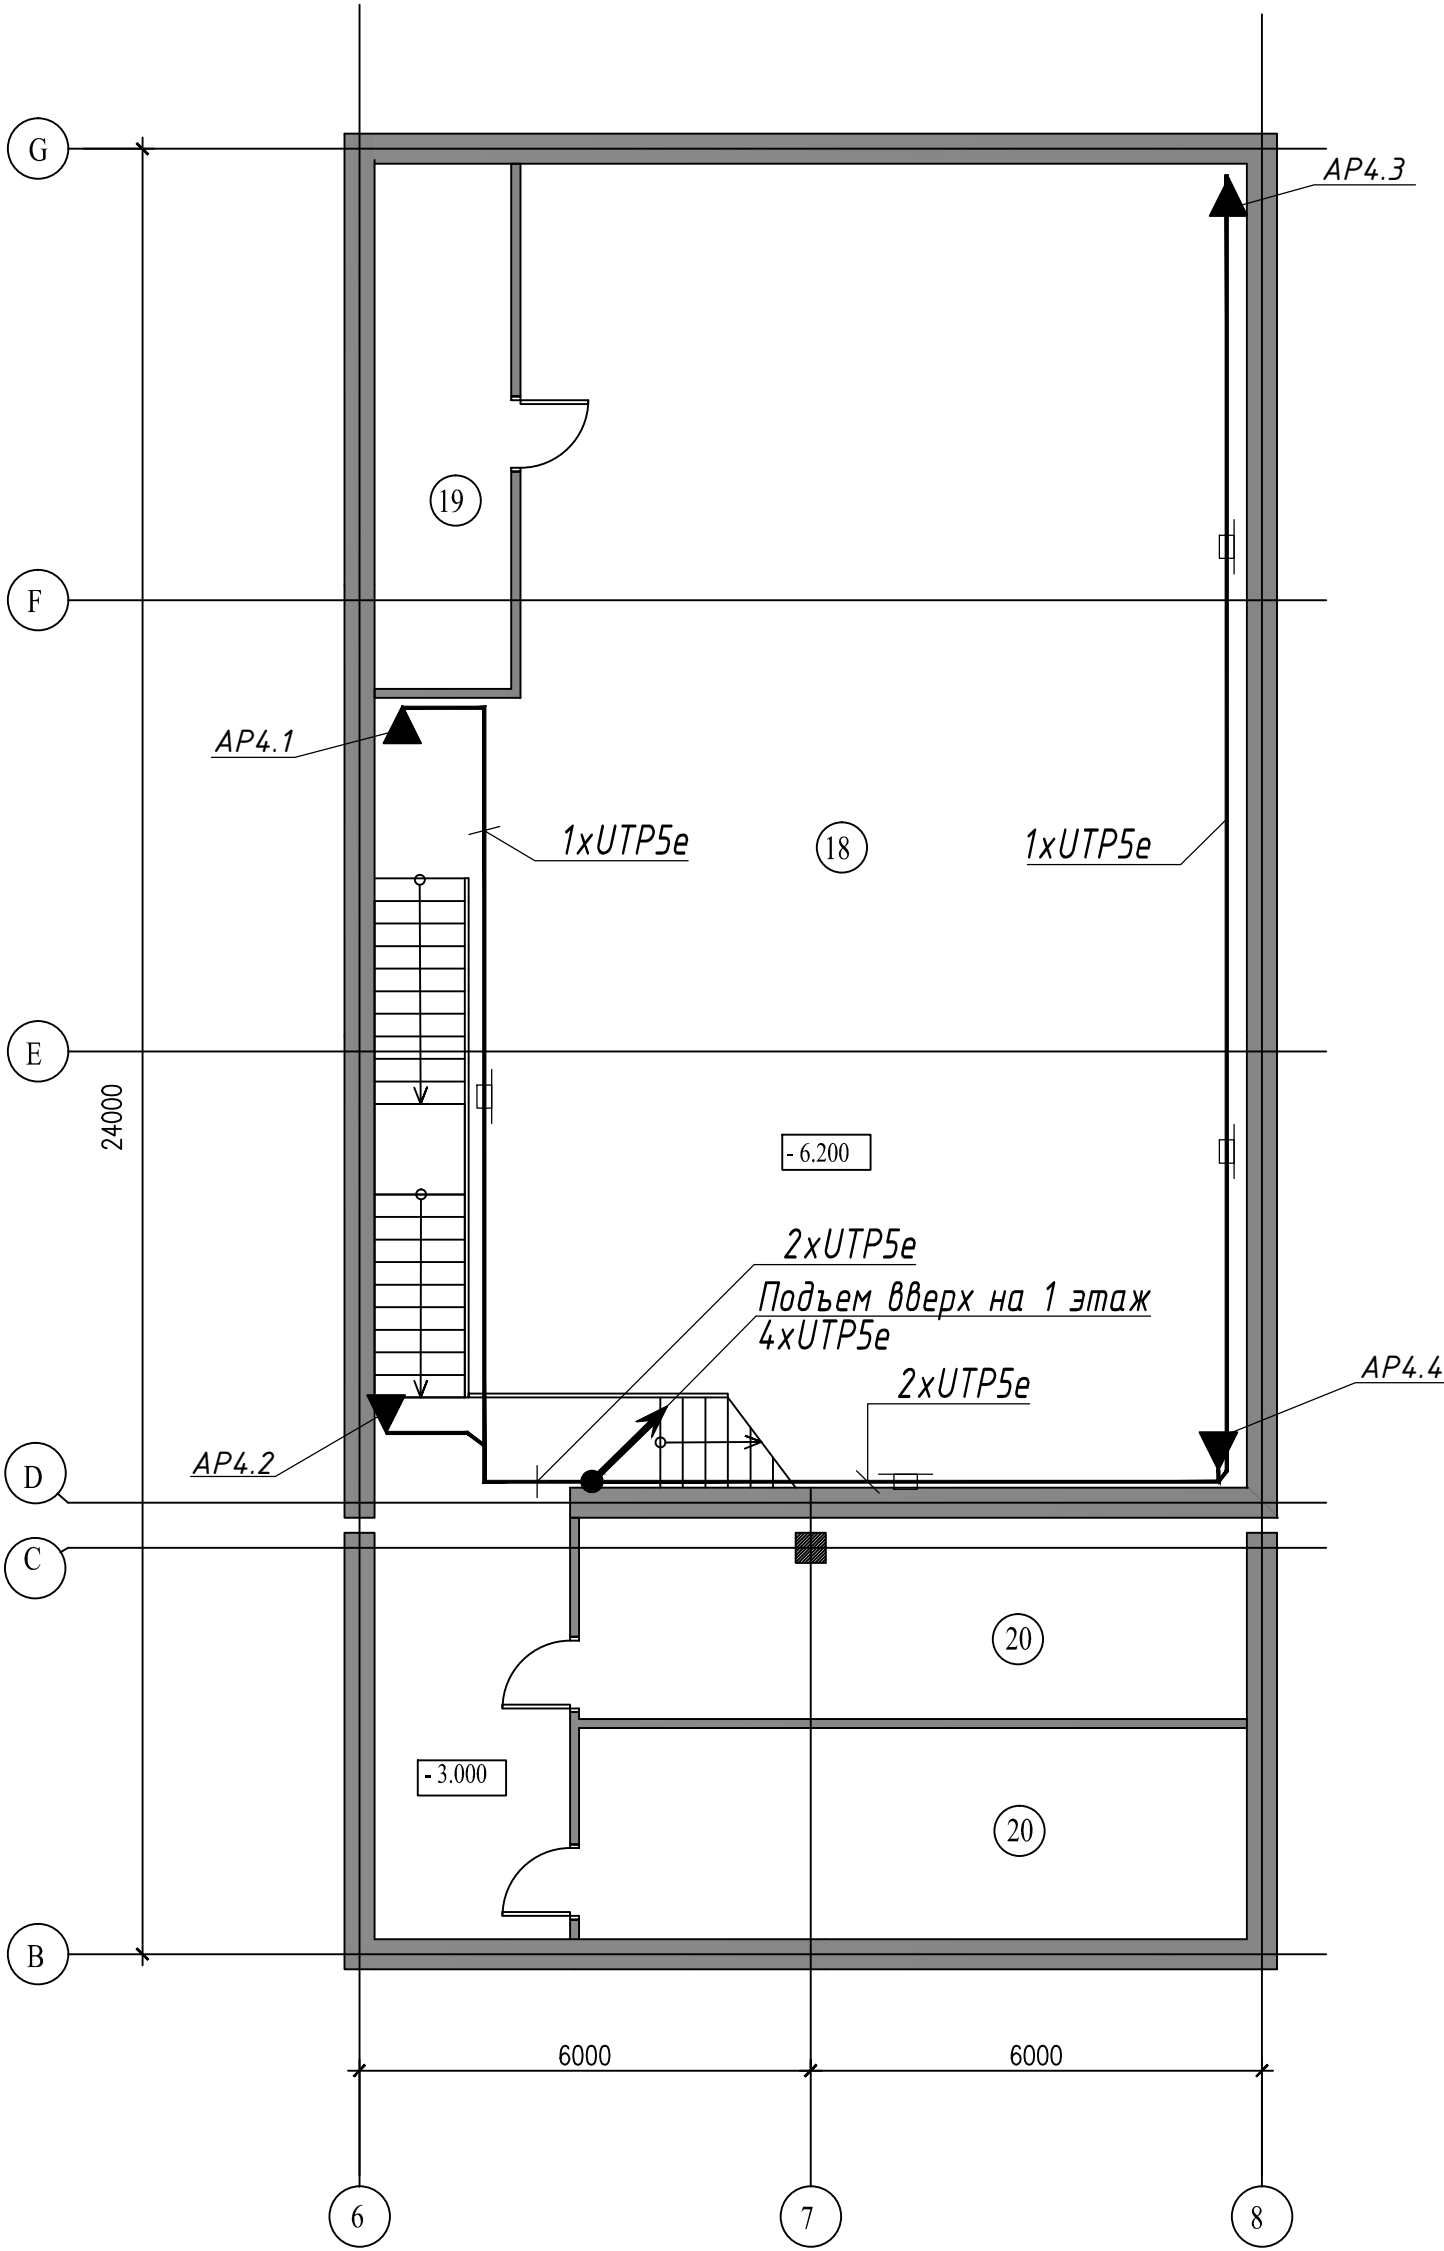

Примечания

- 1 Размещение оборудования уточнять при монтаже.
2 Условные обозначения приведены на листе 6.
3 Под сокращением "UTP5e" следует понимать кабель UTP5eUTP4-C5E-S24-IN-LSZH-WT (Hyperline).
Указания по монтажу
1 Кабели по помещениям проложить в коробе ПВХ.
2 Кабели системы прокладывать отдельно от проводов и кабелей другого назначения.
Расстояние от кабелей с напряжением 220В (50Гц) и выше принять не менее 500мм.
3 При прокладке кабелей через стены, перегородки и перекрытия с нормируемым пределом огнестойкости отверстия заделывать материалом для восстановления предела огнестойкости строительной конструкции.

						Шифр проекта			
						Государственное бюджетное общеобразовательное учреждение			
						Адрес объекта			
Изм.	Колуч.	Лист	И Док.	Подпись	Дата	Система охранная телевизионная	Стадия	Лист	Листов
Разраб.		*					Р	19	
						План подвального этажа. Схема прокладки кабельных трасс	000 "★"		
И. Контр.		*							