


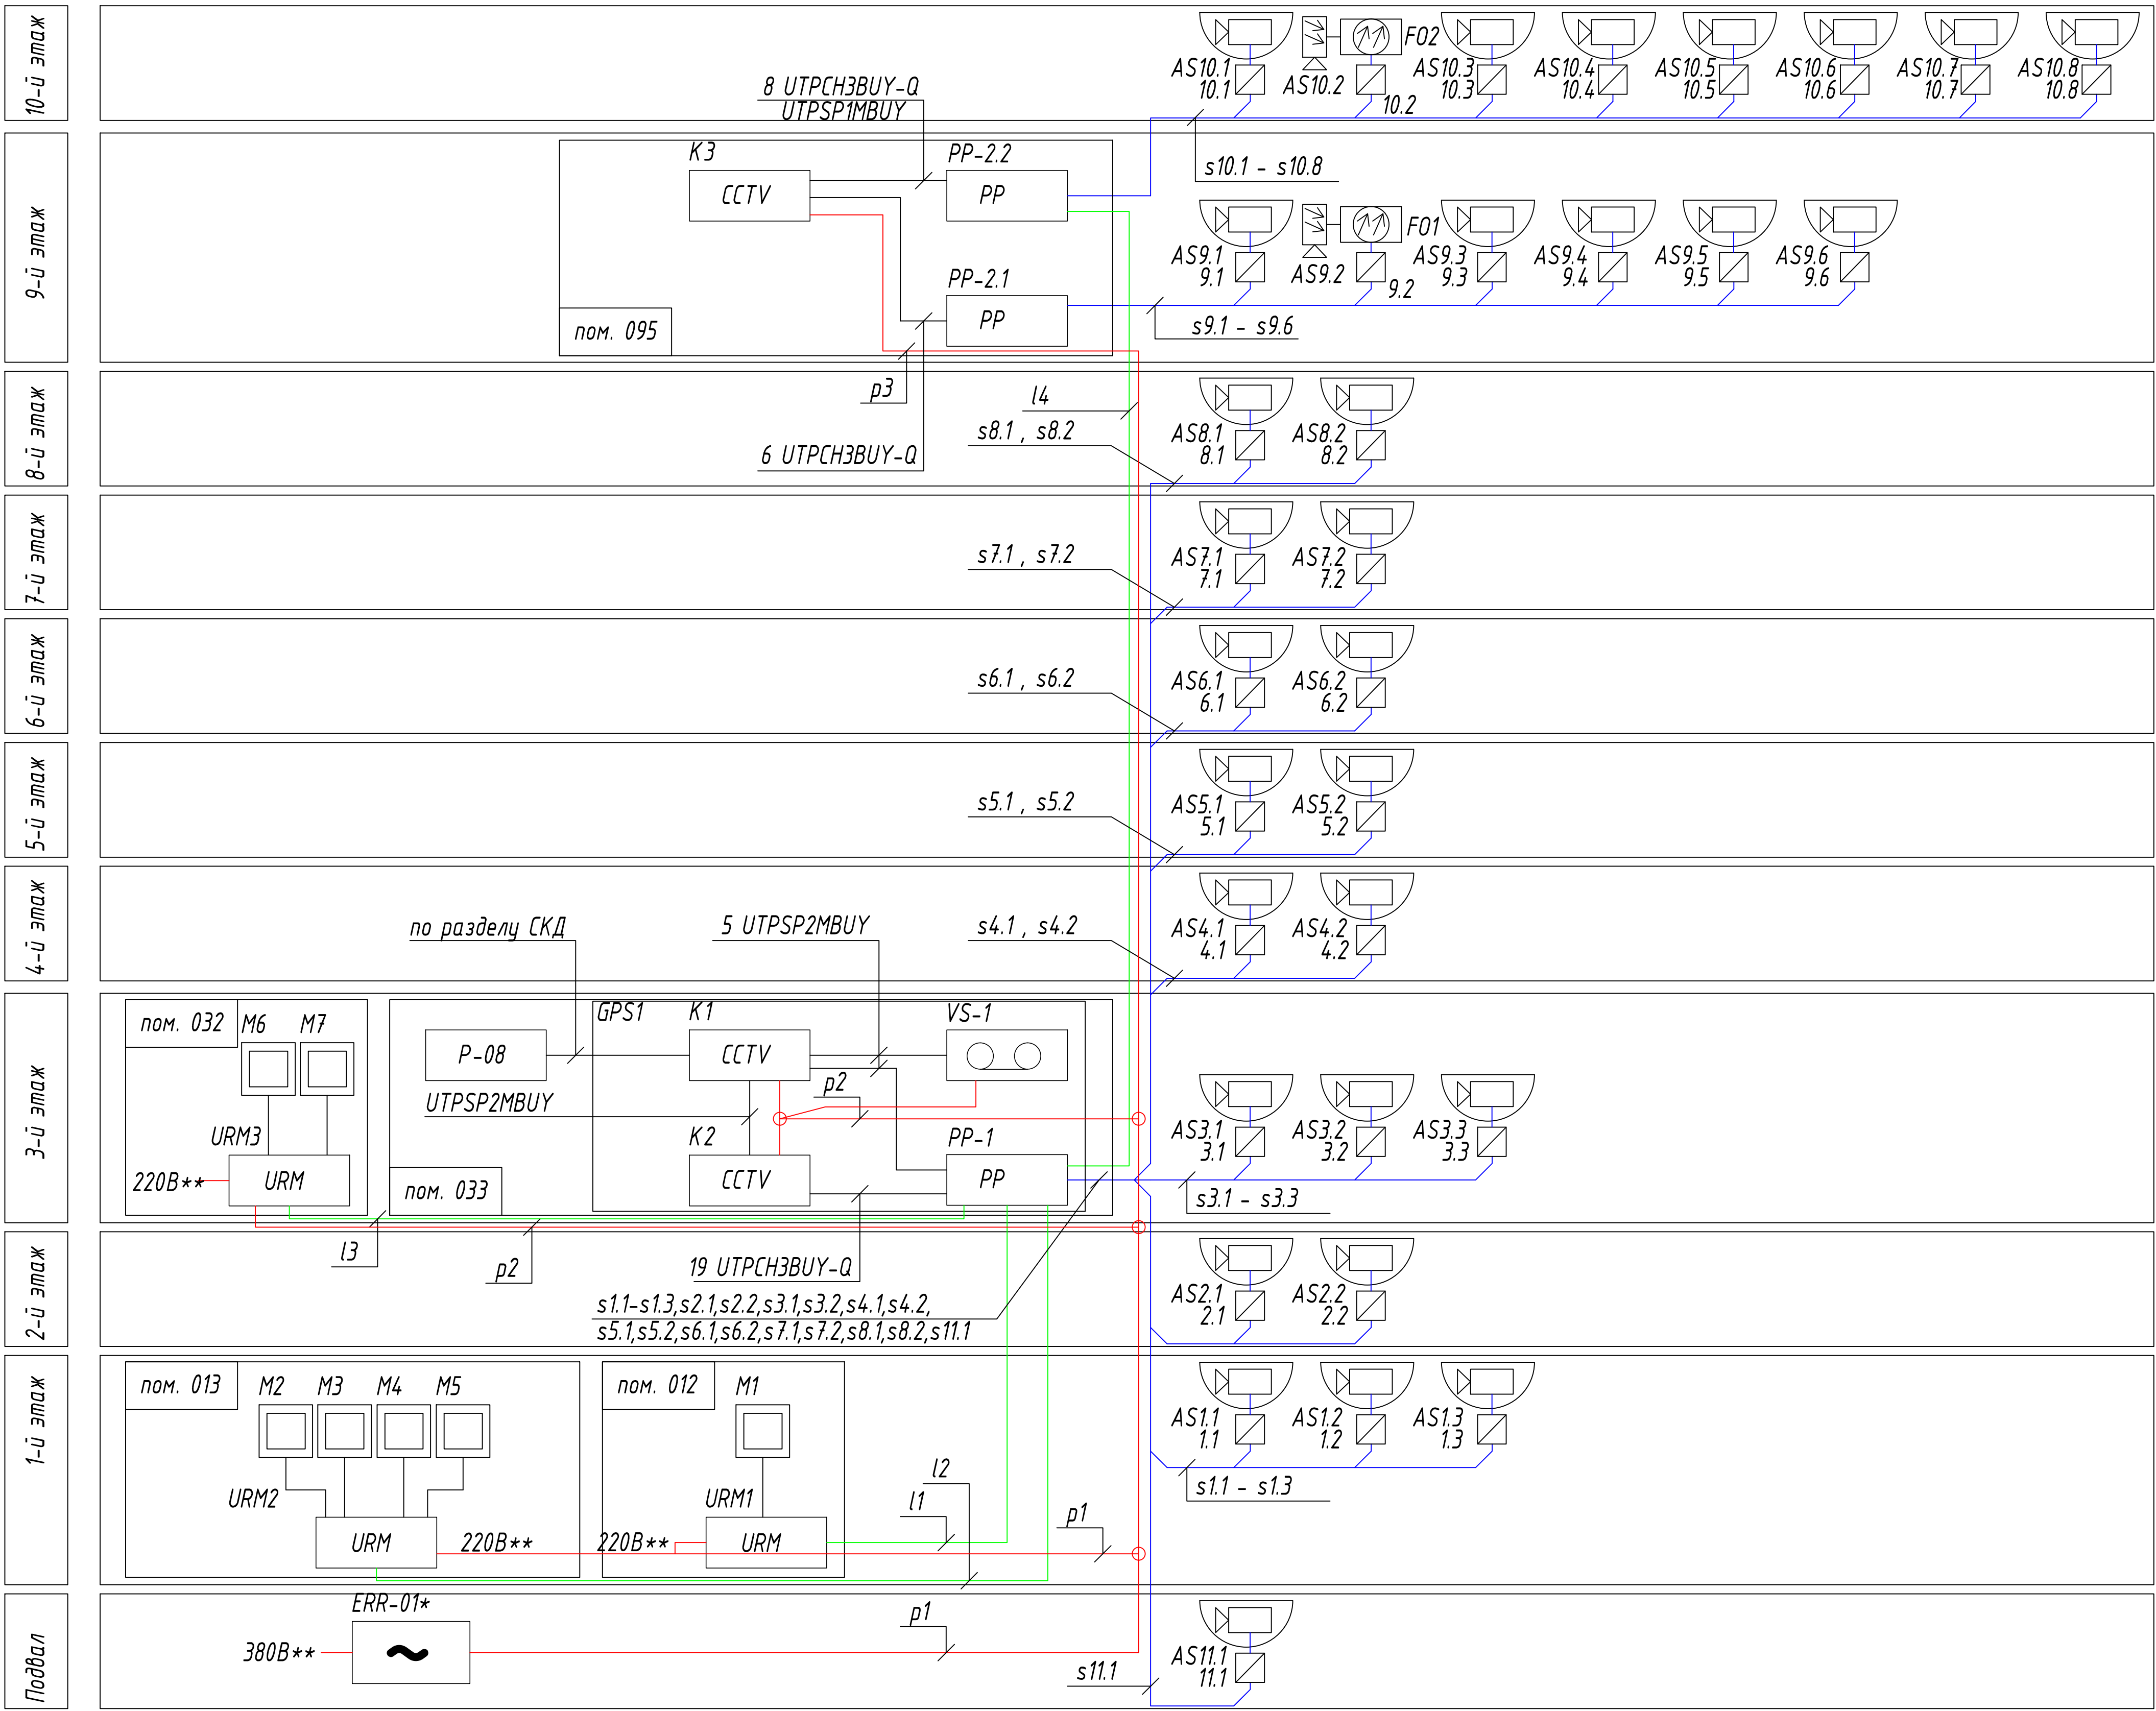


Позиция	Обозначение	Наименование	Кол-во
K1	Cisco SG300-20	20-портовый управляемый коммутатор	1
K2, K3	Cisco SF220-24P	24х портовый управляемый коммутатор с поддержкой PoE	2
VS-1	VIDEOMAX-IP-Int(SPR1.FTD1)-b-33-16000-19"-Pro-ID4	Цифровой видеосервер	1
ERR-01*	APC Smart-UPS VT 20kVA	Источник бесперебойного Питания	1
УРМ1	СБ ПЗВМ VIDEOMAX-URM-Int(U1)-1M-ID1	Удалённое рабочее место мониторинга для СКУД	1
УРМ2	СБ ПЗВМ VIDEOMAX-URM-Int(U1)-4M-ID2	Удалённое рабочее место мониторинга	1
УРМ3	СБ ПЗВМ VIDEOMAX-URM-Int(K1)-2M-ID2	Удалённое рабочее место администратора	1
M1 - M7	AOC E2460PHU	Монитор, 24", 16:9, 250кд/м2, 1000:1, 2 мс	7
PP-1	CPPL48WBL	Патч-панель с маркерами на 48 портов	1
PP-2, PP-3	CWPP12WBL	Патч-панель с маркерами на 12 портов	2
GPS1*		Шкаф телекоммуникационный 19"	1

Примечания
1 Немаркированные кабели - штатные жгуты аппаратуры или патч-корды.
2 * - обеспечивает Заказчик.
3 ** - по разделу ЭОМ.

							Шифр проекта		
							Научно-исследовательский институт *Адрес объекта*		
Изм.	Кол-во	Лист	И. Док.	Подпись	Дата		Система охранная телевизионная	Страница	Лист
Разраб.	*							Р	3
							Схема структурная общая	000 "★"	
И. Контр.	*								


от K2 (см. лист 5)
от VS-1 (см. лист 3)
от P-08 (см. лист 3)
от PP-1, порт 20 (см. лист 5)
от PP-1, порт 21 (см. лист 5)
от PP-1, порт 22 (см. лист 5)
от PP-1, порт 23 (см. лист 5)

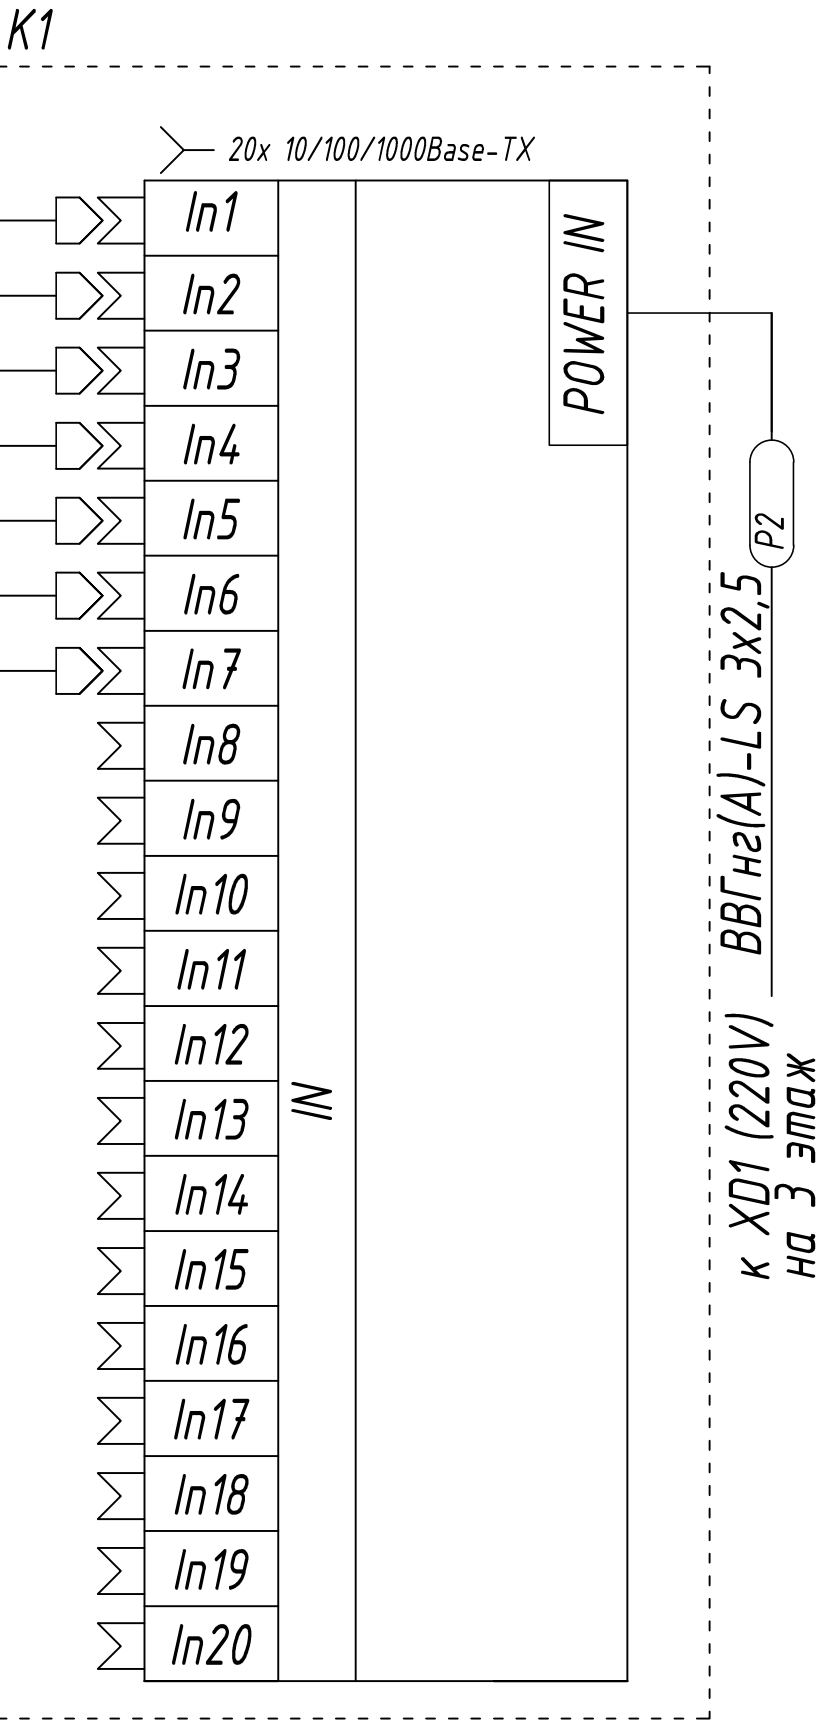

Примечания

- 1 Немаркированные кабели - штатные жгуты аппаратуры и патч-корды.
2 Рассматривать с листом 3.

						Шифр проекта			
						Научно-исследовательский институт			
						Адрес объекта			
Изм.	Кол.уч.	Лист	И Док.	Подпись	Дата	Система охранная телевизионная	Стадия	Лист	Листов
Разраб.		*					Р	4	
Н. Контр.		*				Схема сети СОТ. Узел 1.	000 "★"		

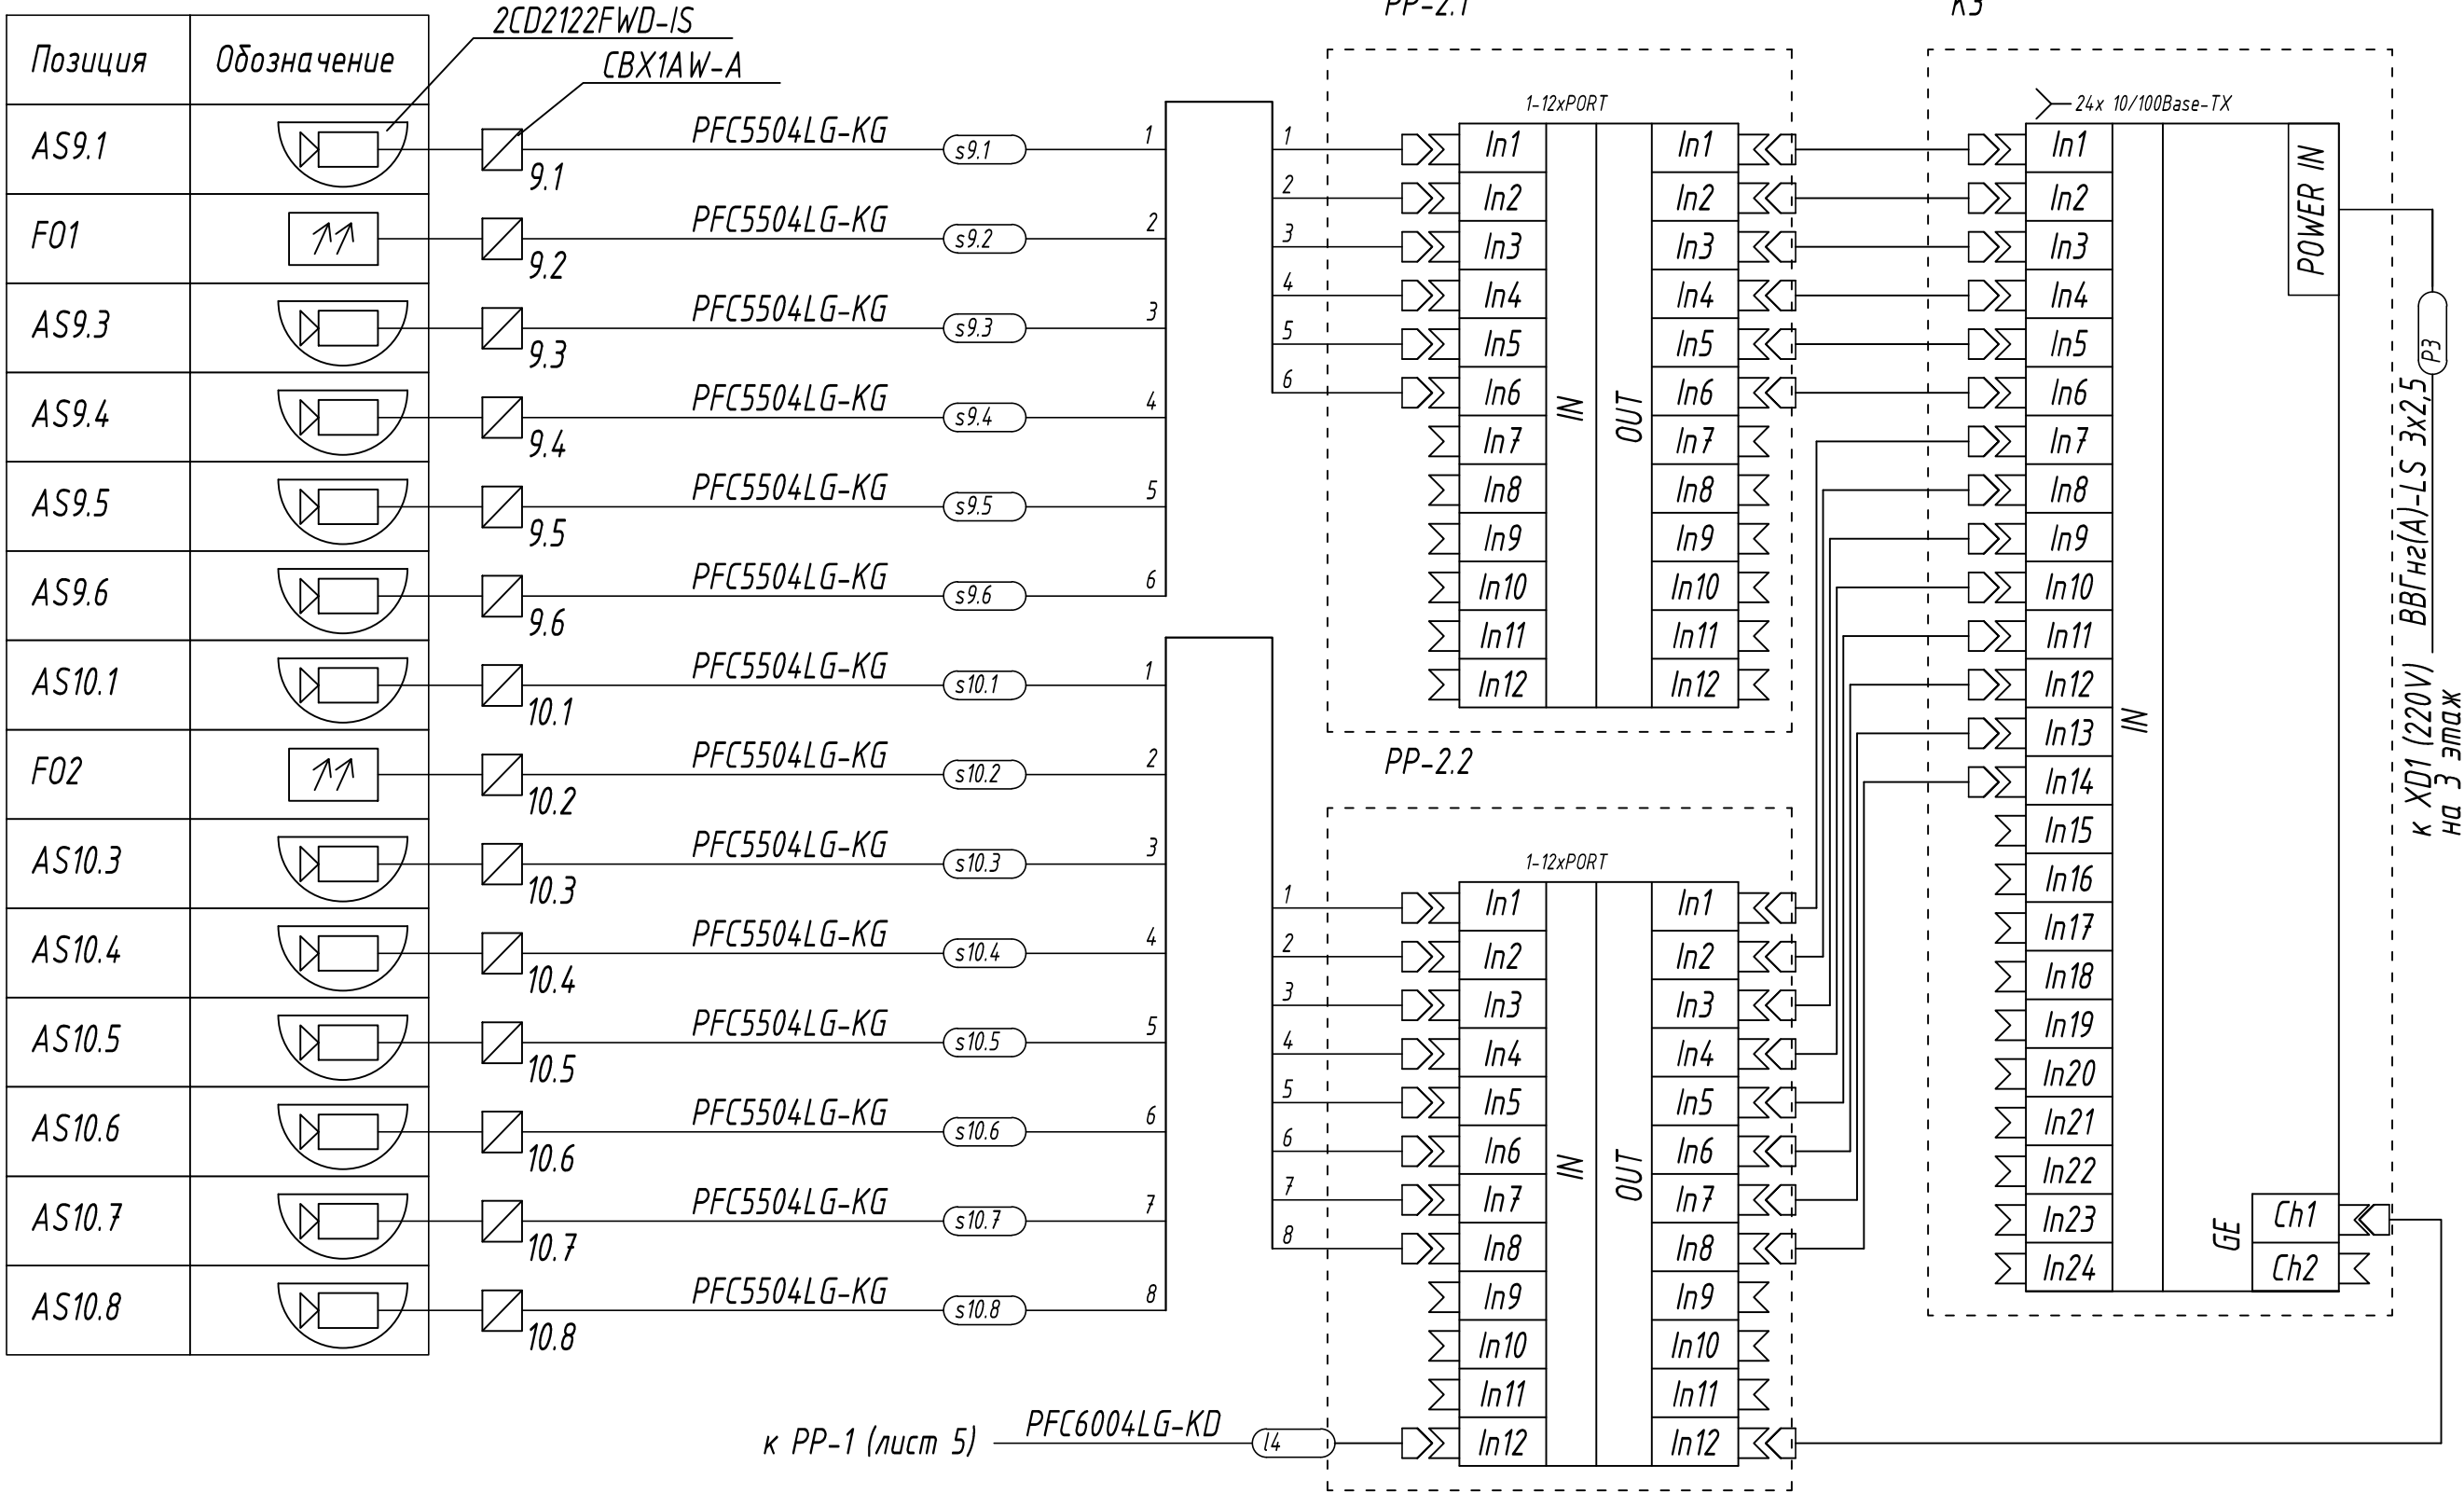


Примечания

- 1 Немаркированные кабели - штатные жгуты аппаратуры и патч-корды.
2 Рассматривать с листом 3.

						Шифр проекта		
						Научно-исследовательский институт		
						Адрес объекта		
Изм.	Кол.уч.	Лист	И Док.	Подпись	Дата	Система охранная телевизионная	Стадия	Лист
Разраб.		*					Р	6
						Схема сети СОТ. Узел 3.	000 "★"	
Н. Контр.		*						

План Подвала

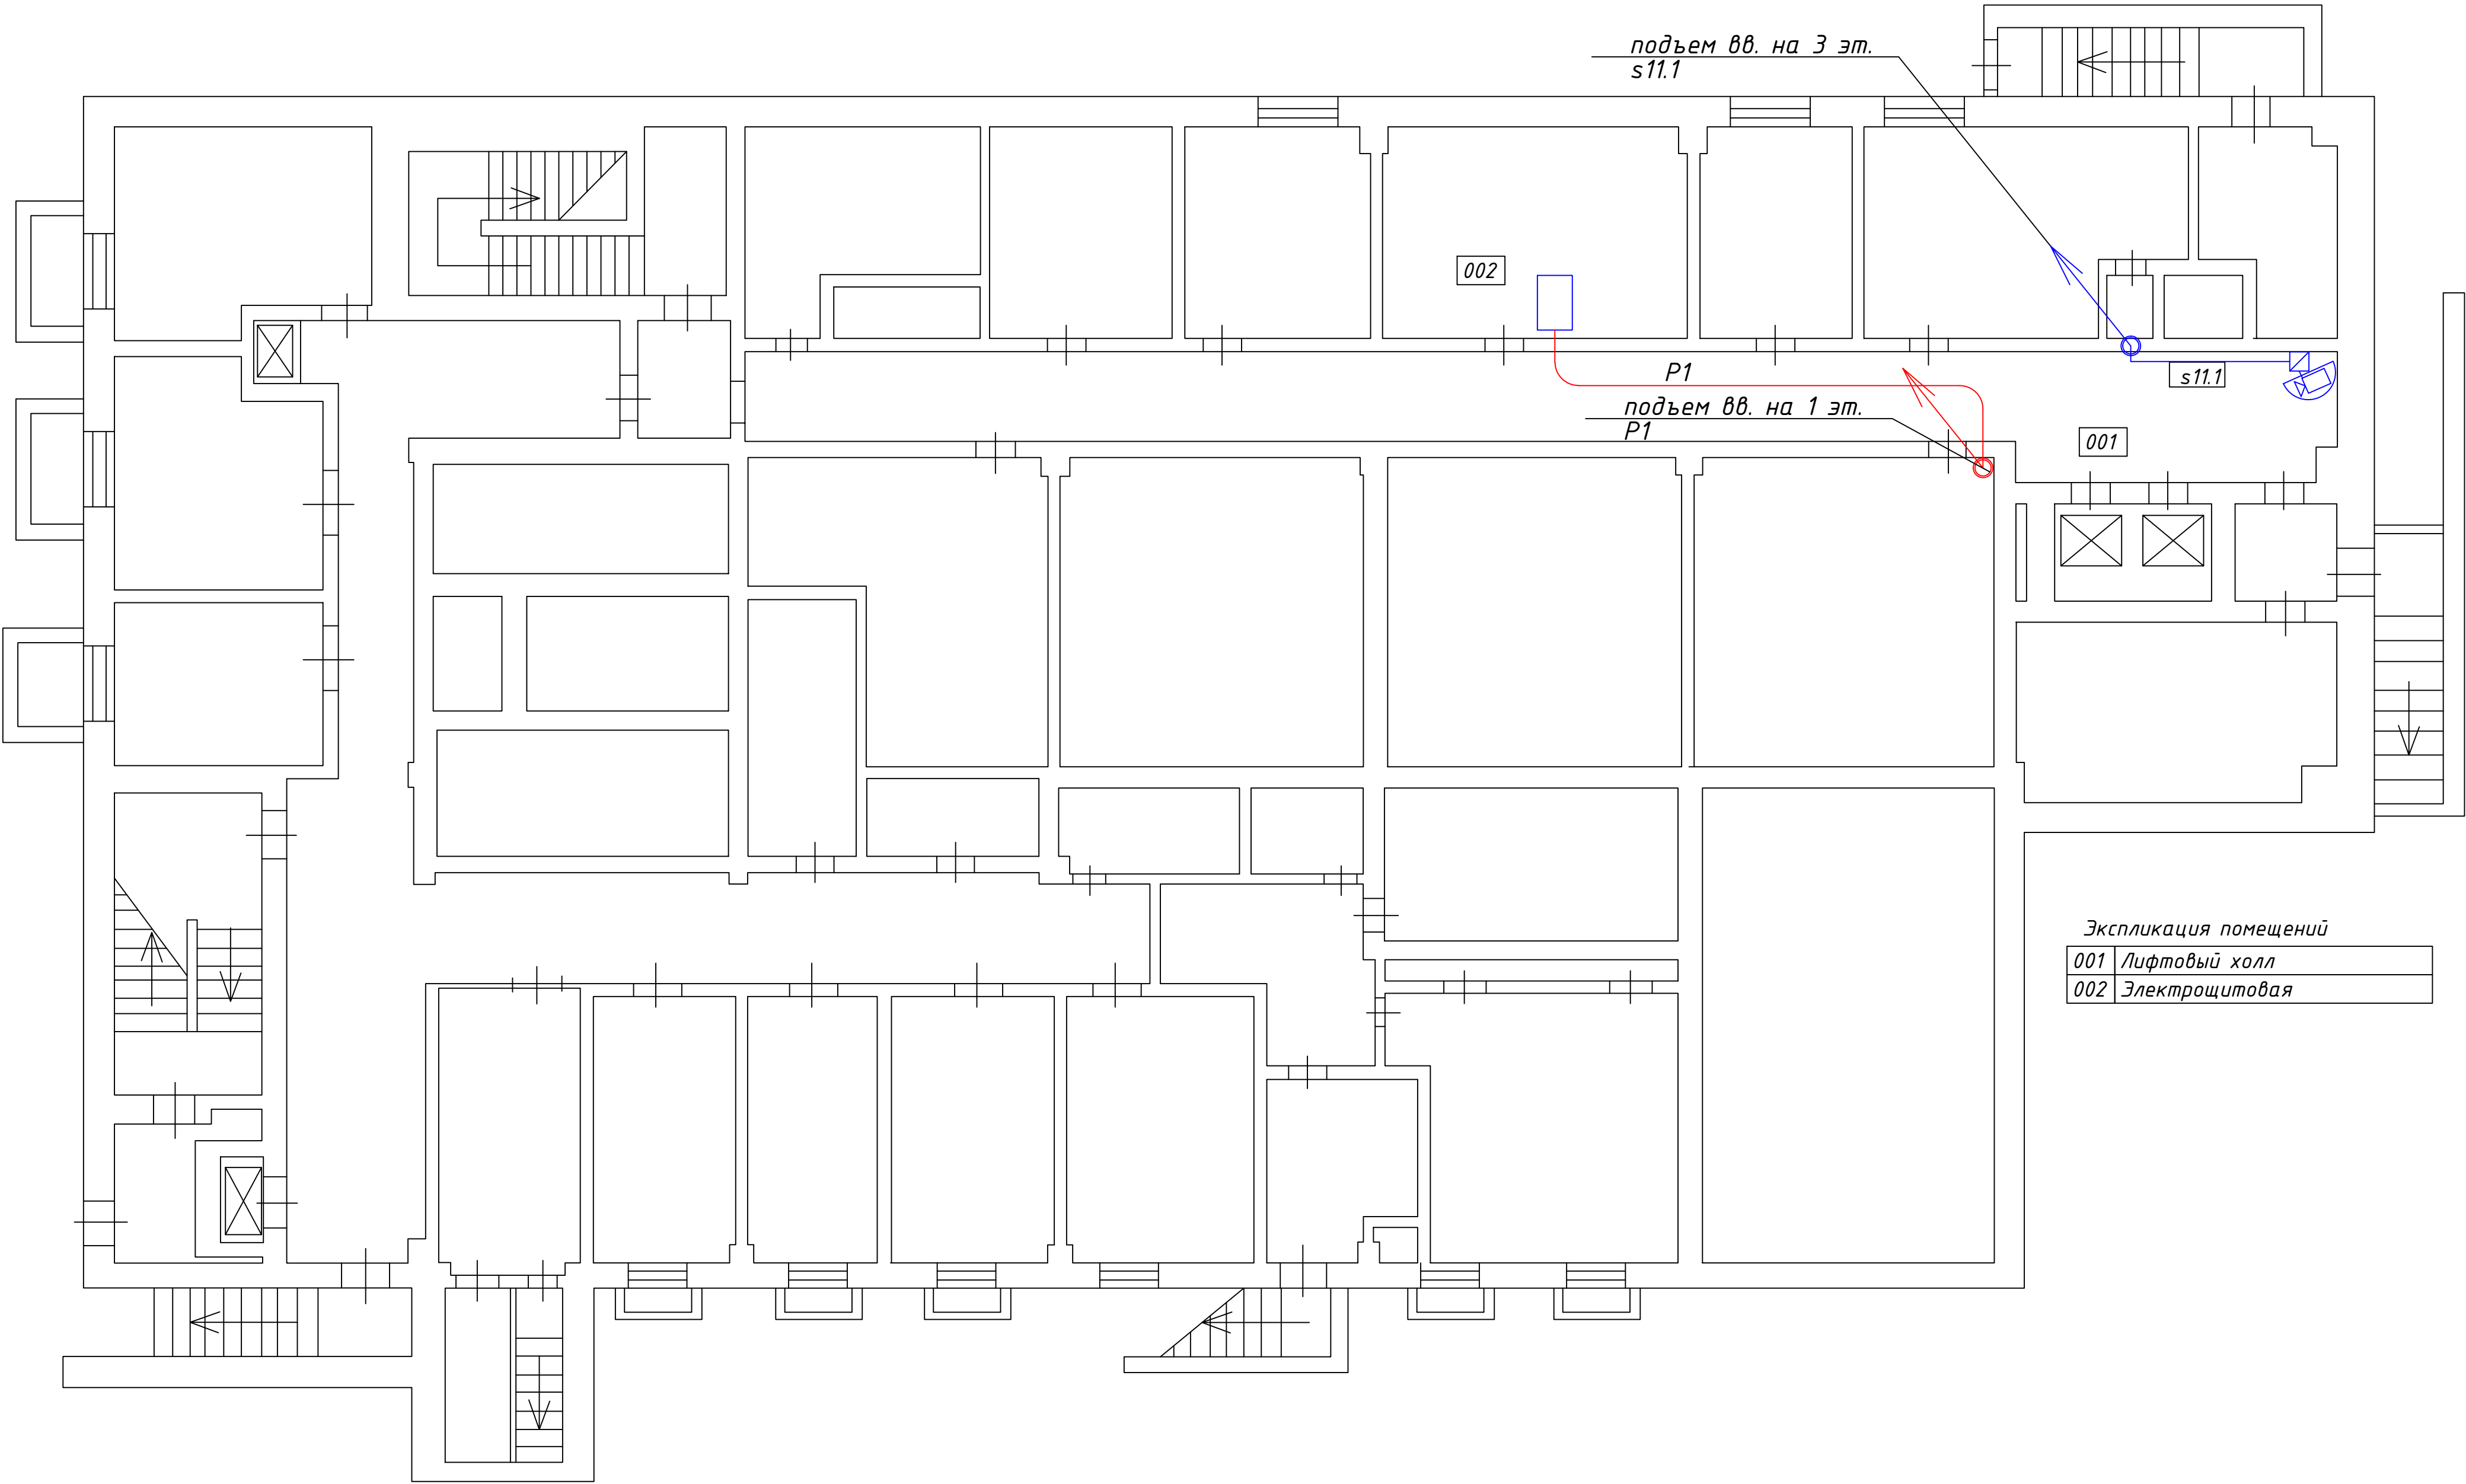


Экспликация помещений

001	Лифтовый холл
002	Электрощитовая


						Шифр проекта			
						Научно-исследовательский институт *Адрес объекта*			
Изм.	Кол.уч.	Лист	N Док.	Подпись	Дата				
Разраб.		*				Система охранная телевизионная	Стадия	Лист	Листов
							Р	11	
						План размещения оборудования. План подвала.	000 "★"		
Н. Контр.		*							

План 1 этажа

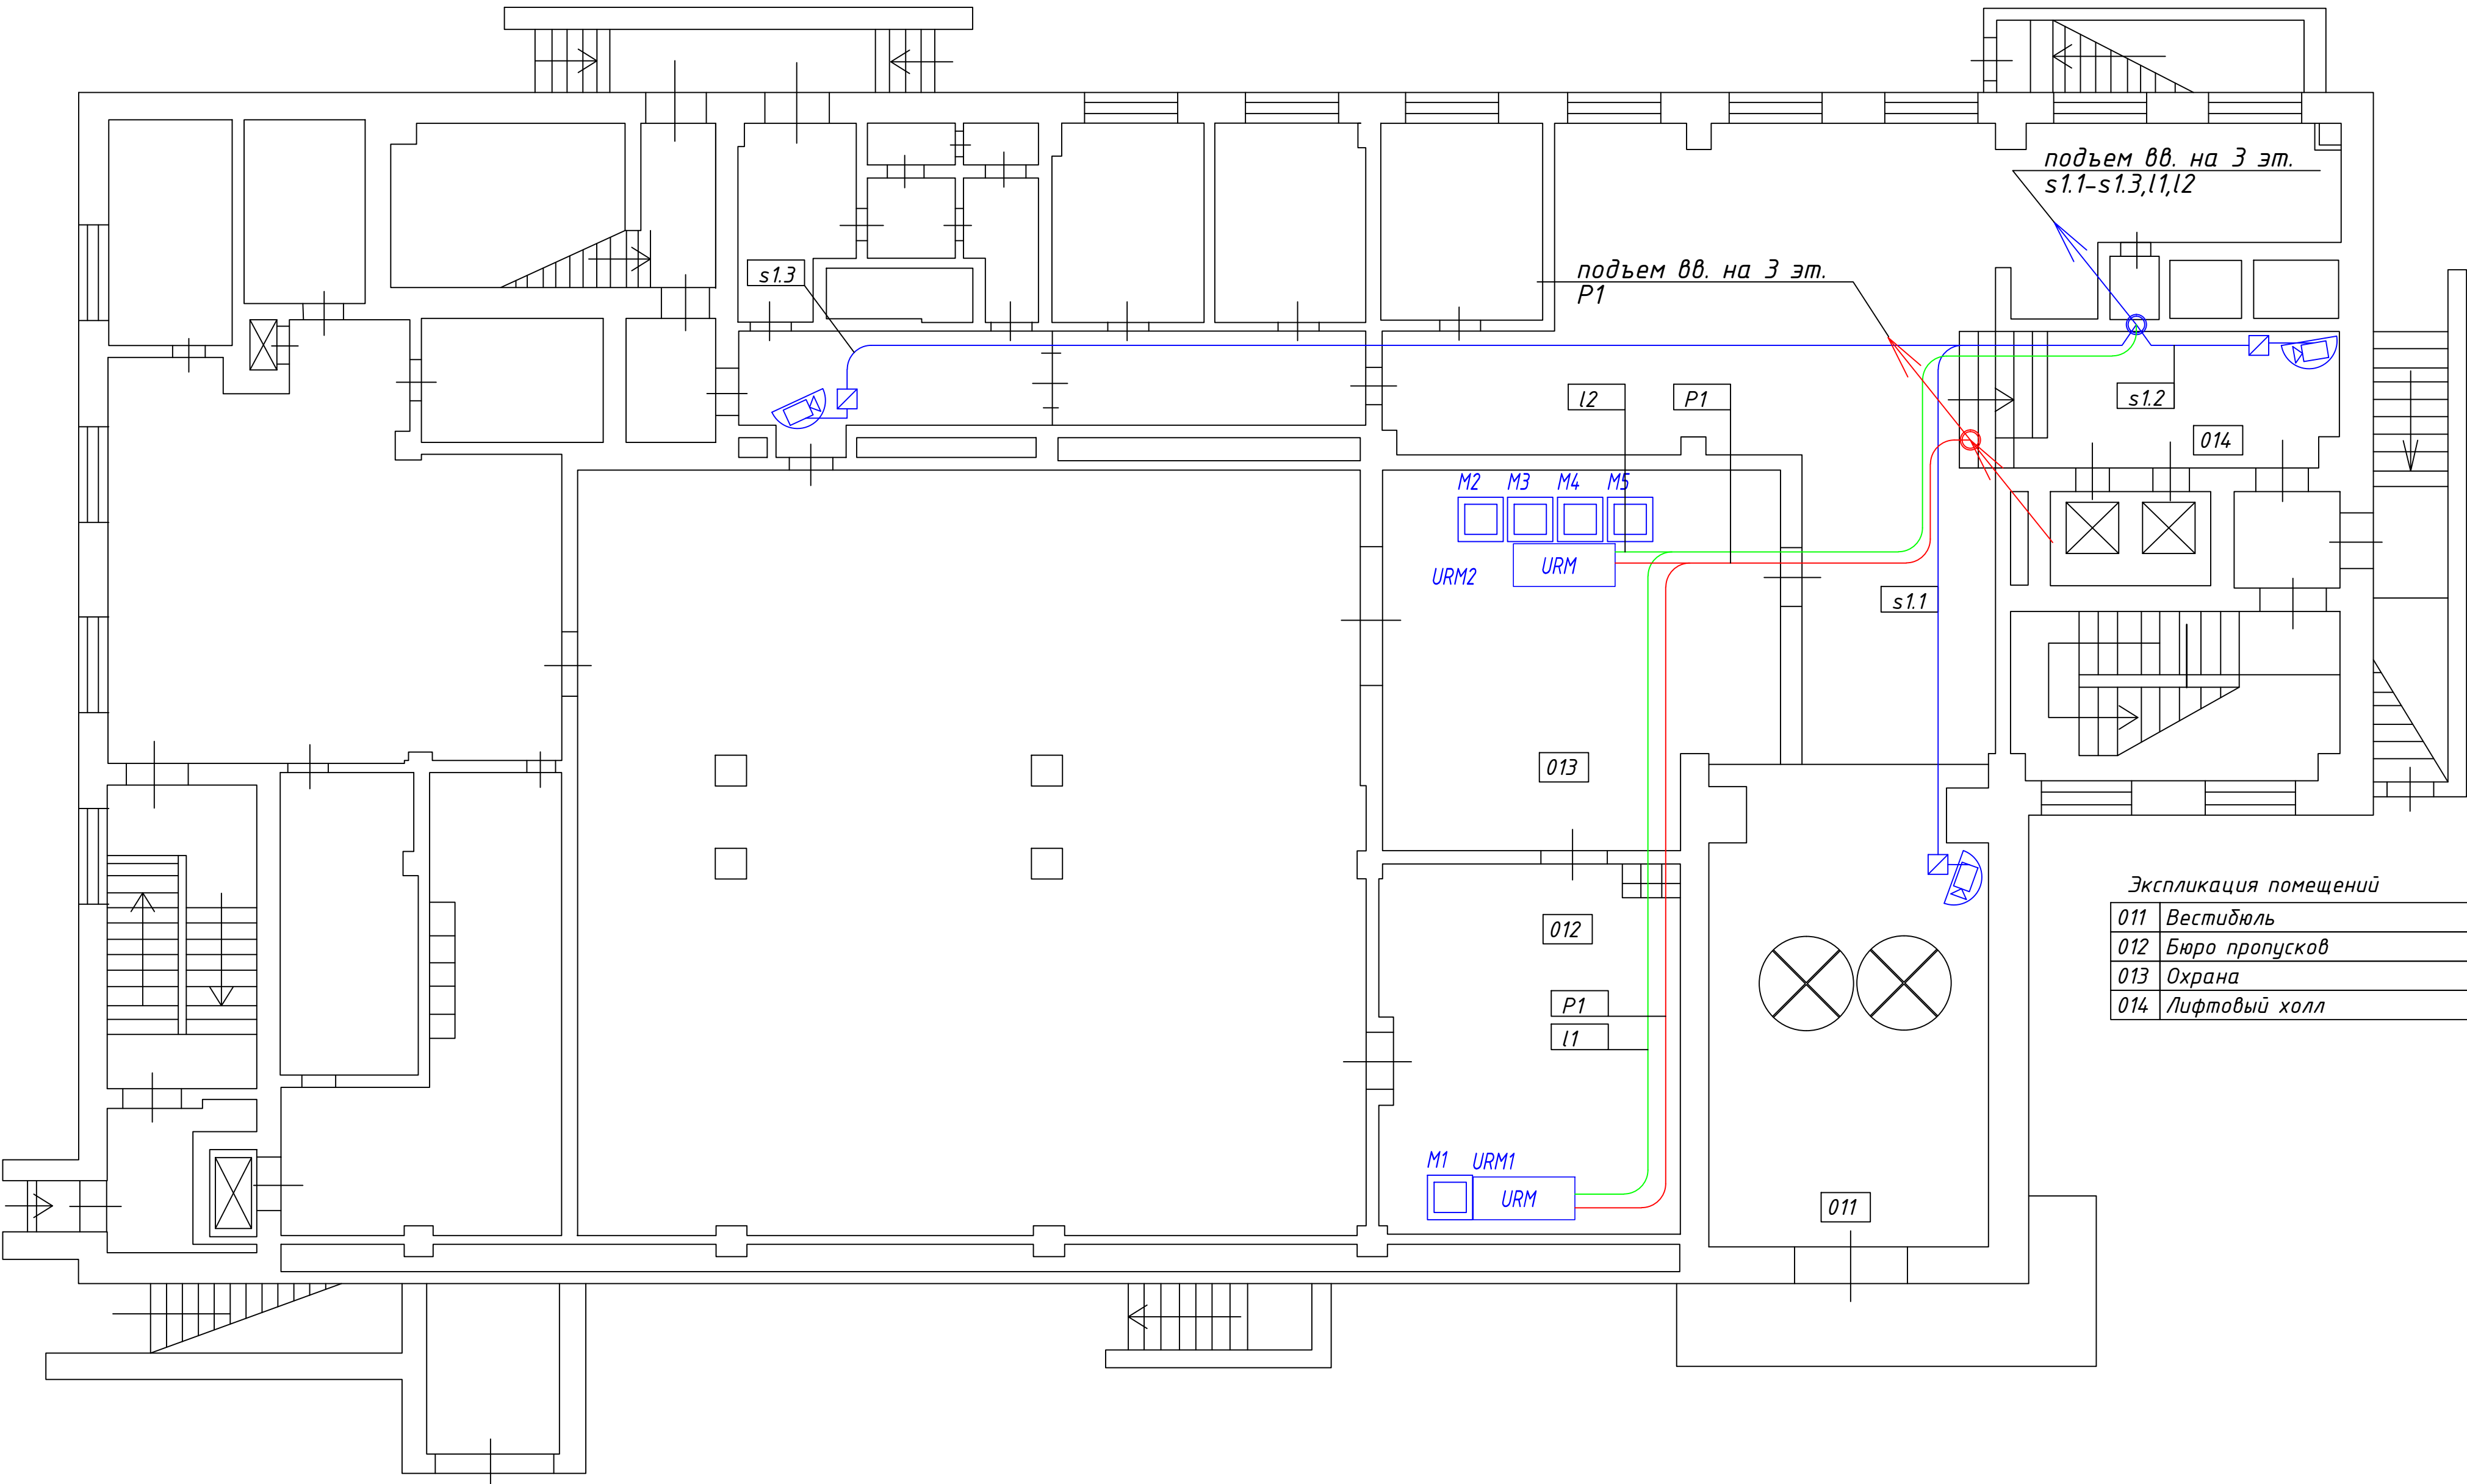


							Шифр проекта			
							Научно-исследовательский институт			
							Адрес объекта			
Изм.	Колуч.	Лист	И Док.	Подпись	Дата		Система охранная телевизионная	Стадия	Лист	Листов
Разраб.		*						Р	12	
							План размещения оборудования. 1 этаж.	000 "★"		
Н. Контр.		*								

План 2 этажа

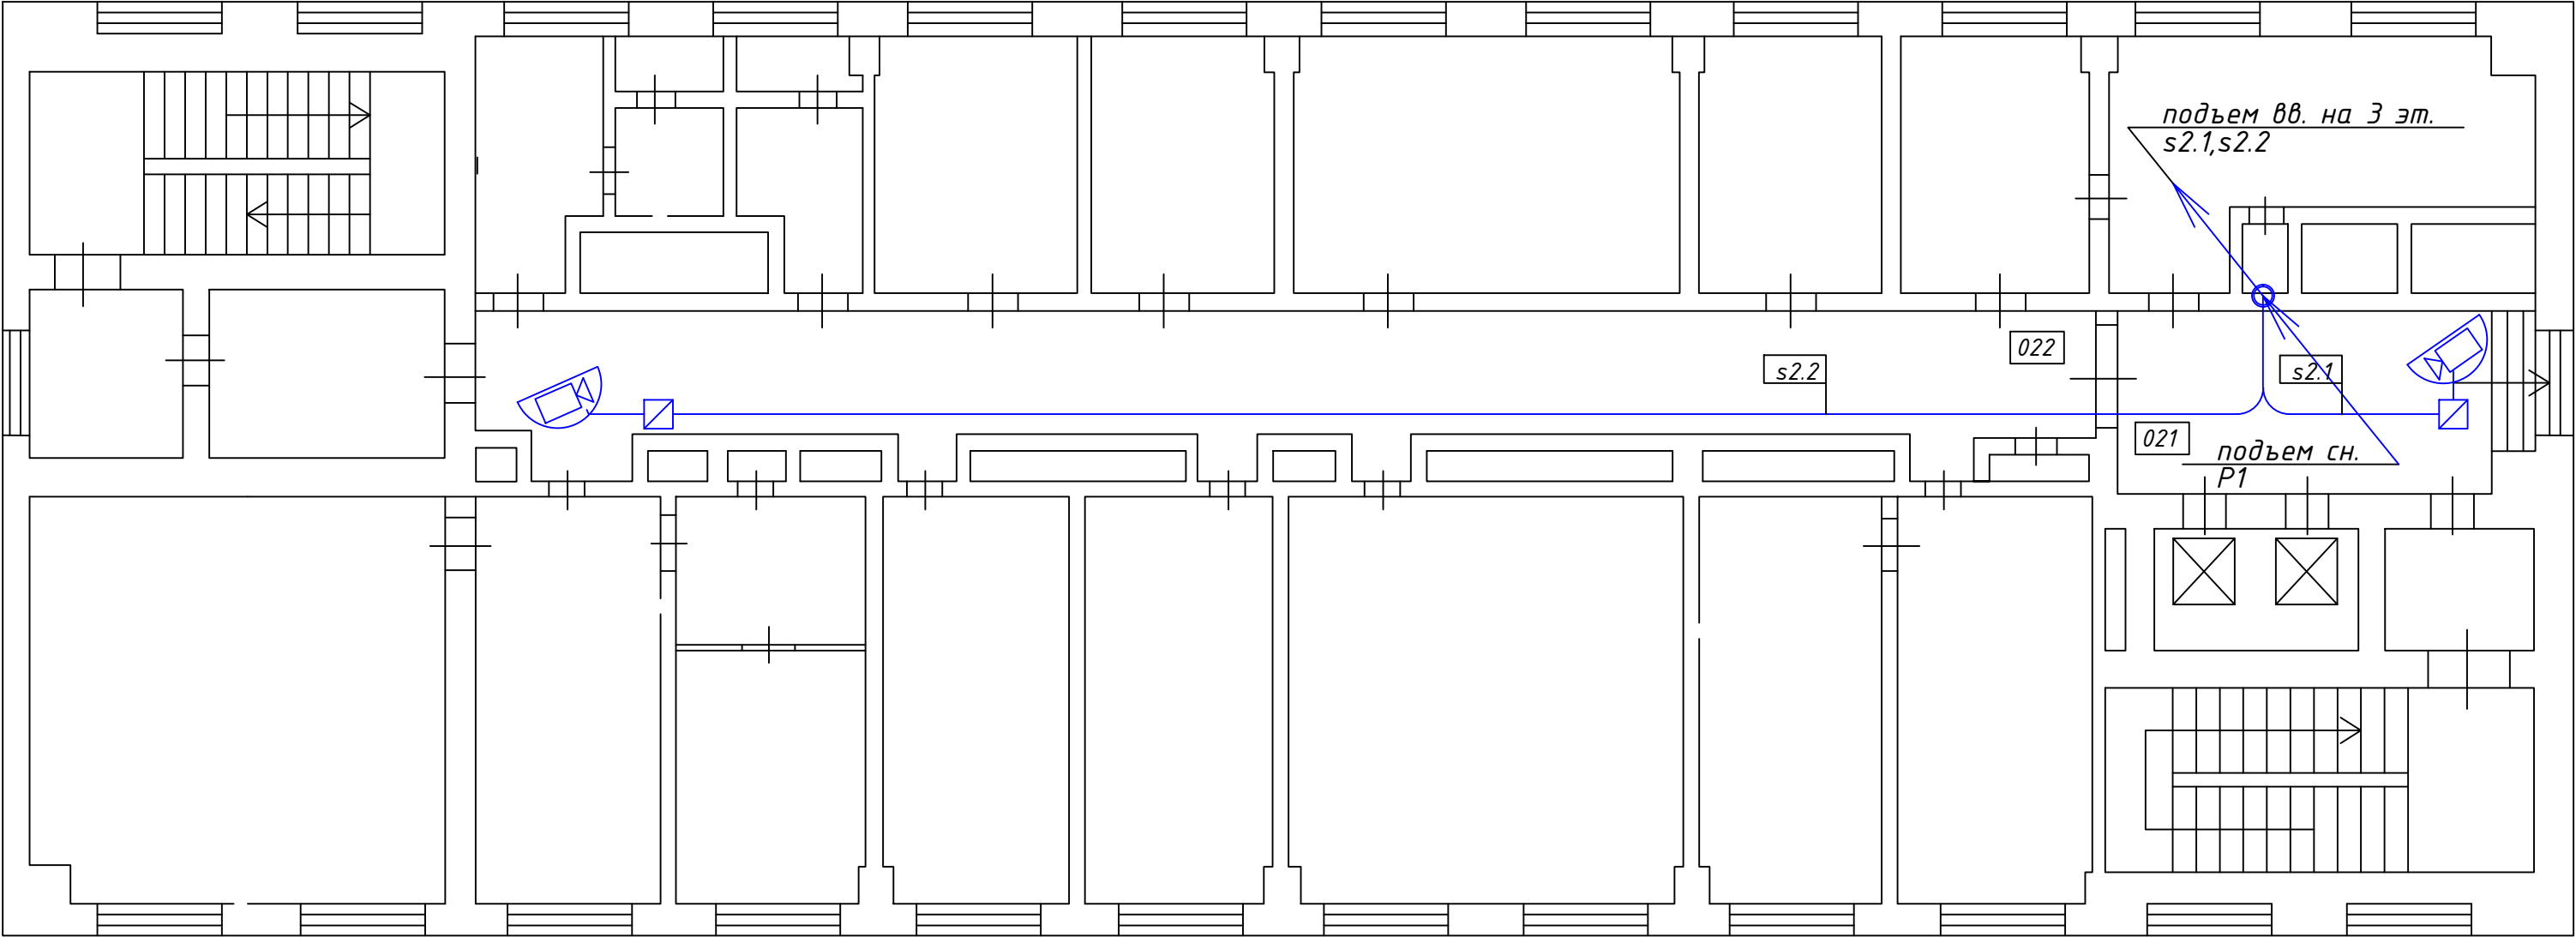

Экспликация помещений	
021	Лифтовый холл


План 3 этажа

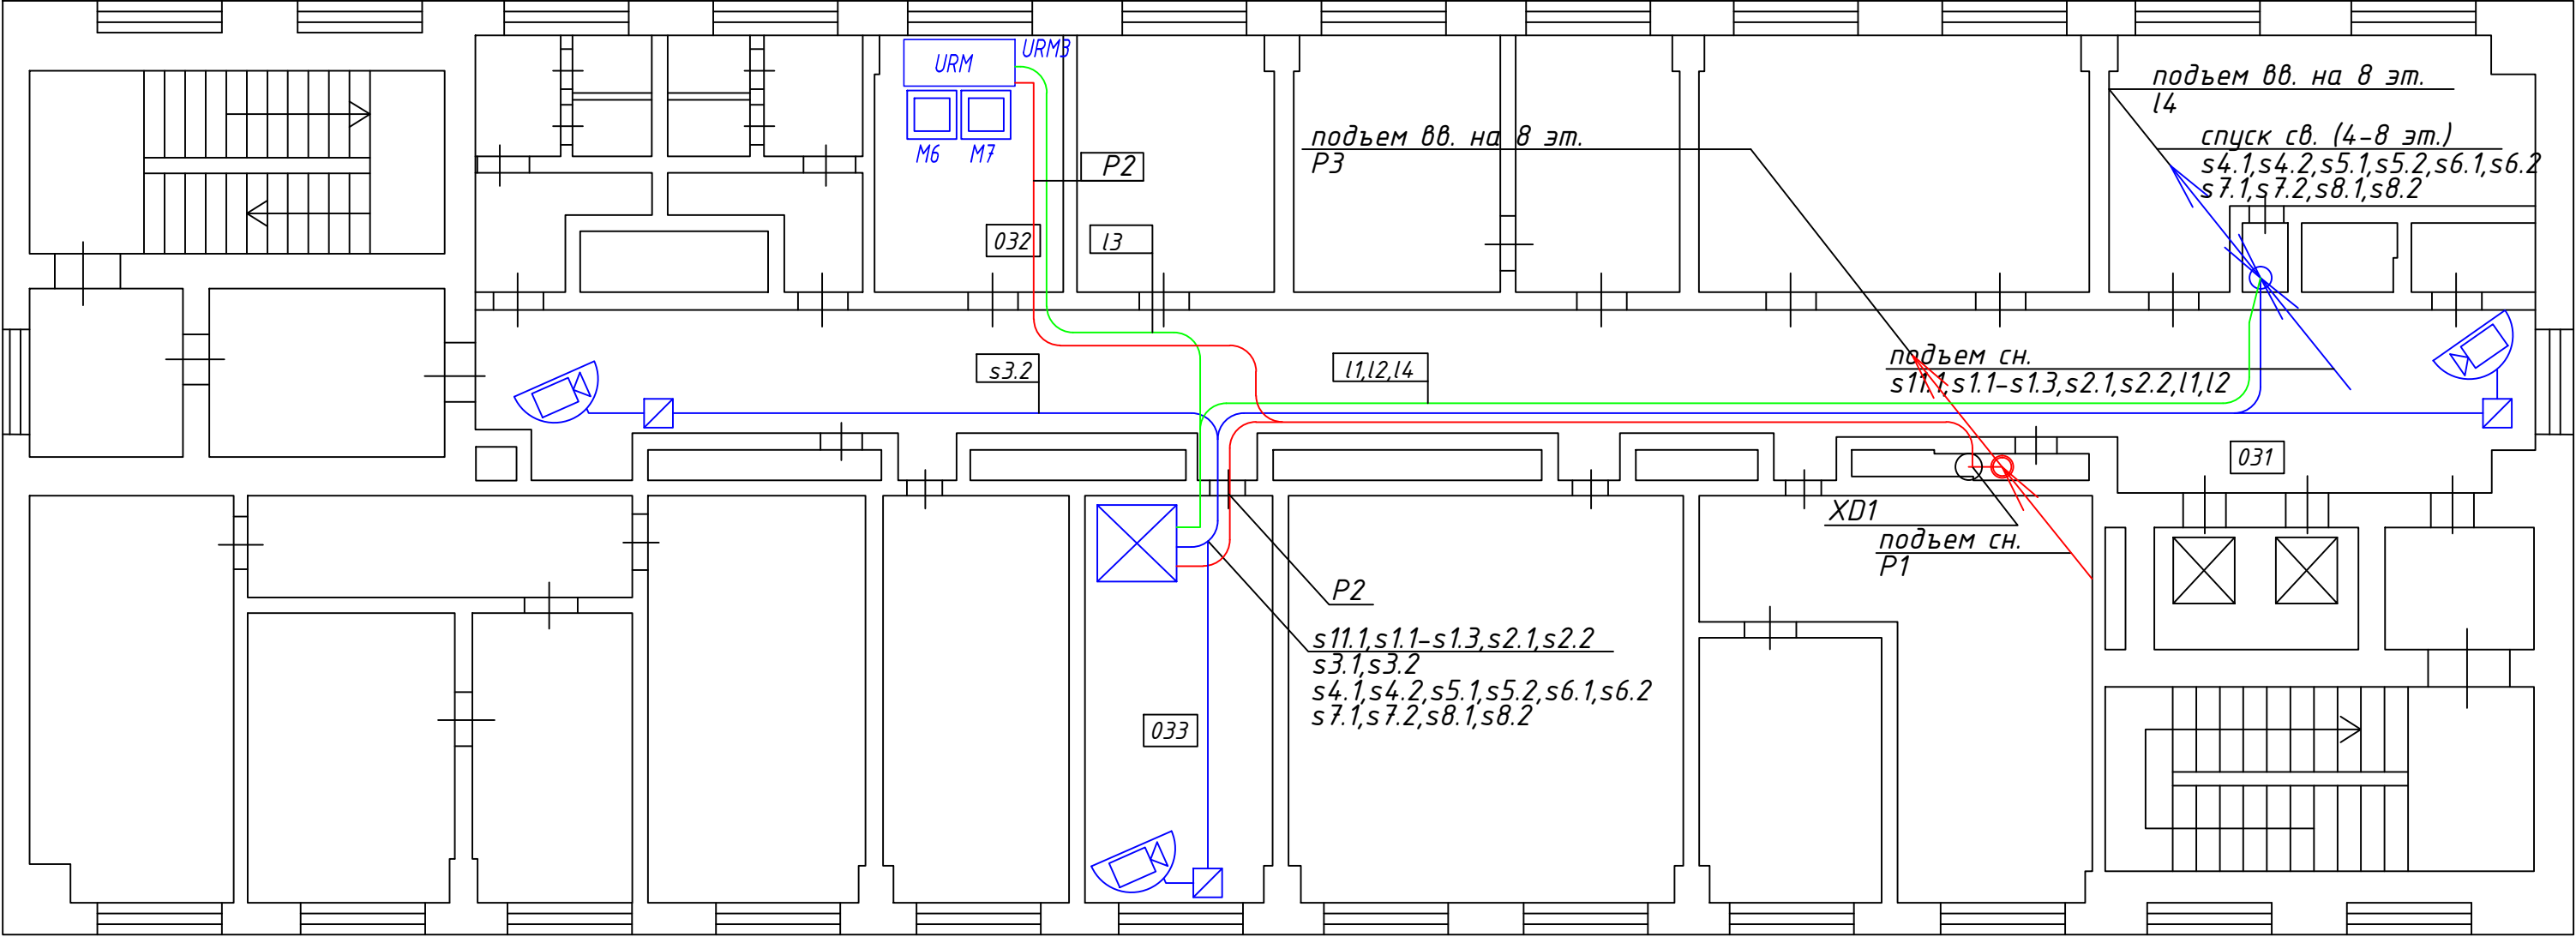

Экспликация помещений	
031	Лифтовый холл
032	Начальник охраны
033	Серверная


						Шифр проекта			
						Научно-исследовательский институт *Адрес объекта*			
Изм.	Кол.уч.	Лист	И Док.	Подпись	Дата	Система охранная телевизионная	Стадия	Лист	Листов
Разраб.	*						Р	13	
И. Контр.	*					План размещения оборудования. Планы 2 и 3 этажей.	000 "★"		

План 4 этажа

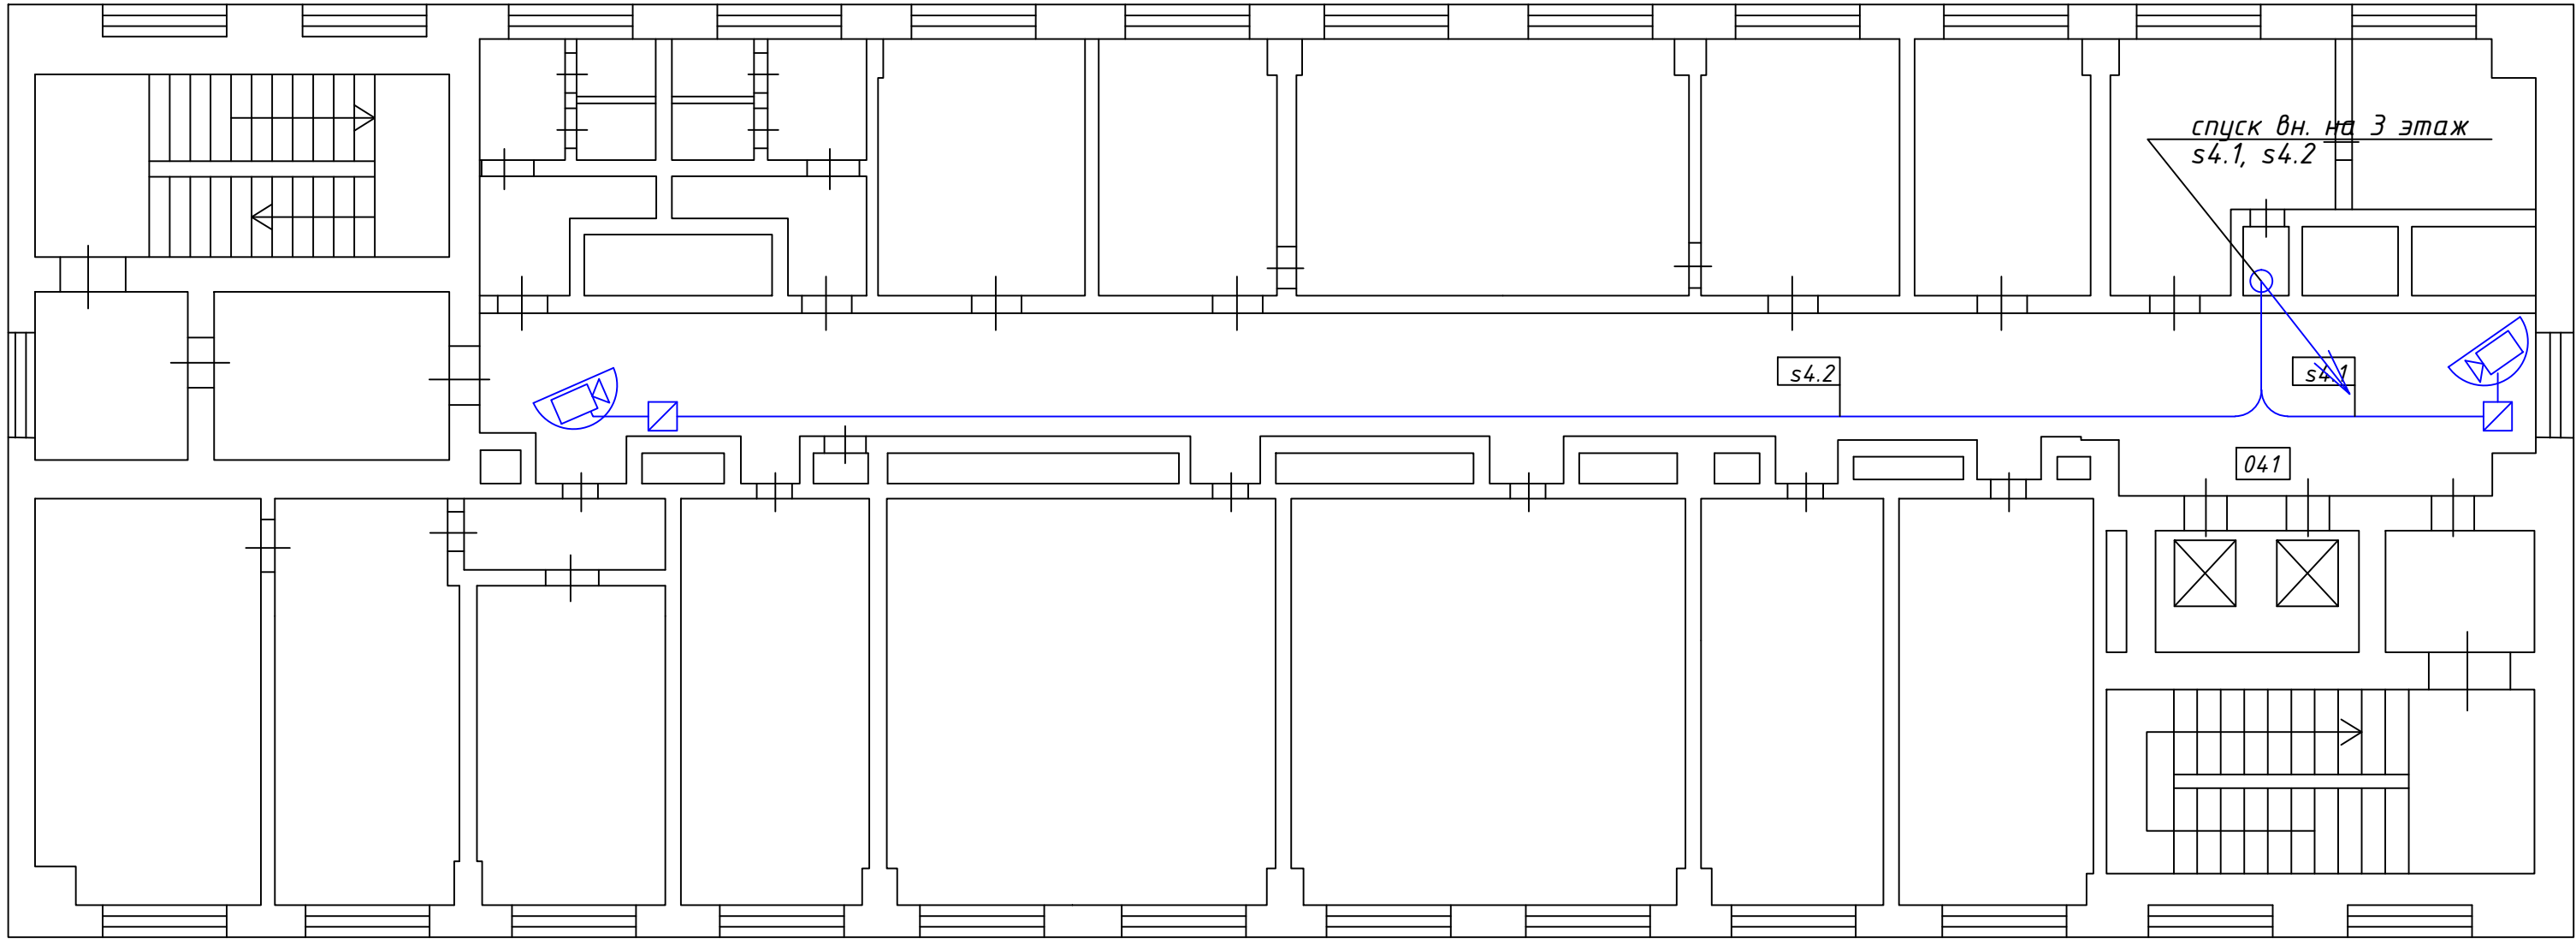

Экспликация помещений
041 Лифтовый холл


План 5 этажа

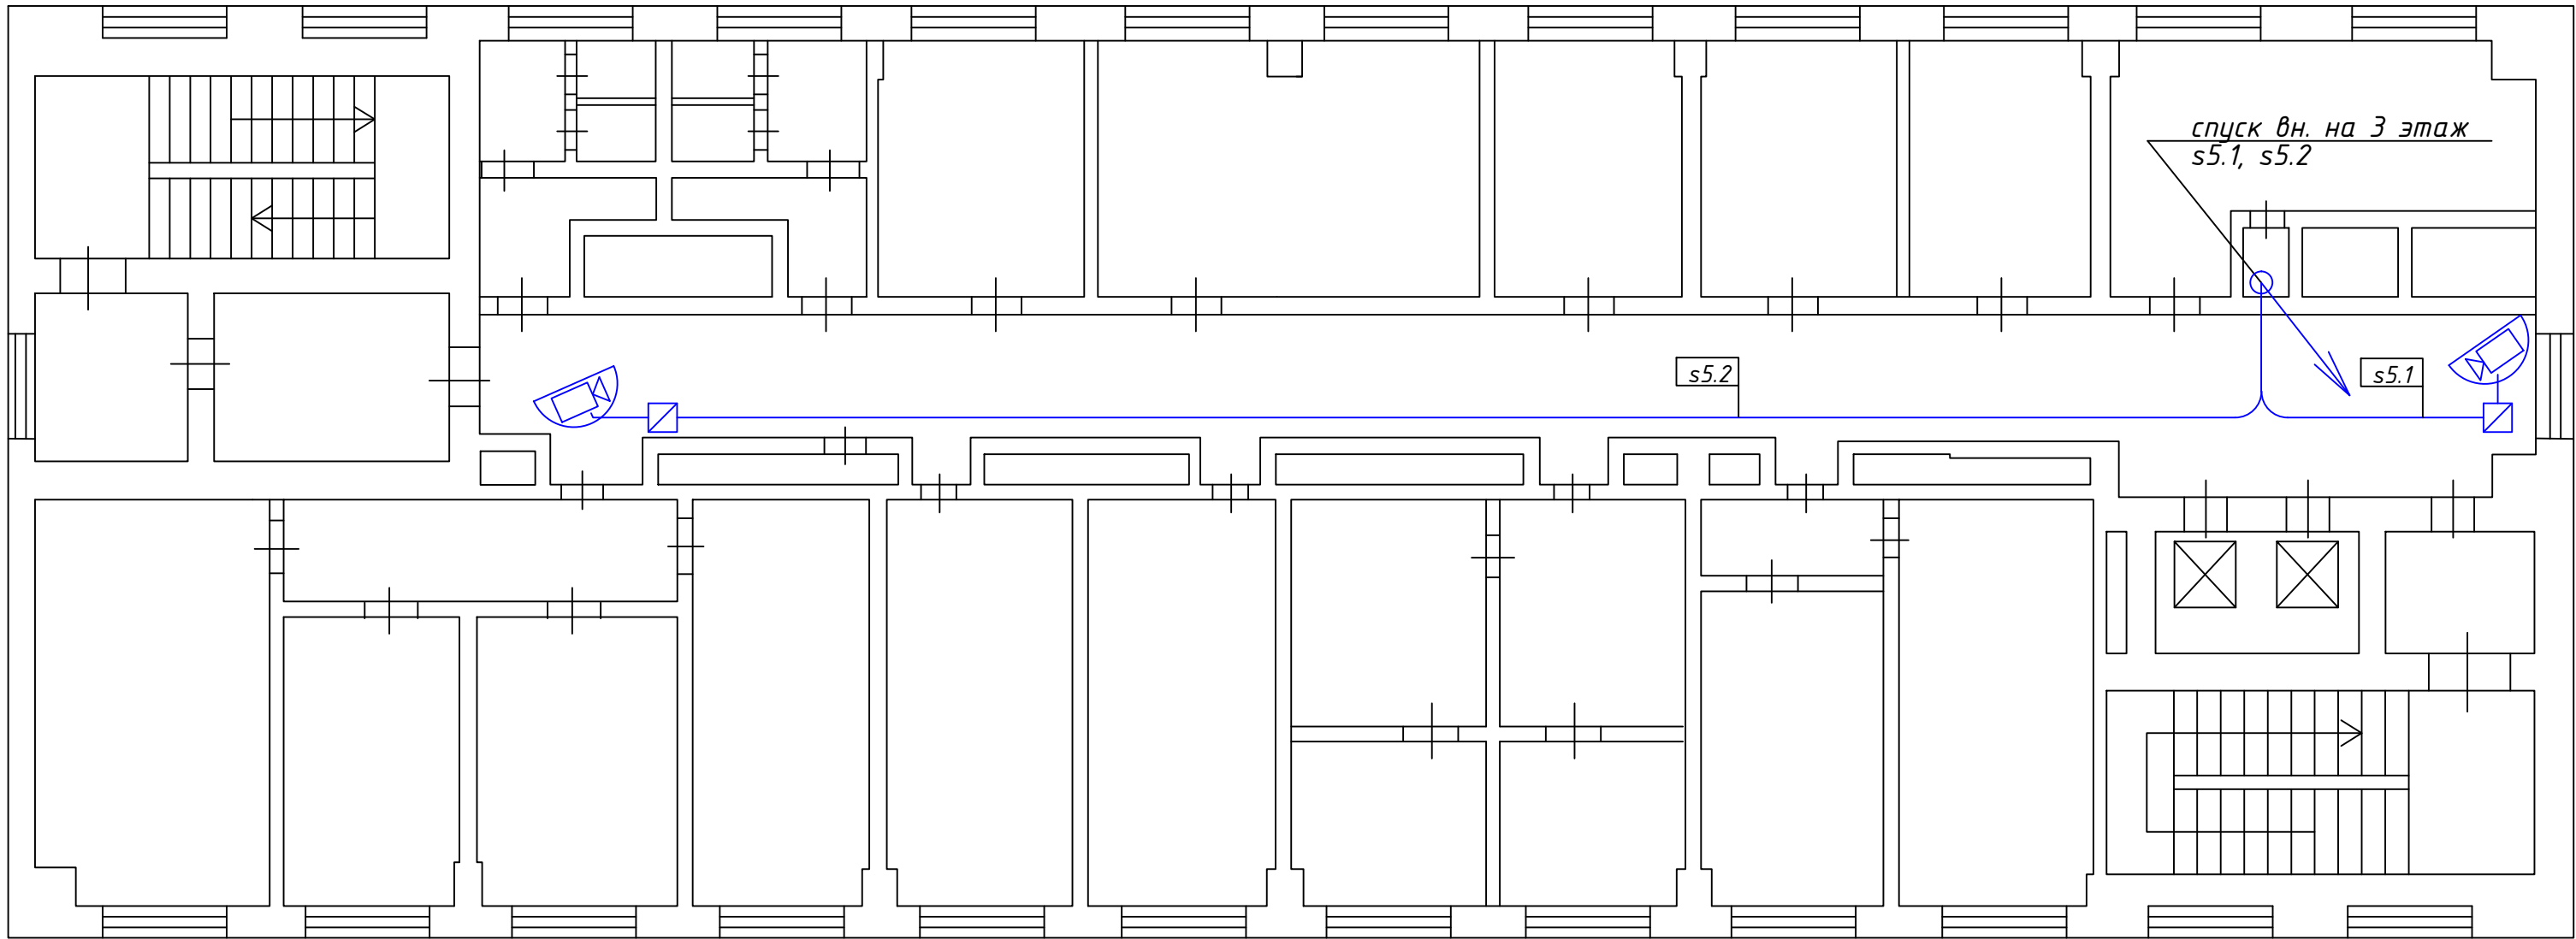

Экспликация помещений
051 Лифтовый холл


						Шифр проекта			
						Научно-исследовательский институт *Адрес объекта*			
Изм.	Кол.уч.	Лист	N Док.	Подпись	Дата	Система охранная телевизионная	Стадия	Лист	Листов
Разраб.	*						Р	14	
Н. Контр.	*					План размещения оборудования. Планы 4 и 5 этажей.	000 "★"		

План 6 этажа

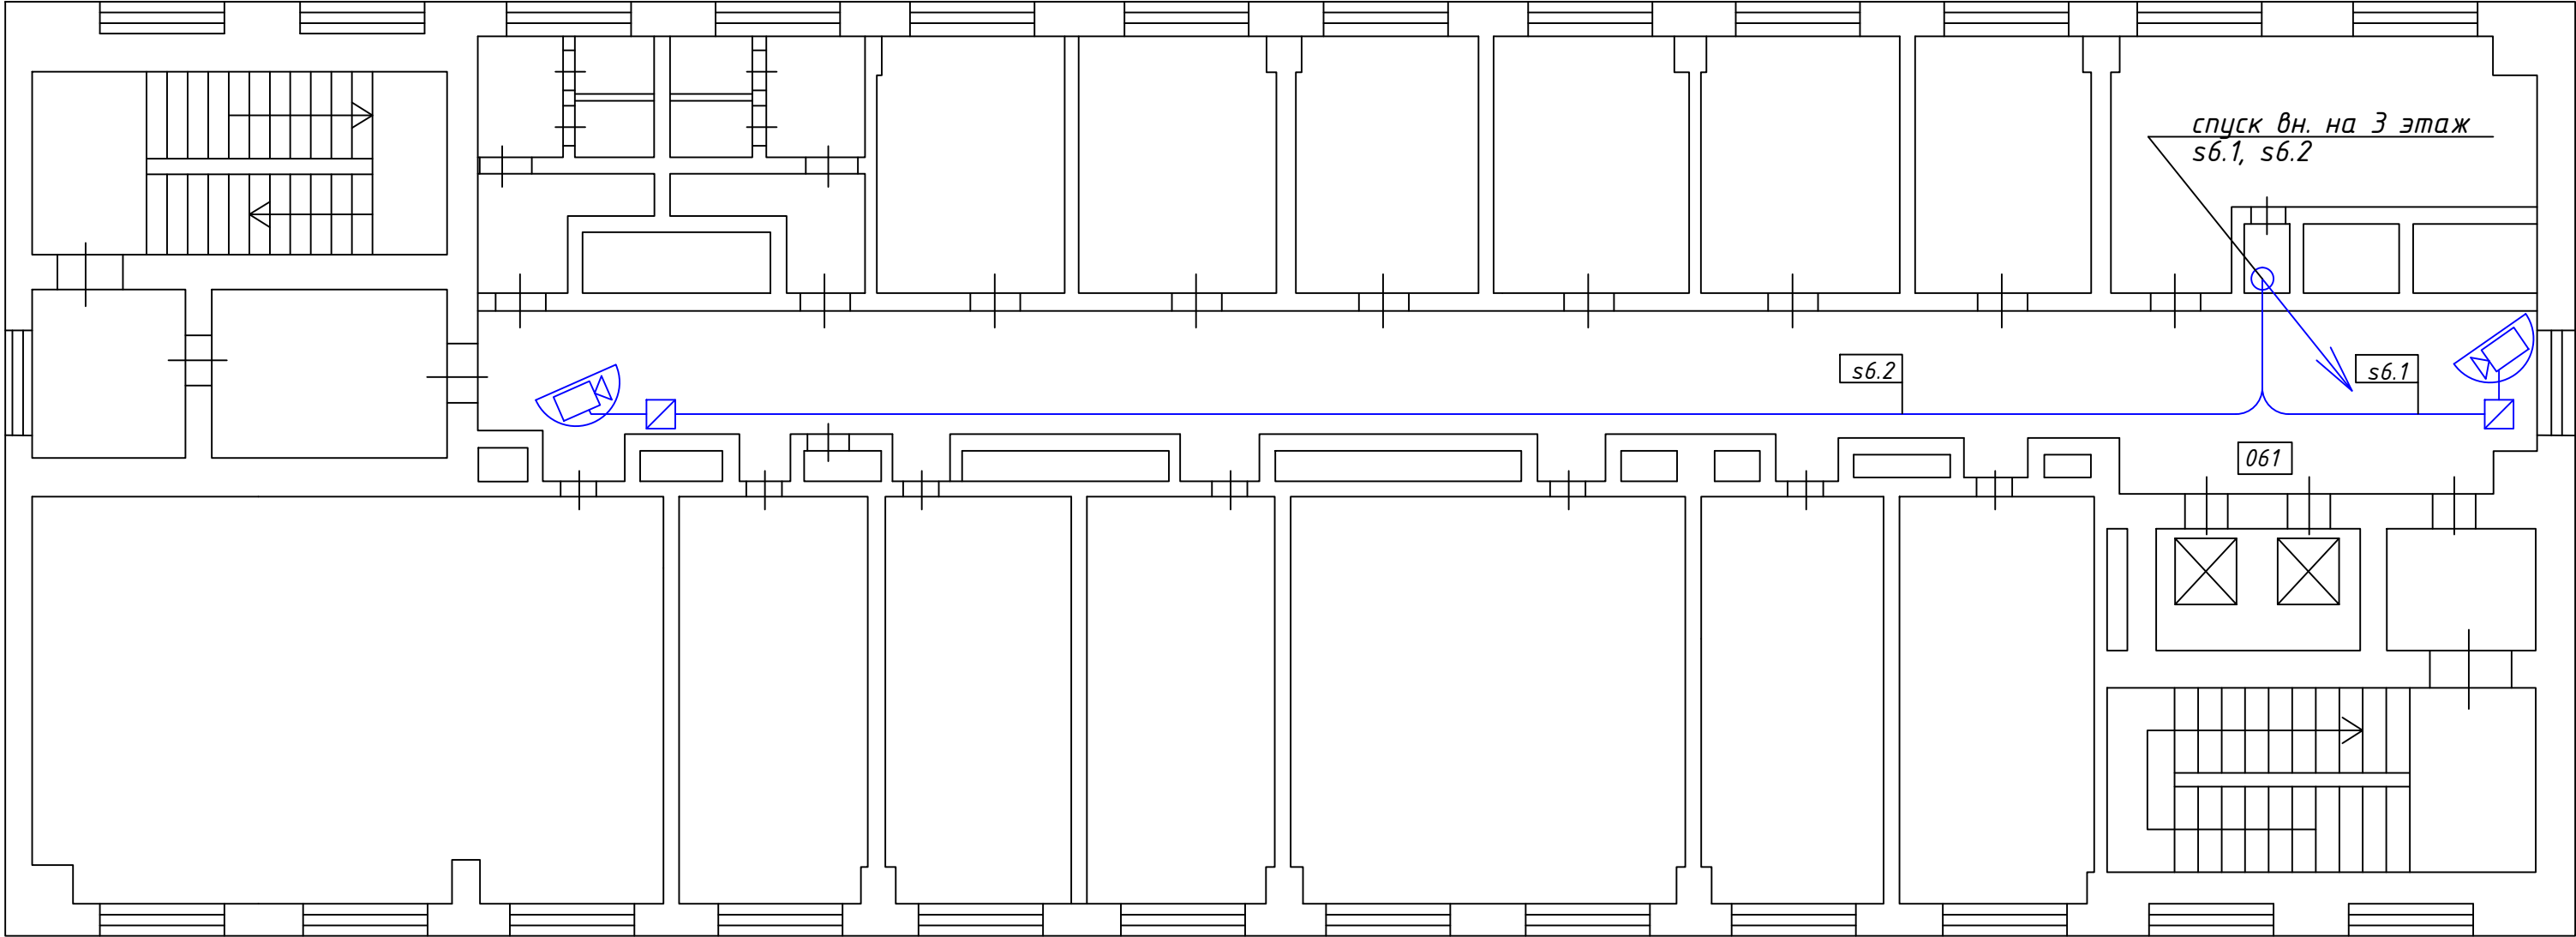

Экспликация помещений
061 | Лифтовый холл


План 7 этажа

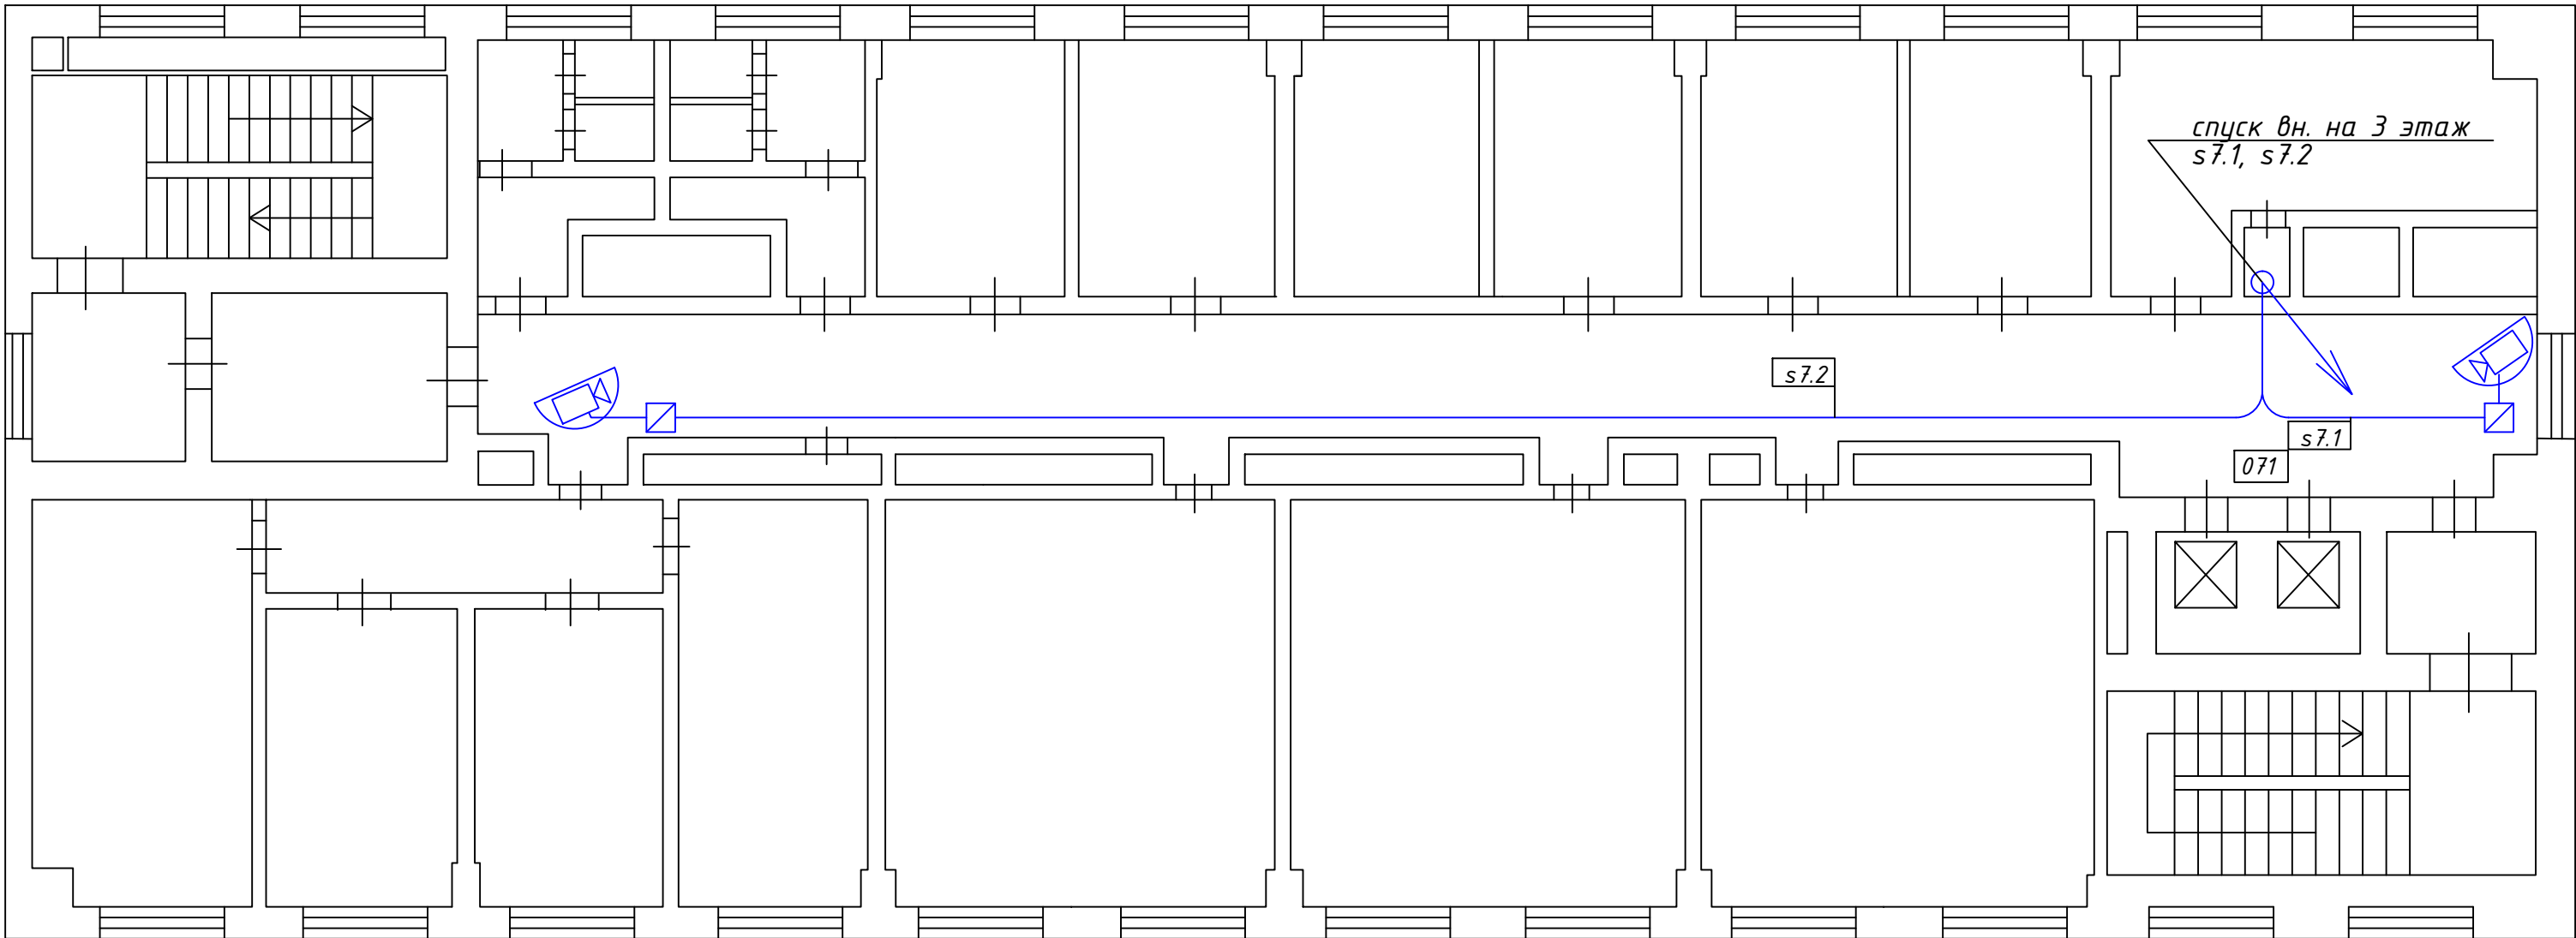

Экспликация помещений
071 | Лифтовый холл

						Шифр проекта			
						Научно-исследовательский институт *Адрес объекта*			
Изм.	Кол.уч.	Лист	N Док.	Подпись	Дата	Система охранная телевизионная	Стадия	Лист	Листов
Разраб.	*						Р	15	
Н. Контр.	*					План размещения оборудования. Планы 6 и 7 этажей.	000 "★"		


План 8 этажа

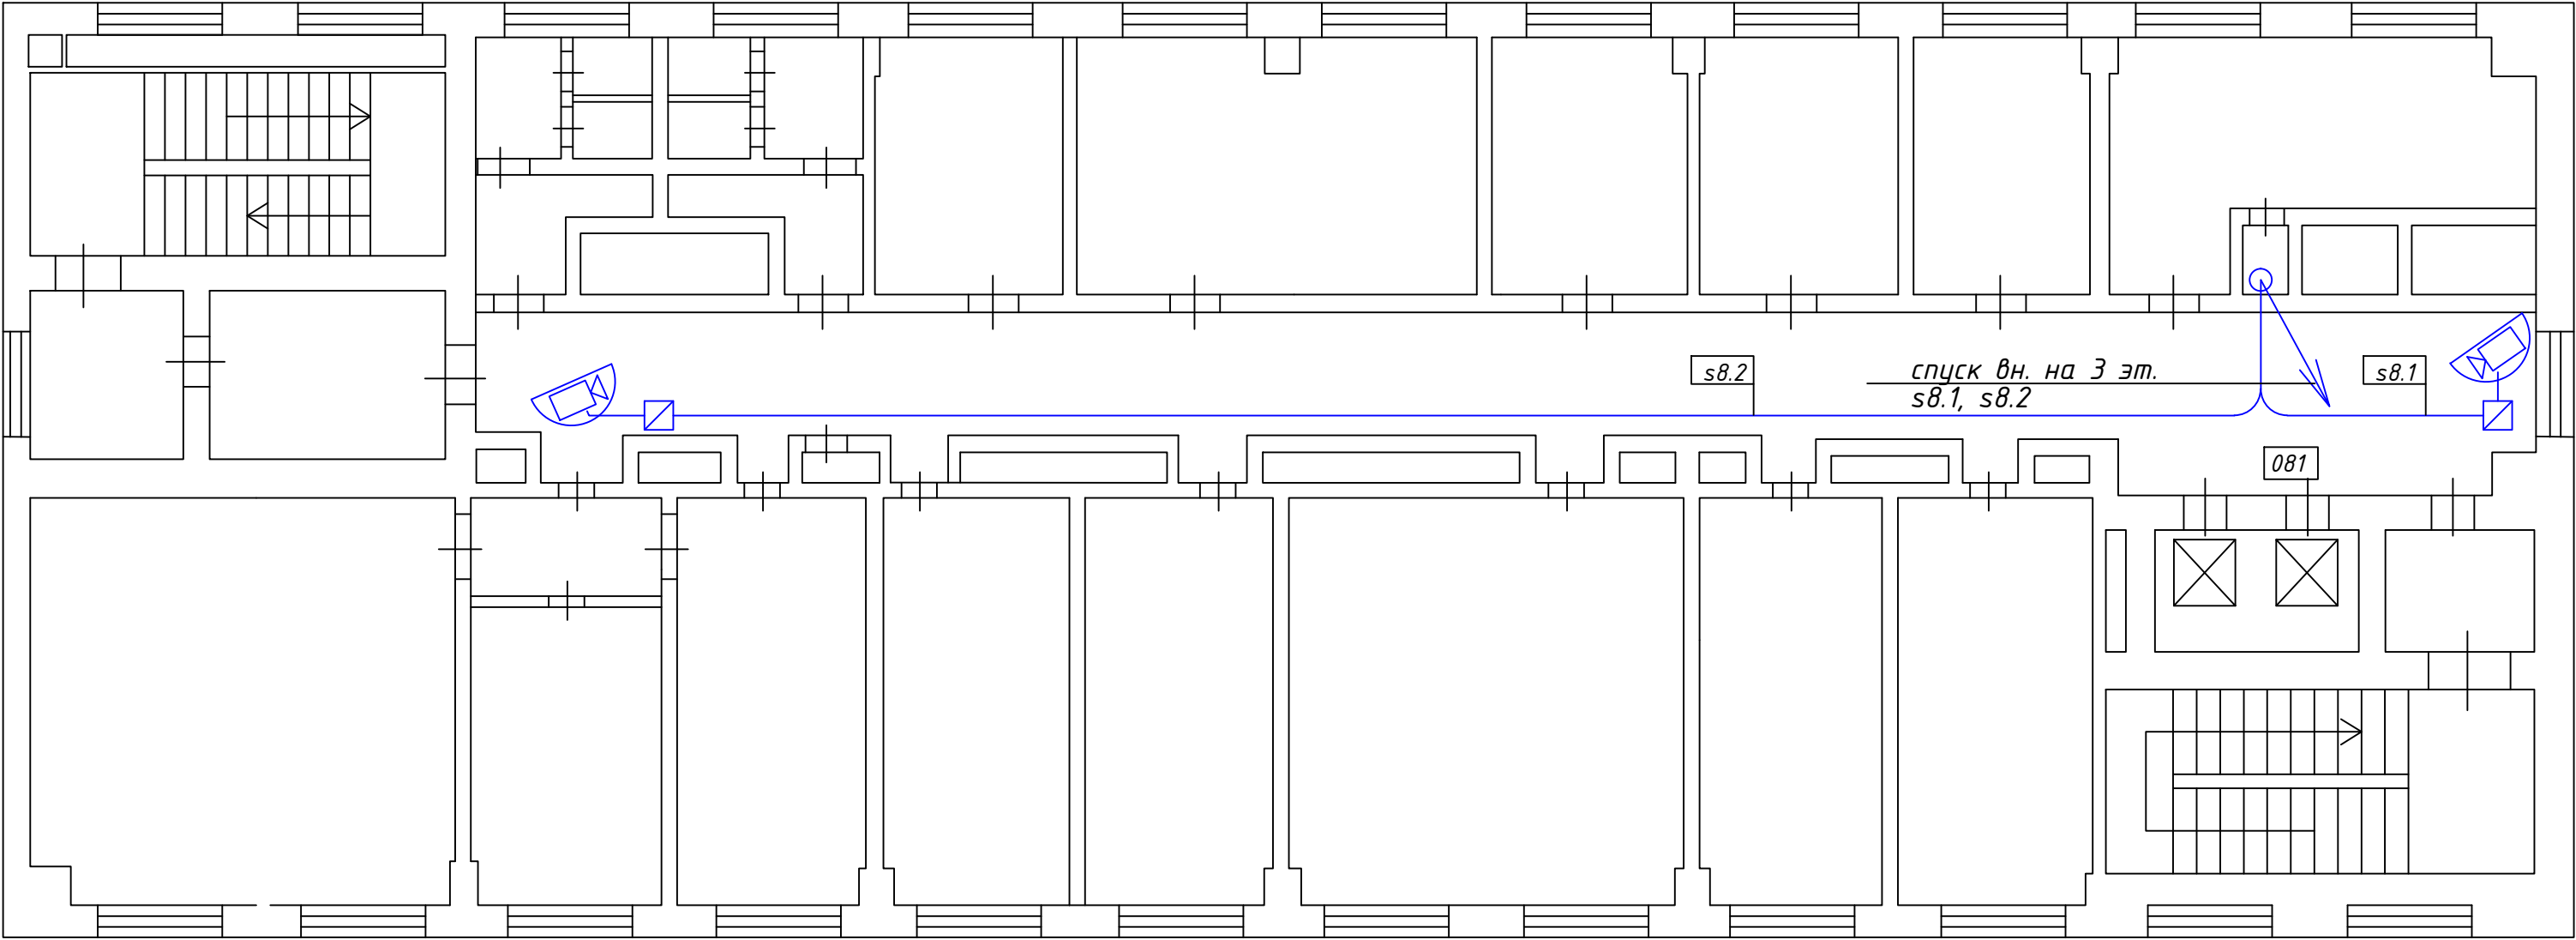

Экспликация помещений

081	Лифтовый холл
-----	---------------

План 9 этажа

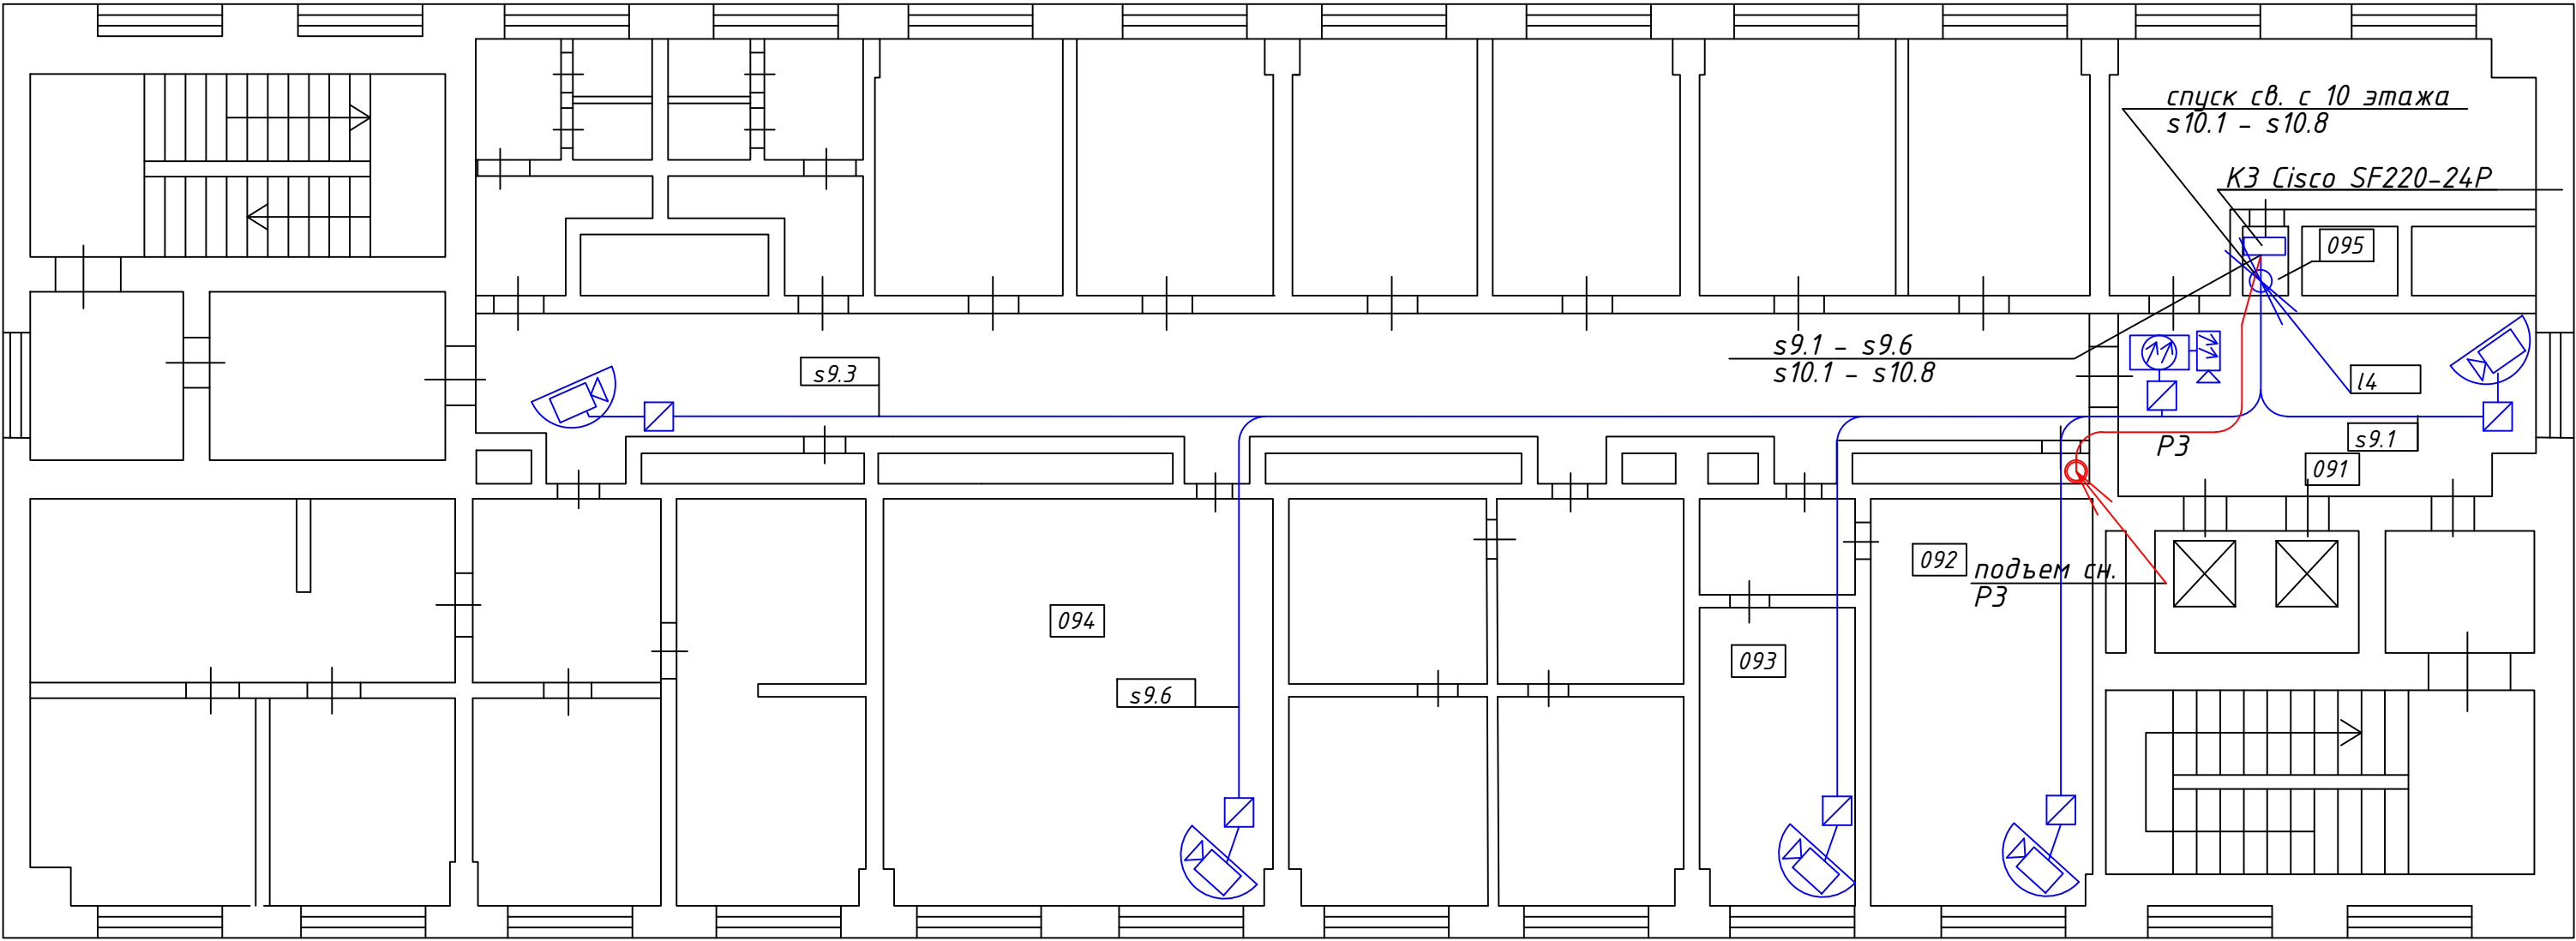


Экспликация помещений

091	Лифтовый холл
092	Лаборатория экспресс анализа
093	Лаборатория экспресс анализа
094	Испытательная лаборатория
095	Кроссовая

						Шифр проекта					
						Научно-исследовательский институт *Адрес объекта*					
Изм.	Кол.уч.	Лист	И Док.	Подпись	Дата	Система охранная телевизионная			Стадия	Лист	Листов
Разраб.		*							Р	16	
Н. Контр.		*				План размещения оборудования. Планы 8 и 9 этажей.			000 "х"		

План 10 этажа

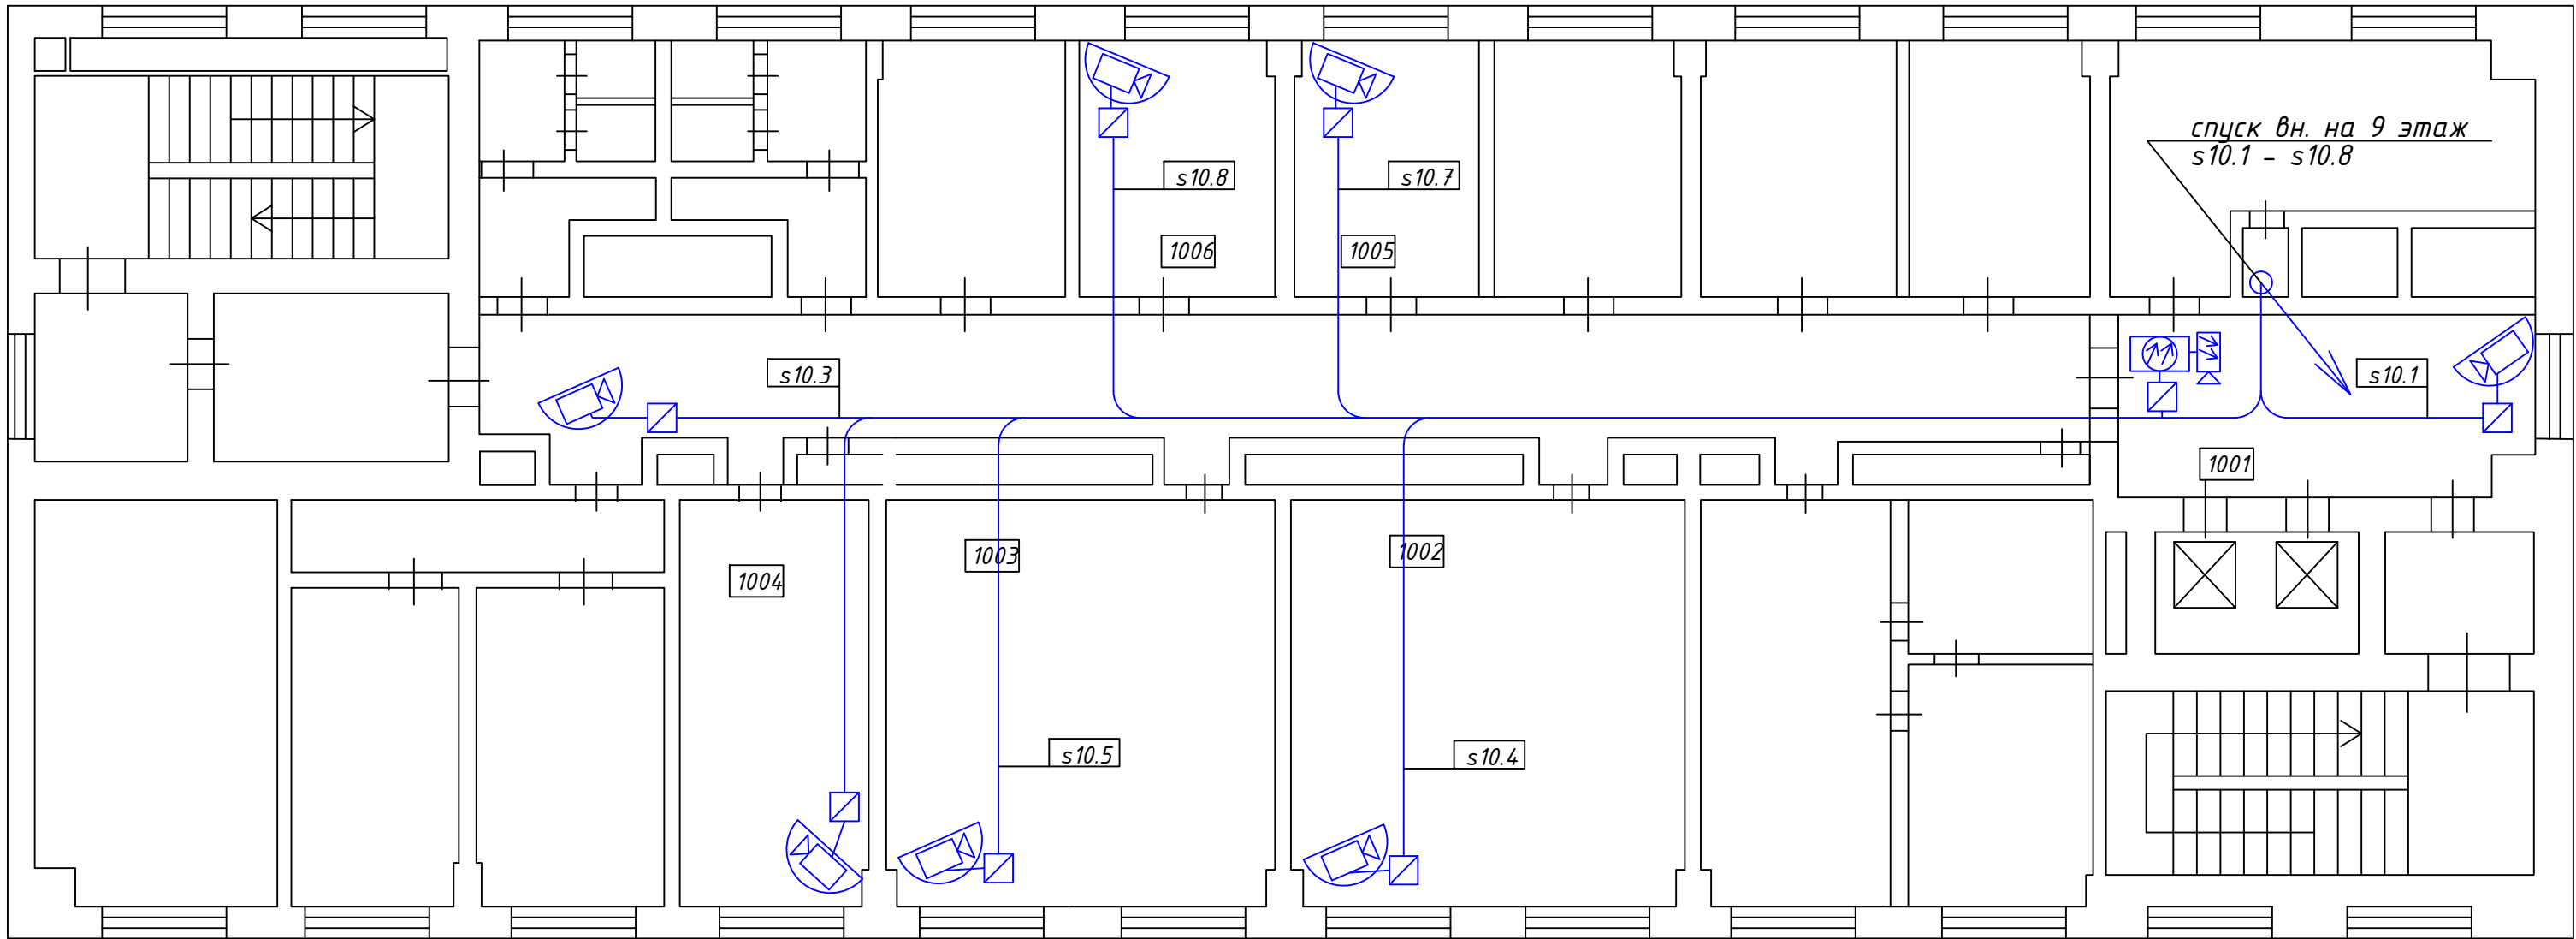

Экспликация помещений

0101	Лифтовый холл
0102	Лаборатория спектрофотометрии
0103	Лаборатория рентгеновской дифрактометрии
0104	Весовая
0105	Склад
0106	Склад

						Шифр проекта			
						Научно-исследовательский институт *Адрес объекта*			
Изм.	Кол.уч.	Лист	И Док.	Подпись	Дата				
Разраб.	*					Система охранная телевизионная	Стадия	Лист	Листов
							Р	17	
Н. Контр.	*					План размещения оборудования. План 10 этажа.	000 "★"		