


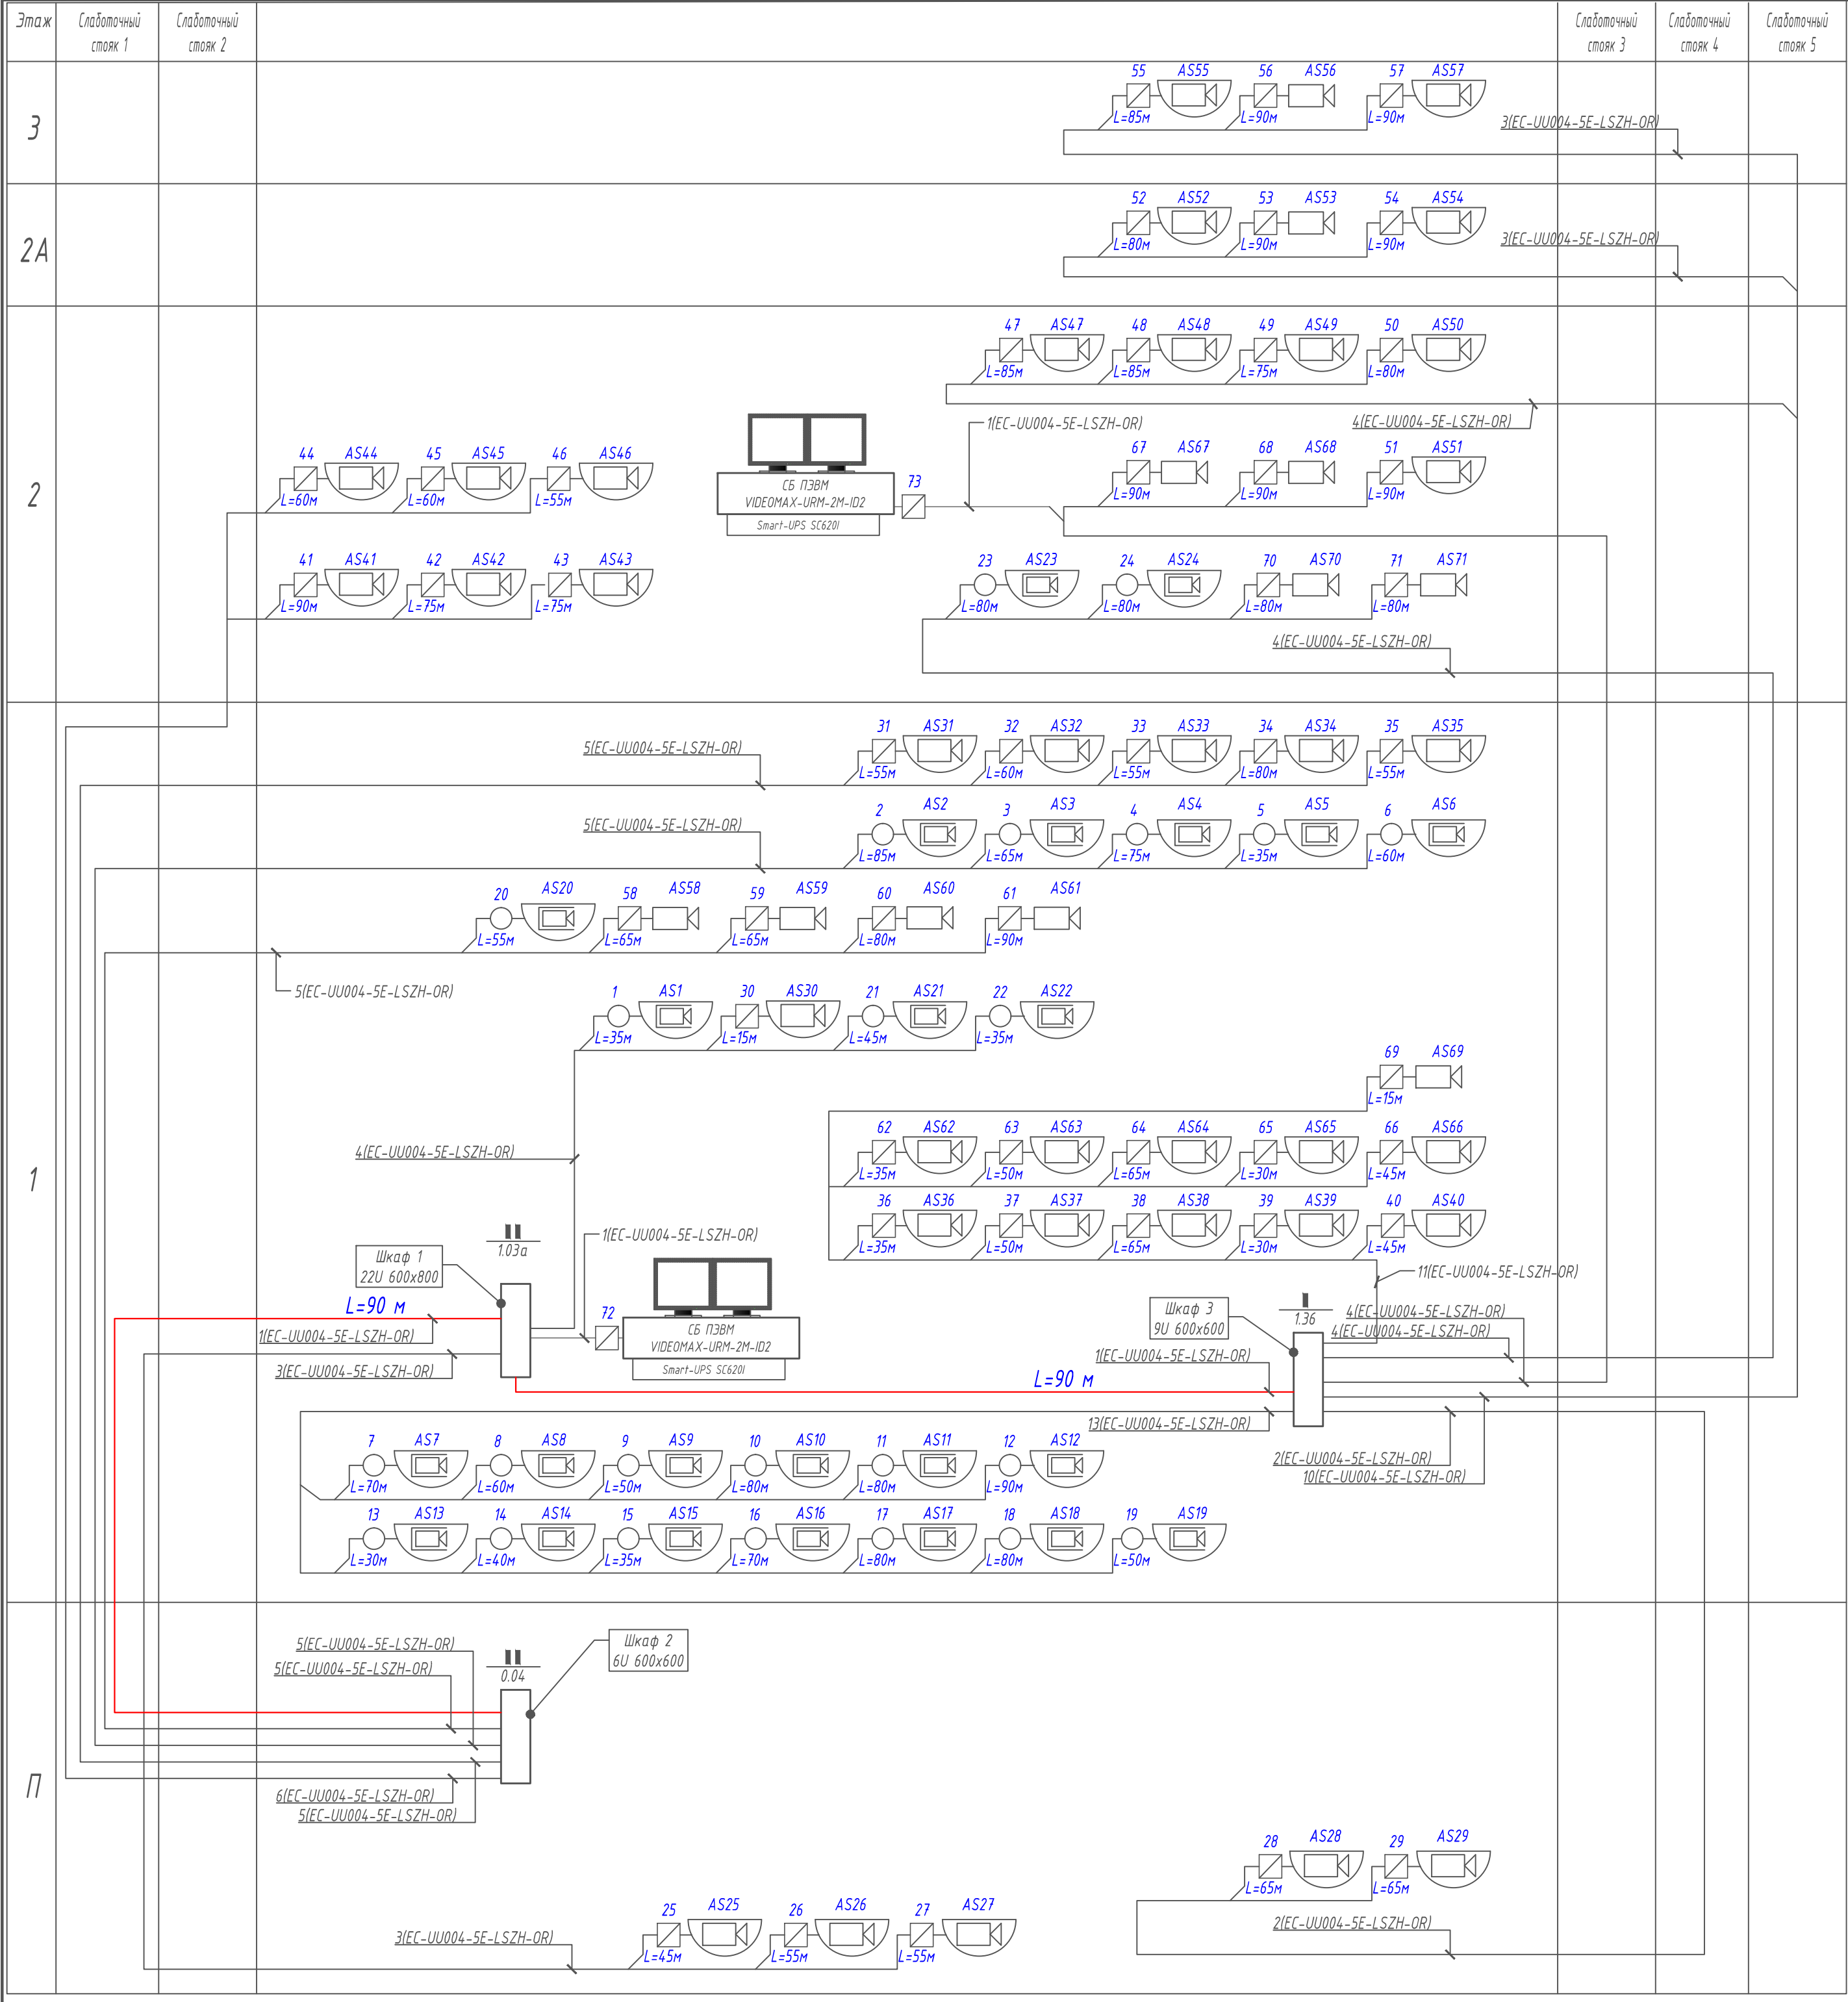

Диспетчерская пом. II/1.03

2 кабеля HDMI

~220В

СБ ПЗВМ
VIDEOMAX-URM-2М-ID2

Smart-UPS SC620I

Подсобное пом. I/2.11

2 кабеля HDMI

~220В


СБ ПЗВМ
VIDEOMAX-URM-2М-ID2

Smart-UPS SC620I


Примечание.
На схеме представлены камеры следующих моделей:
поз. AS21, AS22, AS25 – AS52, AS54, AS55, AS57, AS62 – AS66: купольная сетевая видеокамера Axis “M3045-V”;
поз. AS1 – AS20, AS23, AS24: купольная сетевая видеокамера Axis “P3365-VE”;
поз. AS53, AS56, AS58 – AS61, AS67 – AS71: сетевая видеокамера в цилиндрическом корпусе Axis P1427-E.

							Шифр проекта			
							Музей *Адрес объекта*			
Изм.	Колуч.	Лист	И. Док.	Подпись	Дата		Система охранная телевизионная	Стadia	Лист	Листов
Разраб.		*						Р	3	
							Структурная схема	000 “*”		
И. Контр.		*								


Формат А2

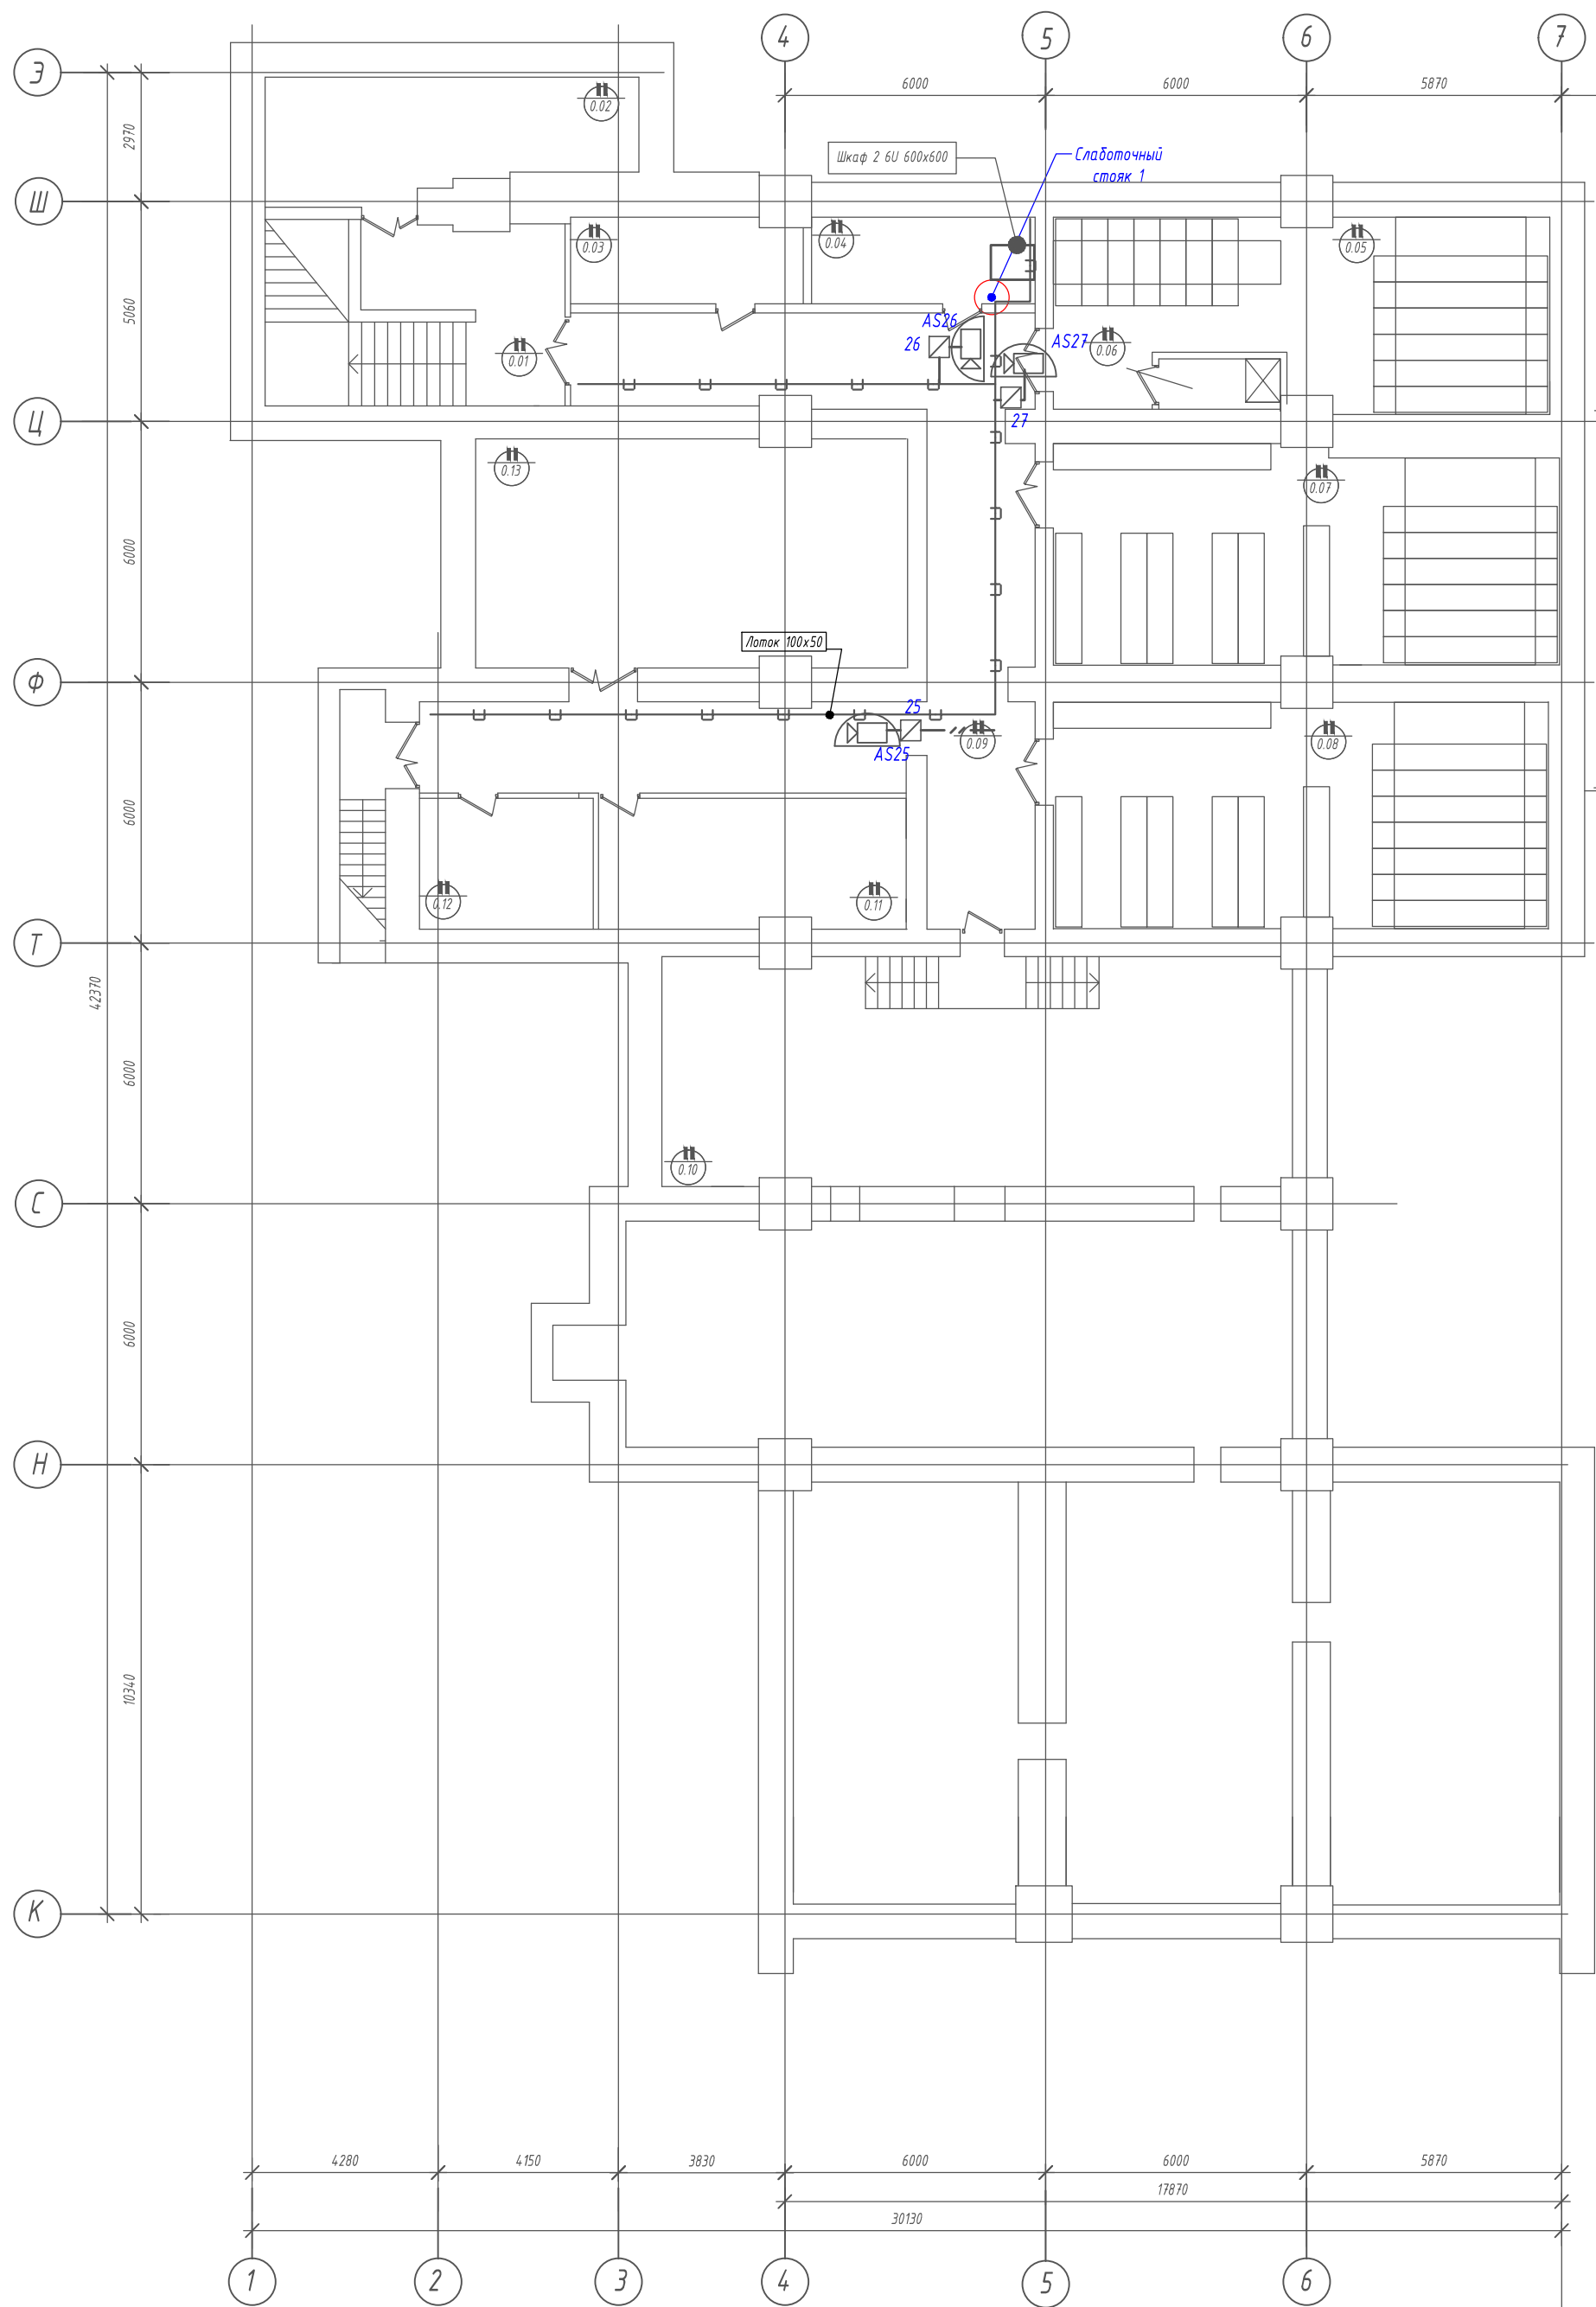


ЗОНА "А"			ЭКСПЛИКАЦИЯ ПОМЕЩЕНИЙ ПОДВАЛЬНОГО ЭТАЖА			ЗОНА "Б"		
№ по плану	Наименование помещений	Общая площадь, м2	№ по плану	Наименование помещений	Общая площадь, м2	№ по плану	Наименование помещений	Общая площадь, м2
1/0.01	Рекреация	25,0	II/0.01	Лестница ЛВ	27,4	1/0.11	Кладовая сценического оборудования	17,1
1/0.02	Техническое помещение		II/0.02	Электрощитовая	22,0	1/0.12	Артистическая	11,9
1/0.03	Техническое помещение		II/0.03	Помещение службы эксплуатации	10,4	1/0.13	Лестница	11,4
1/0.04	Санузел мужской		II/0.04	Кроссовая	10,2	1/0.14	Венткамера	26,8
1/0.05	Санузел женский		II/0.05	Фильмохранилище	46,2	1/0.15	Венткамера	25,2
1/0.06	Техническое помещение		II/0.06	Тамбур подъёмника	3,2	1/0.16	Вспомогательное помещение кинопроекторной	12,0
1/0.07	Техническое помещение		II/0.07	Фильмохранилище	57,2			
1/0.08	Техническое помещение		II/0.08	Фильмохранилище	58,6			
1/0.09	Техническое помещение		II/0.09	Коридор	75,6			
1/0.10	Коридор	14,9	II/0.10	Кладовая выставочного оборудования				
			II/0.11	Багетная мастерская	20,9			
			II/0.12	Станция газового пожаротушения	12,0			
			II/0.13	ИТП	51,7			

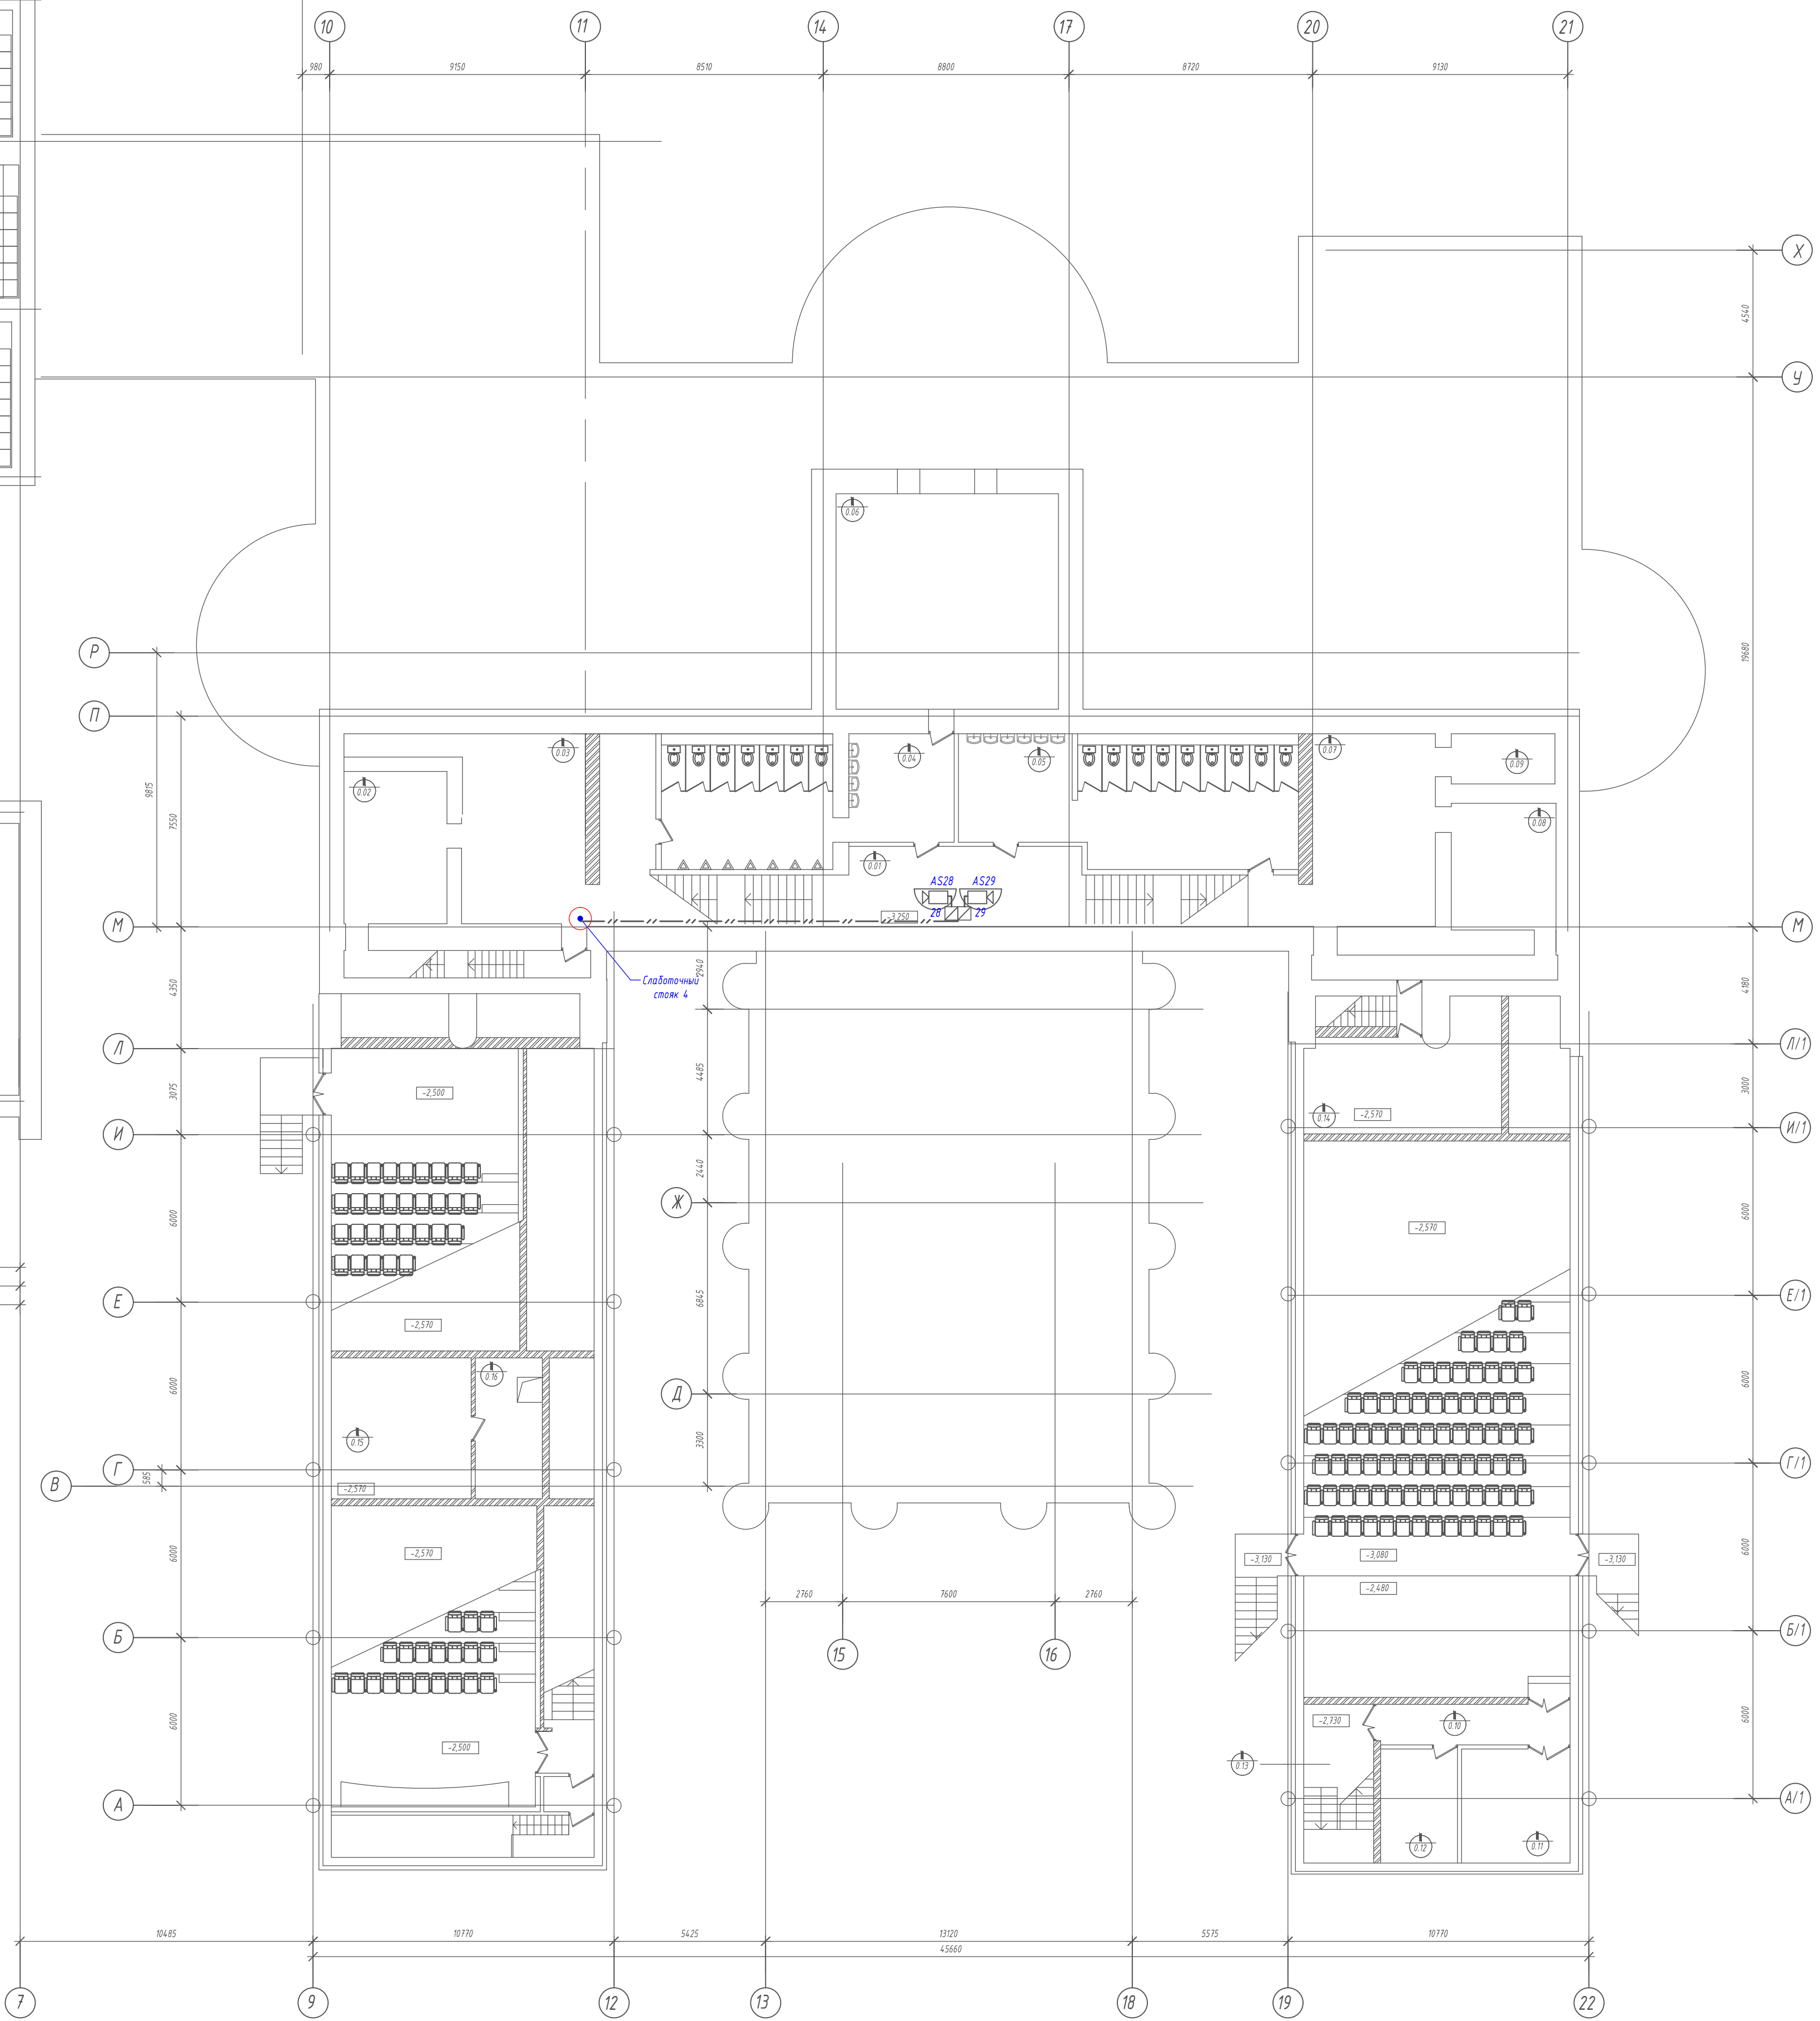

						Шифр проекта		
						Музей		
						Адрес объекта		
Изм.	Кол.	Лист	Н. Док.	Подпись	Дата	Система охранная телевизионная	Страница	Лист
Разраб.		*					Р	4
						План расположения оборудования и прокладки трасс в подвале	000 "*/"	
Н. Контр.		*						

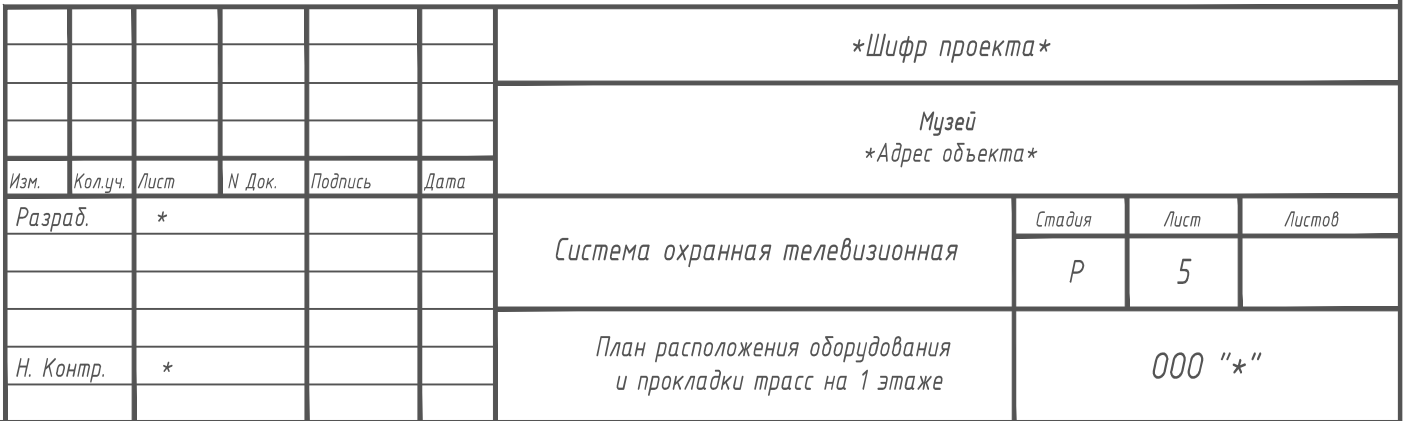


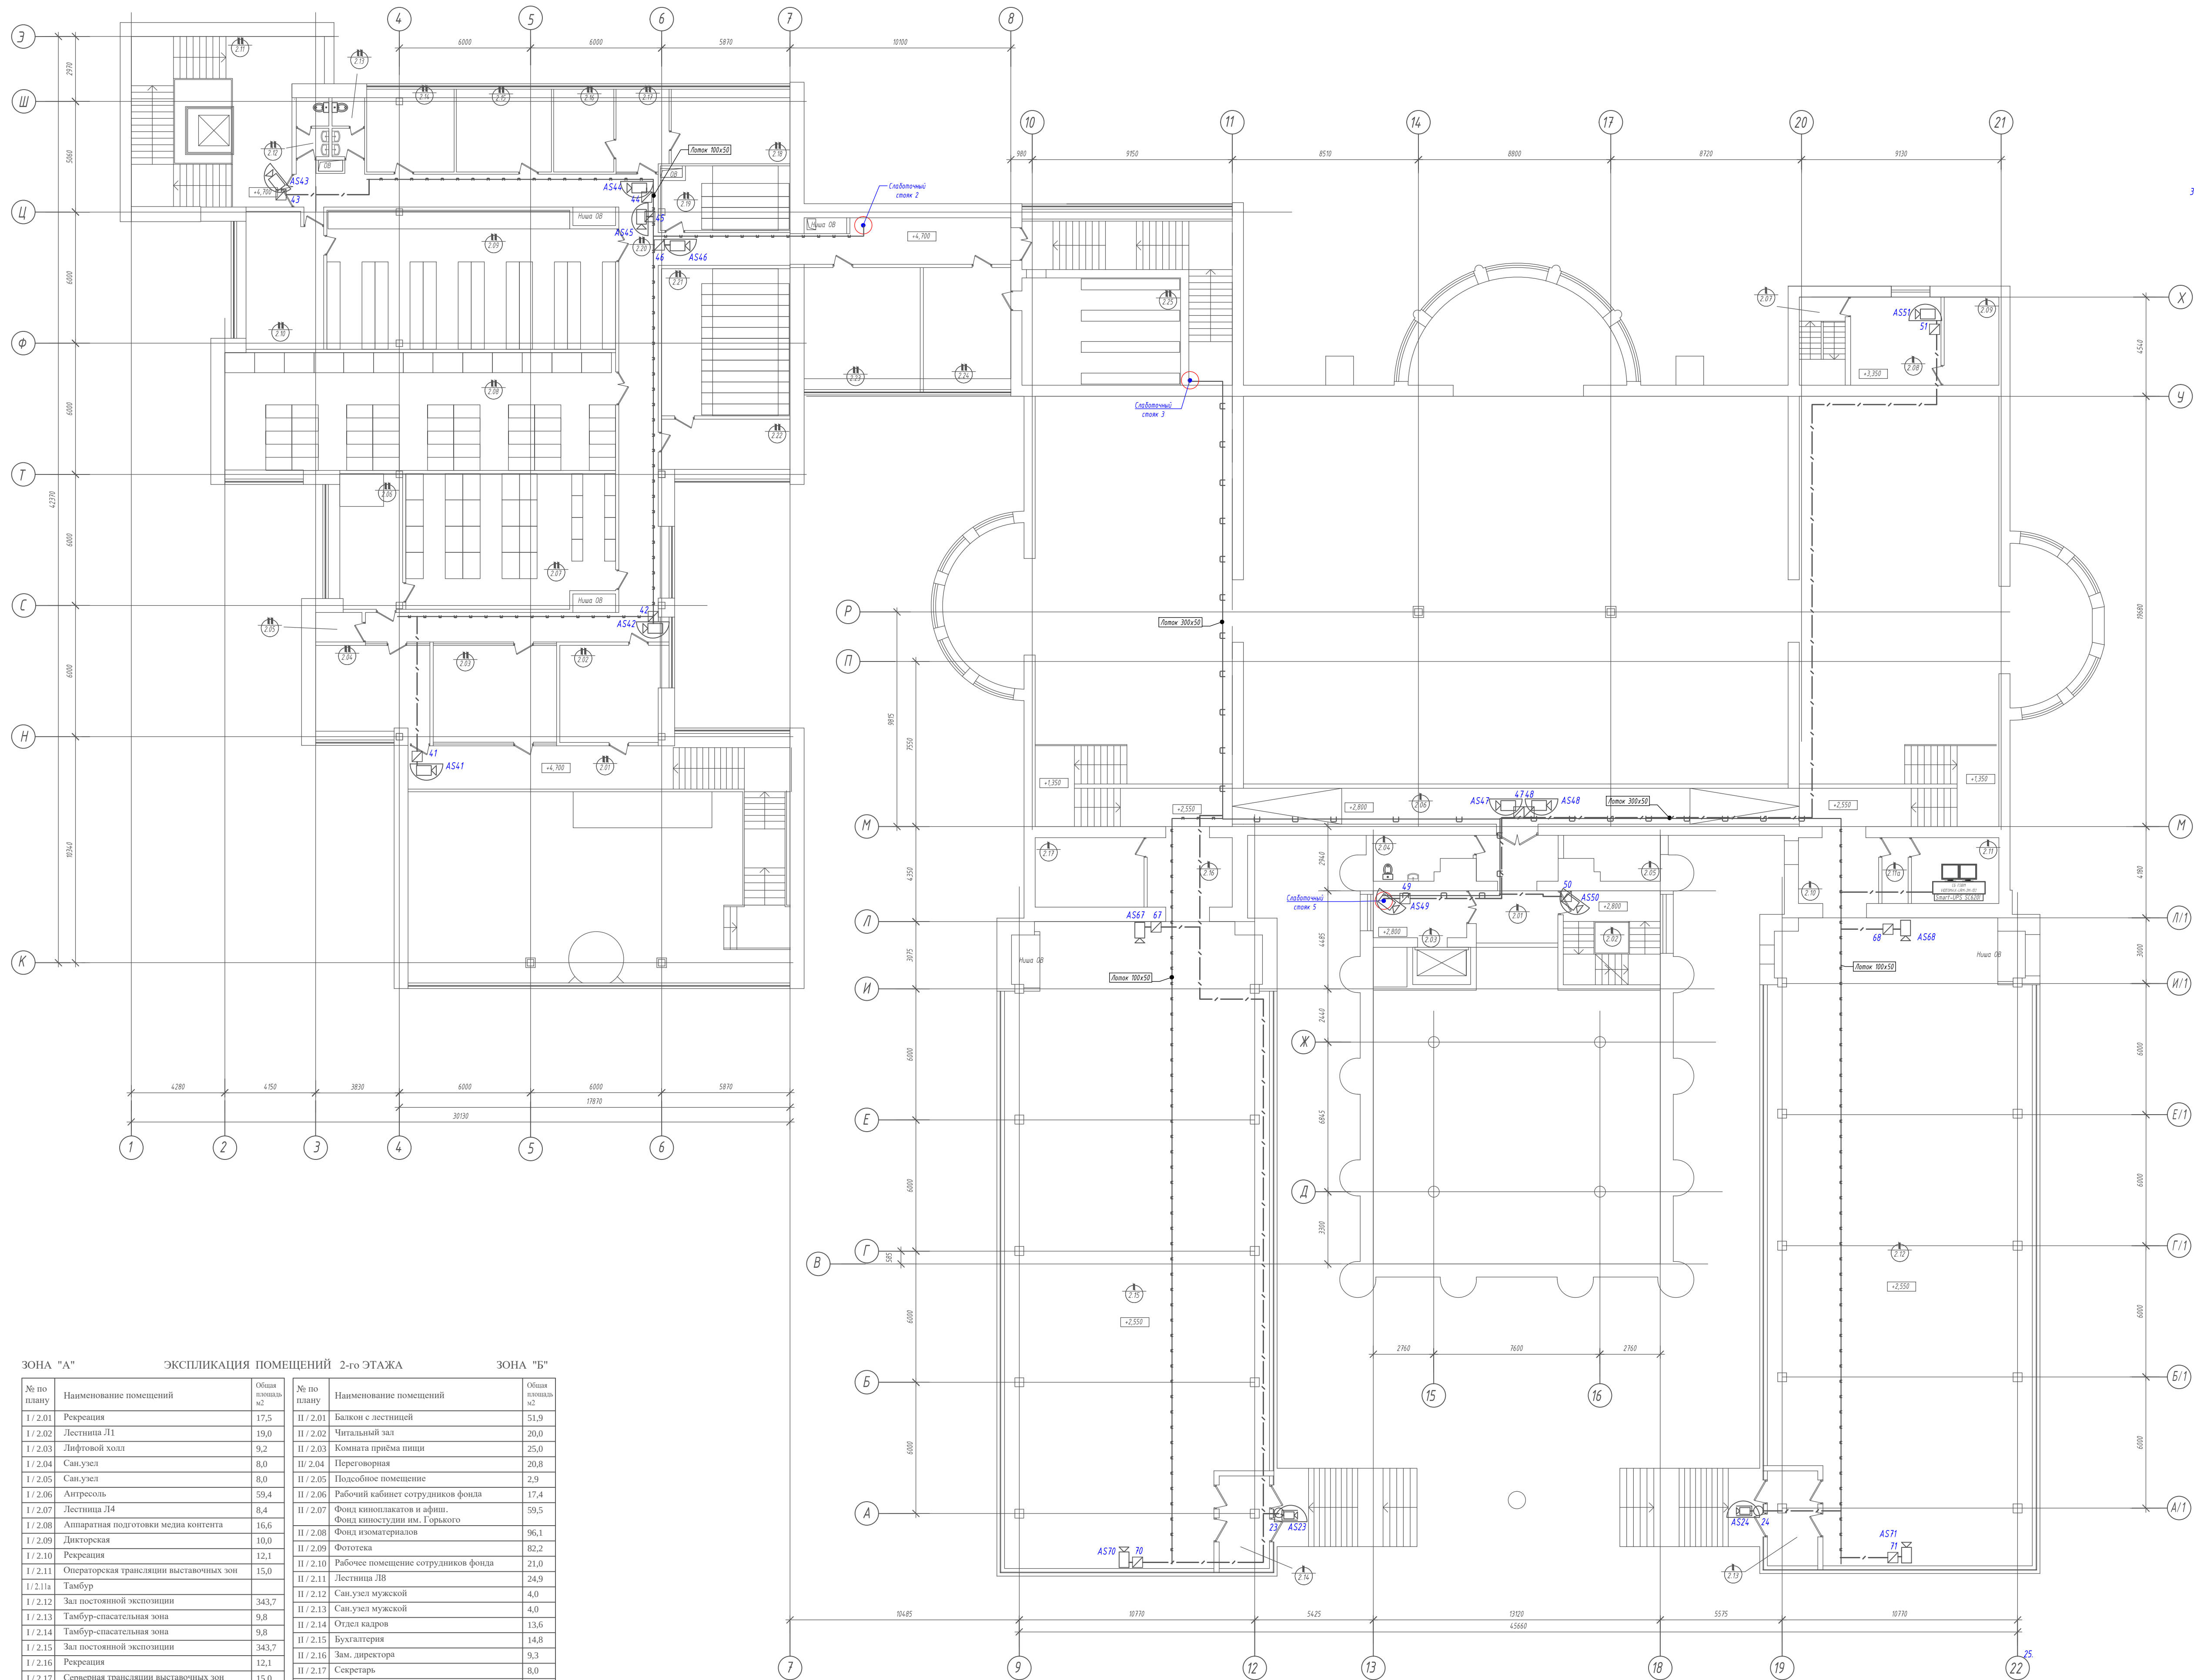

ЗОНА "А"			ЭКСПЛИКАЦИЯ ПОМЕЩЕНИЙ 2-го ЭТАЖА		ЗОНА "Б"	
№ по плану	Наименование помещений	Общая площадь м2	№ по плану	Наименование помещений	Общая площадь м2	
1/2.01	Рекреация	17,5	II/2.01	Балкон с лестницей	51,9	
1/2.02	Лестница Л1	19,0	II/2.02	Читальный зал	20,0	
1/2.03	Лифтовой холл	9,2	II/2.03	Комната приема пищи	25,0	
1/2.04	Санузел	8,0	II/2.04	Переговорная	20,8	
1/2.05	Санузел	8,0	II/2.05	Подсобное помещение	2,9	
1/2.06	Антресоль	59,4	II/2.06	Рабочий кабинет сотрудников фонда	17,4	
1/2.07	Лестница Л4	8,4	II/2.07	Фонд киноплакатов и афиш	59,5	
1/2.08	Аппаратная подготовки медиа контента	16,6	II/2.08	Фонд киносулги им. Горького	96,1	
1/2.09	Дикторская	10,0	II/2.09	Фотоотсек	82,2	
1/2.10	Рекреация	12,1	II/2.10	Рабочее помещение сотрудников фонда	21,0	
1/2.11	Операторская трансляции выставочных зон	15,0	II/2.11	Лестница Л8	24,9	
1/2.11a	Тамбур		II/2.12	Санузел мужской	4,0	
1/2.12	Зал постоянной экспозиции	343,7	II/2.13	Санузел мужской	4,0	
1/2.13	Тамбур-спасательная зона	9,8	II/2.14	Отдел кадров	13,6	
1/2.14	Тамбур-спасательная зона	9,8	II/2.15	Бухгалтерия	14,8	
1/2.15	Зал постоянной экспозиции	343,7	II/2.16	Зам. директора	9,3	
1/2.16	Рекреация	12,1	II/2.17	Секретарь	8,0	
1/2.17	Серверная трансляции выставочных зон	15,0	II/2.18	Директор	16,3	
			II/2.19	Фонд редких книг	16,7	
			II/2.20	Коридор	107,9	
			II/2.21	Научно-вспомогательная библиотека	39,6	
			II/2.22	Открытый фонд		
			II/2.23	Рабочее помещение сотрудников фонда	13,5	
			II/2.24	Рабочее помещение сотрудников фонда	27,0	
			II/2.25	Рабочее помещение сотрудников фонда	20,3	
			II/2.26	Рукописный фонд	35,6	

						Шифр проекта		
						Музей		
						Адрес объекта		
Изм.	Кол-во	Лист	Н. Док.	Подпись	Дата	Система охранная телевизионная	Страница	Лист
Разраб.	*						Р	6
						План расположения оборудования и прокладки трасс на 2 этаже	000 "*/"	
Н. Контр.	*							

ПЛАН антресоли 2-го ЭТАЖА

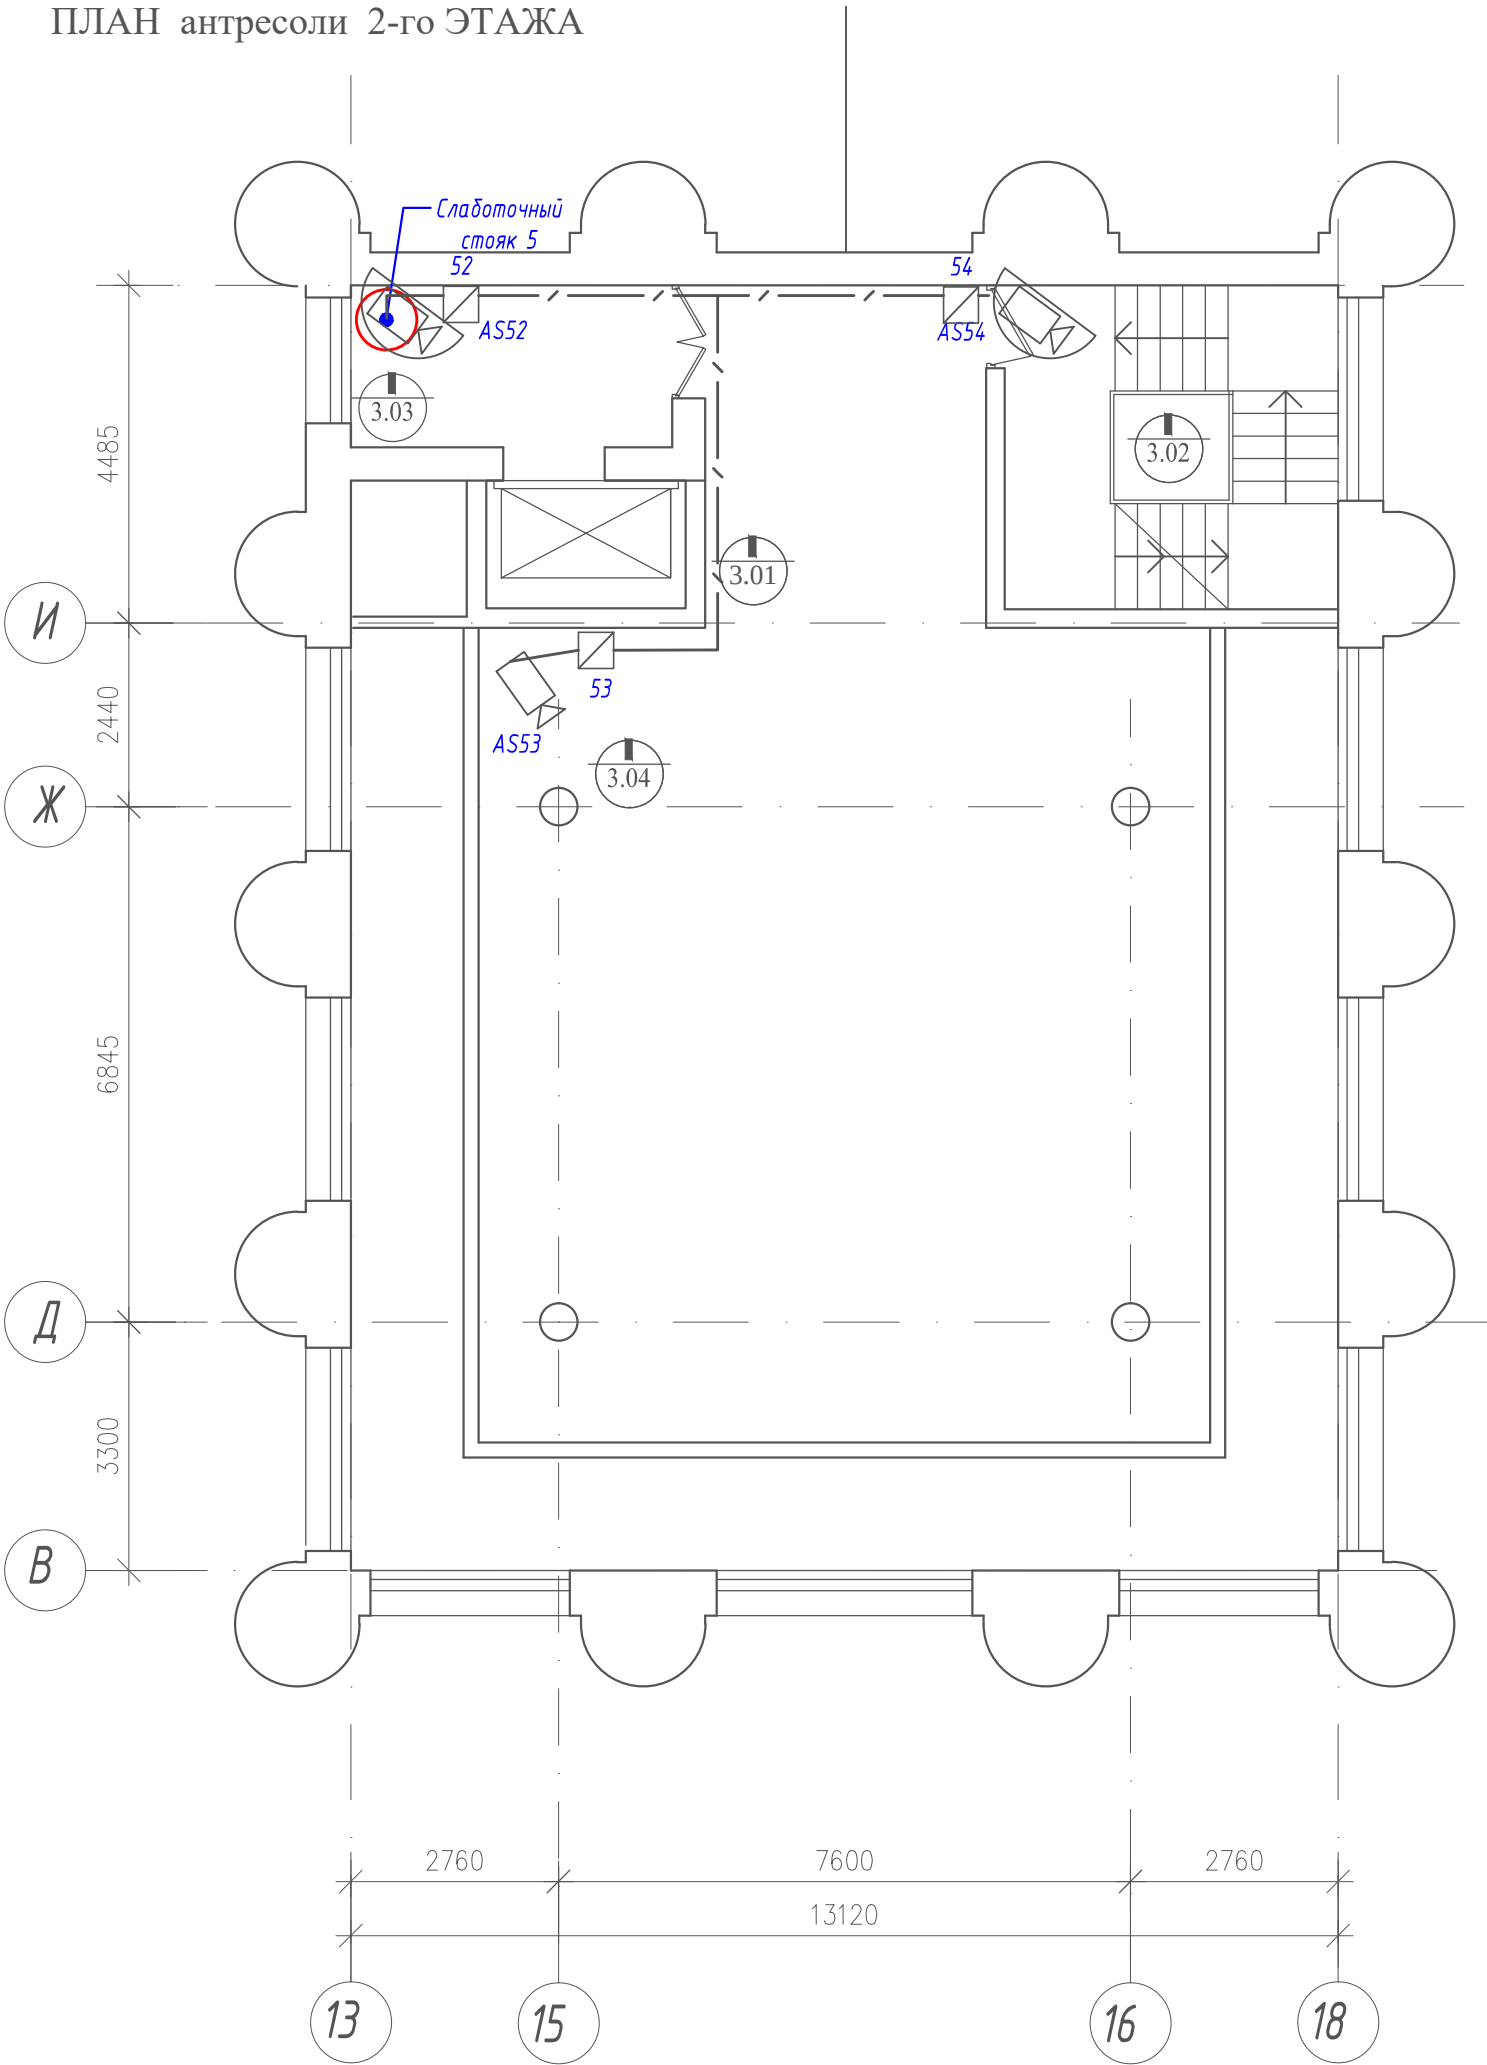


ЭКСПЛИКАЦИЯ ПОМЕЩЕНИЙ 3-го ЭТАЖА
ЗОНА "А"

№ по плану	Наименование помещений	Общая площадь м2
I / 3.01	Рекреация	17,0
I / 3.02	Лестница Л1	19,0
I / 3.03	Лифтовой холл	9,2
I / 3.04	Зал постоянной экспозиции	105,0

						Шифр проекта			
						Музей			
						Адрес объекта			
Изм.	Кол.уч.	Лист	N Док.	Подпись	Дата				
Разраб.	*					Система охранная телевизионная	Стадия	Лист	Листов
							Р	7	
Н. Контр.	*					План расположения оборудования и прокладки трасс на антресоли 2-го этажа	000 "★"		

ПЛАН 3-го ЭТАЖА

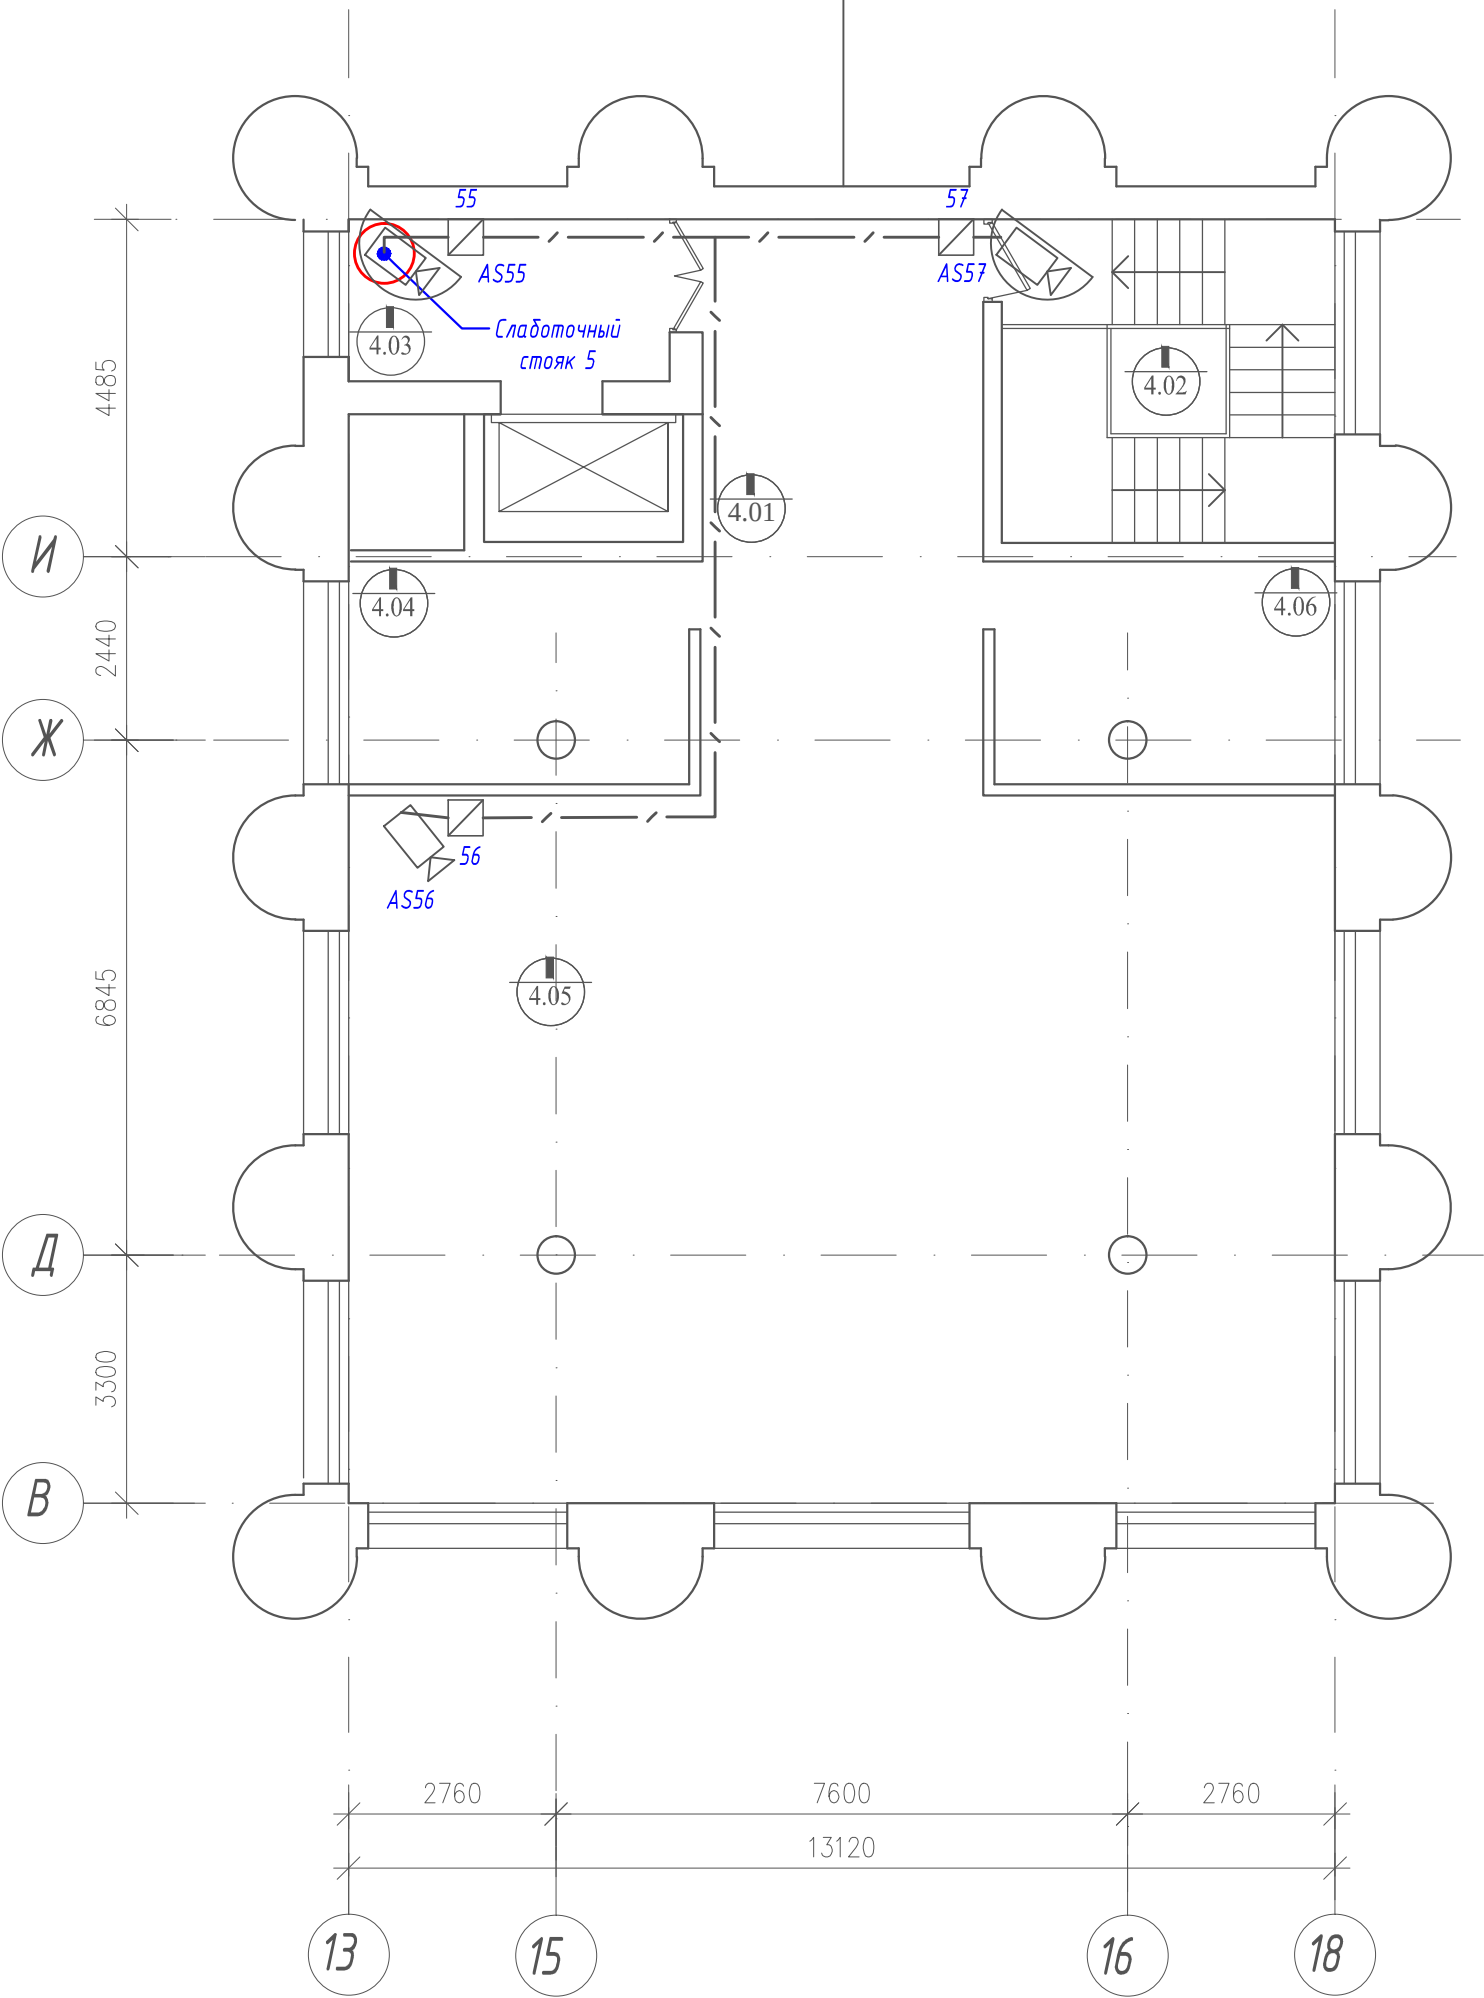


ЭКСПЛИКАЦИЯ ПОМЕЩЕНИЙ 4-го ЭТАЖА
ЗОНА "А"

№ по плану	Наименование помещений	Общая площадь м2
I / 4.01	Рекреация	28,8
I / 4.02	Лестница Л1	19,0
I / 4.03	Лифтовой холл	9,2
I / 4.04	Подсобное помещение	13,3
I / 4.05	Медиатека	123,0
I / 4.06	Подсобное помещение	13,3

						Шифр проекта			
						Музей			
						Адрес объекта			
Изм.	Кол.уч.	Лист	И Док.	Подпись	Дата	Система охранная телевизионная	Стадия	Лист	Листов
Разраб.	*						Р	8	
Н. Контр.	*					План расположения оборудования и прокладки трасс на 3 этаже	000 "★"		


*Крепление купольной сетевой камеры Axis "M3045-V" на потолок
(с питанием по UTP- функция PoE)*

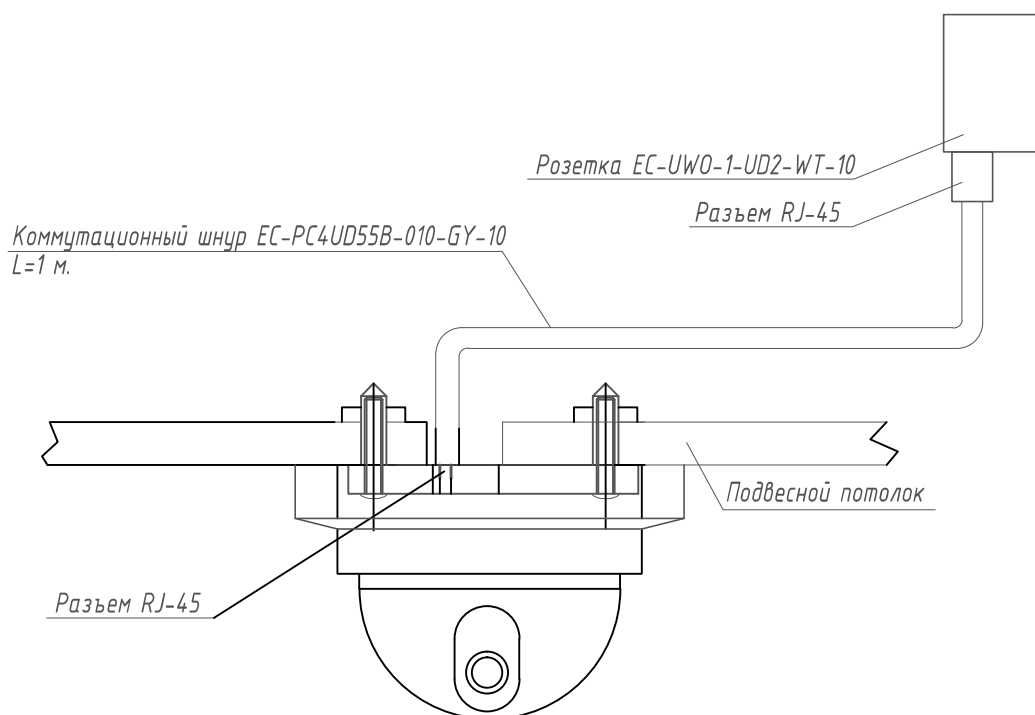

Указания по монтажу

- 1 При прокладке трасс кабеля R изгиба не должен быть меньше 10 R кабеля.
- 2 После прокладки кабеля отверстие в панели загерметизировать.
- 3 Внешний вид оборудования может отличаться. Приведено для справки.


						Шифр проекта		
						Музей		
						Адрес объекта		
Изм.	Кол.уч.	Лист	N Док.	Подпись	Дата	Система охранная телевизионная	Стадия	Лист
Разраб.	*						P	Листов
						Схема установки купольной видеокамеры (для внутренней установки)	000 "★"	
Н. Контр.	*							

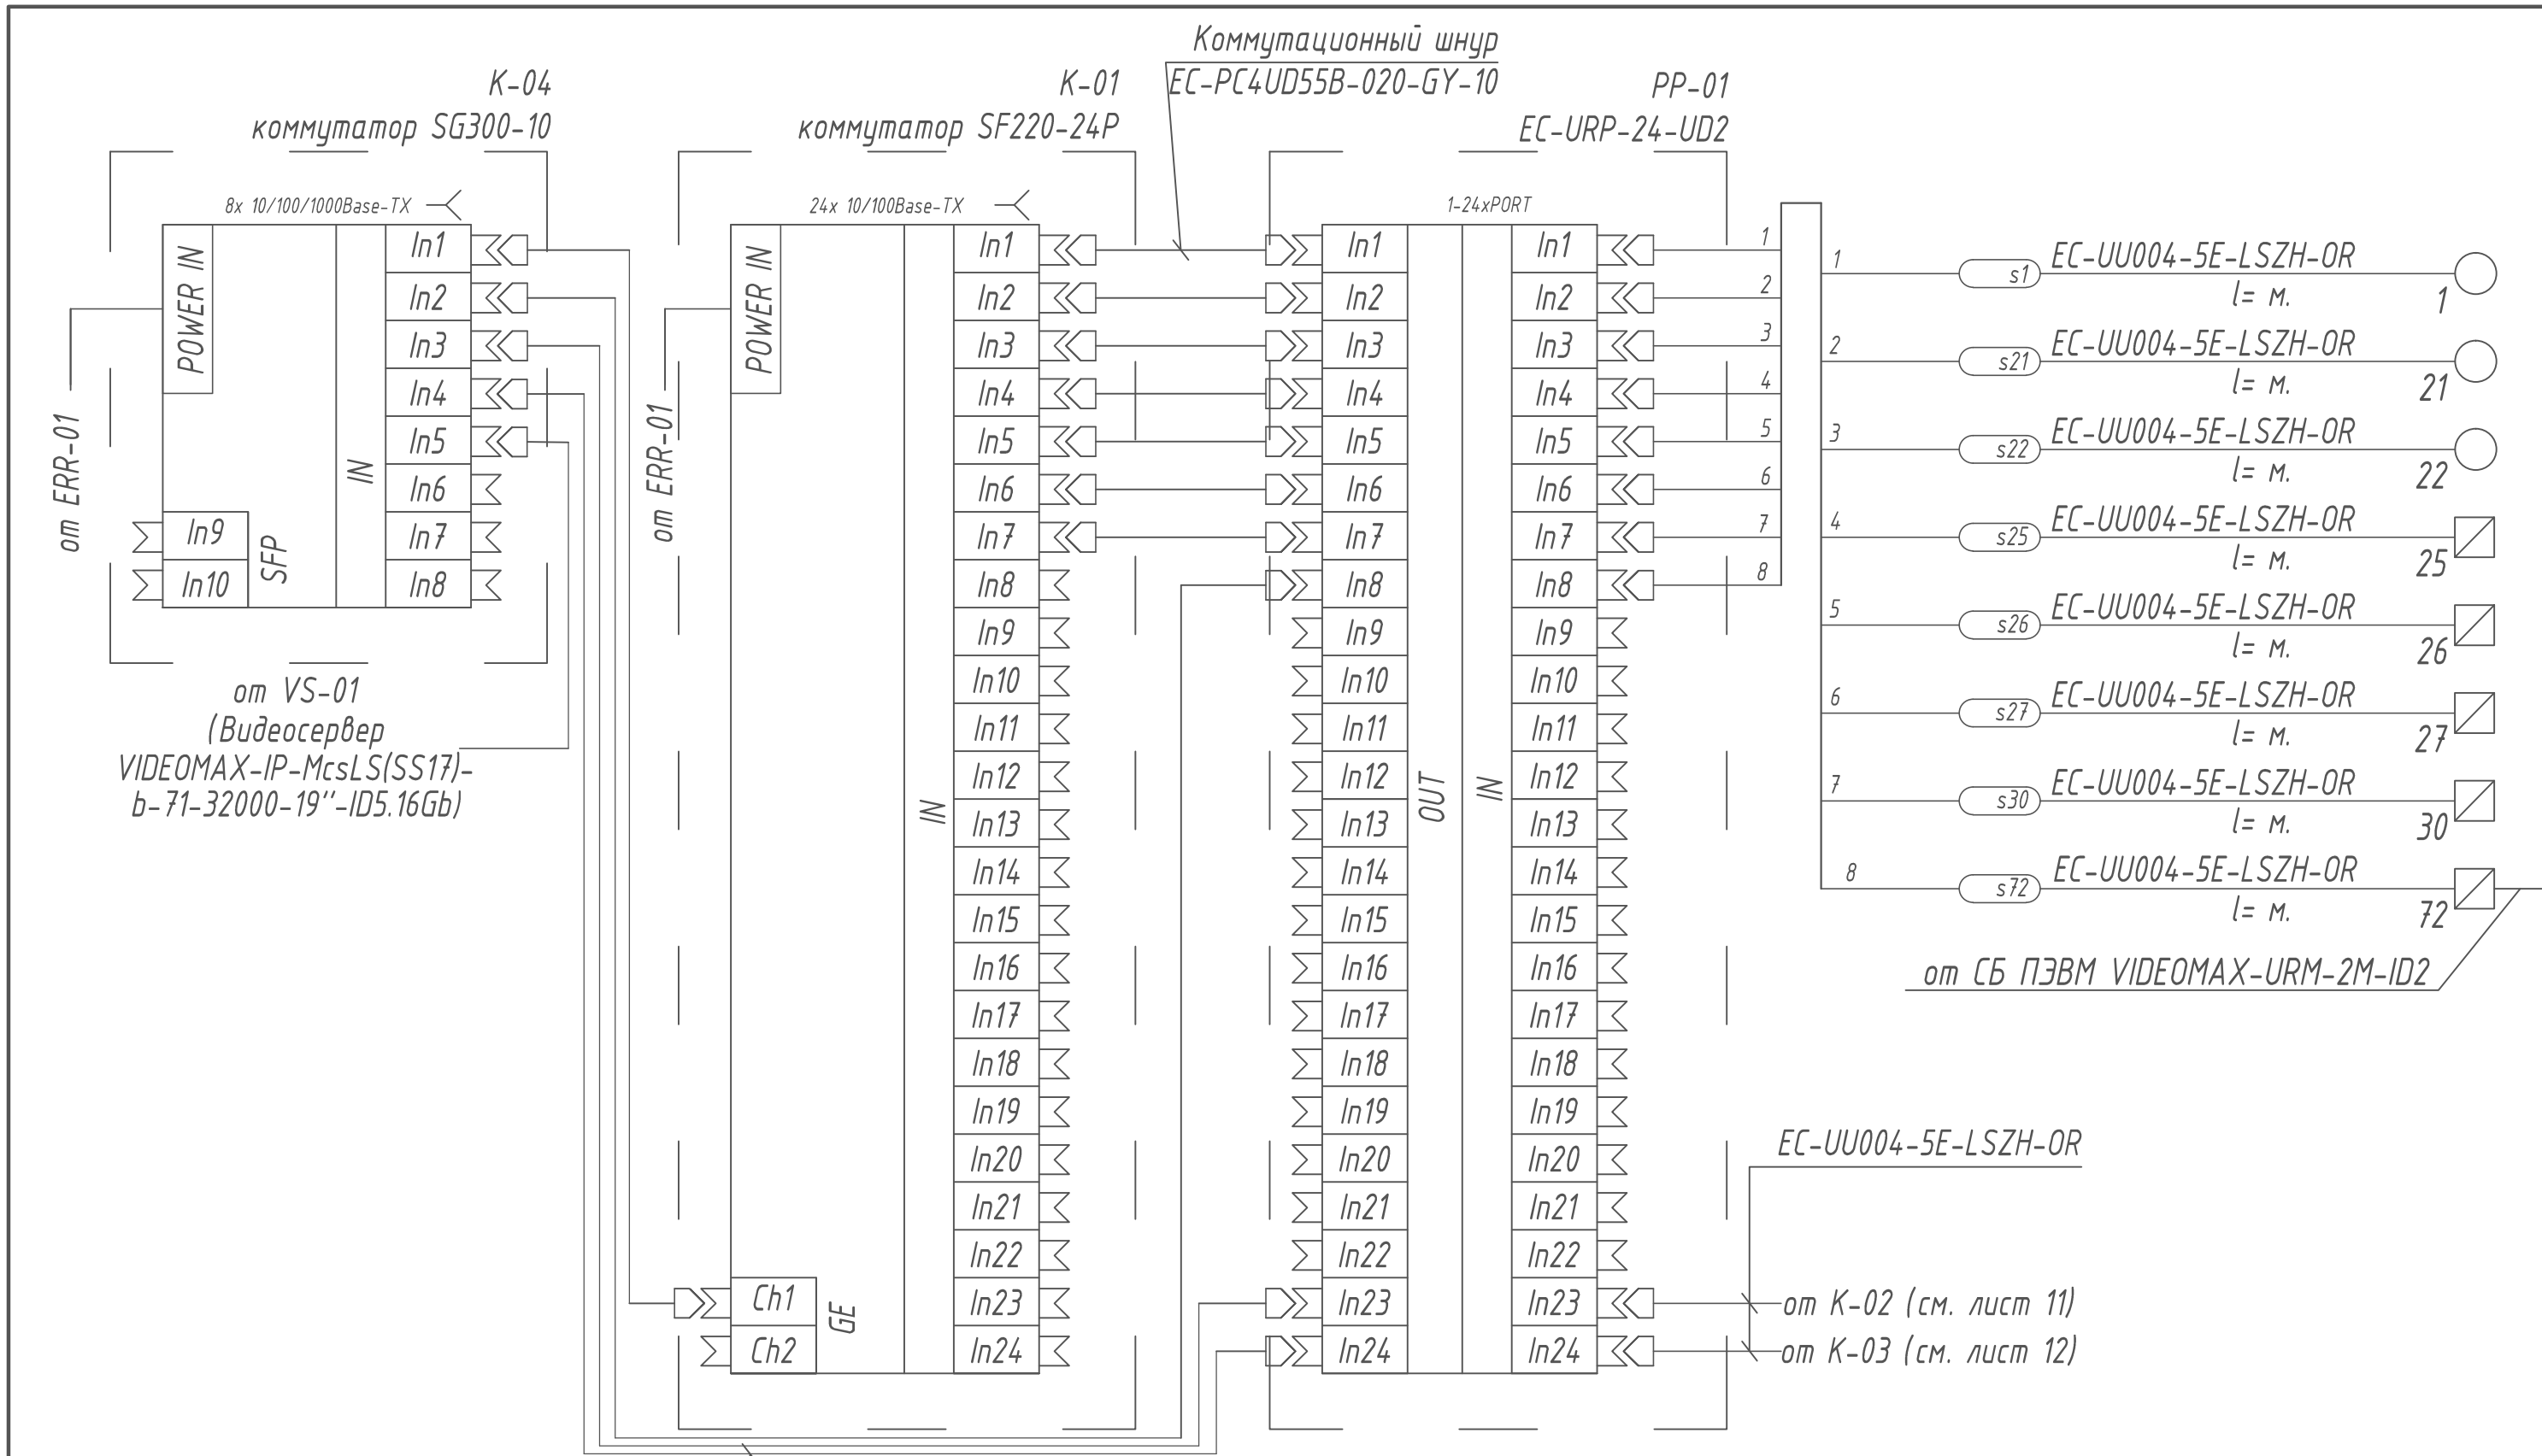

Примечания

- 1 Немаркированные кабели - штатные жгуты аппаратуры и патч-корды.
2 Рассматривать с листом 3.

						Шифр проекта		
						Музей		
						Адрес объекта		
Изм.	Кол.уч.	Лист	Н Док.	Подпись	Дата	Система охранная телевизионная	Стадия	Лист
Разраб.		*					Р	10
						Схема соединений шкафа 1	000 "★"	
Н. Контр.		*						

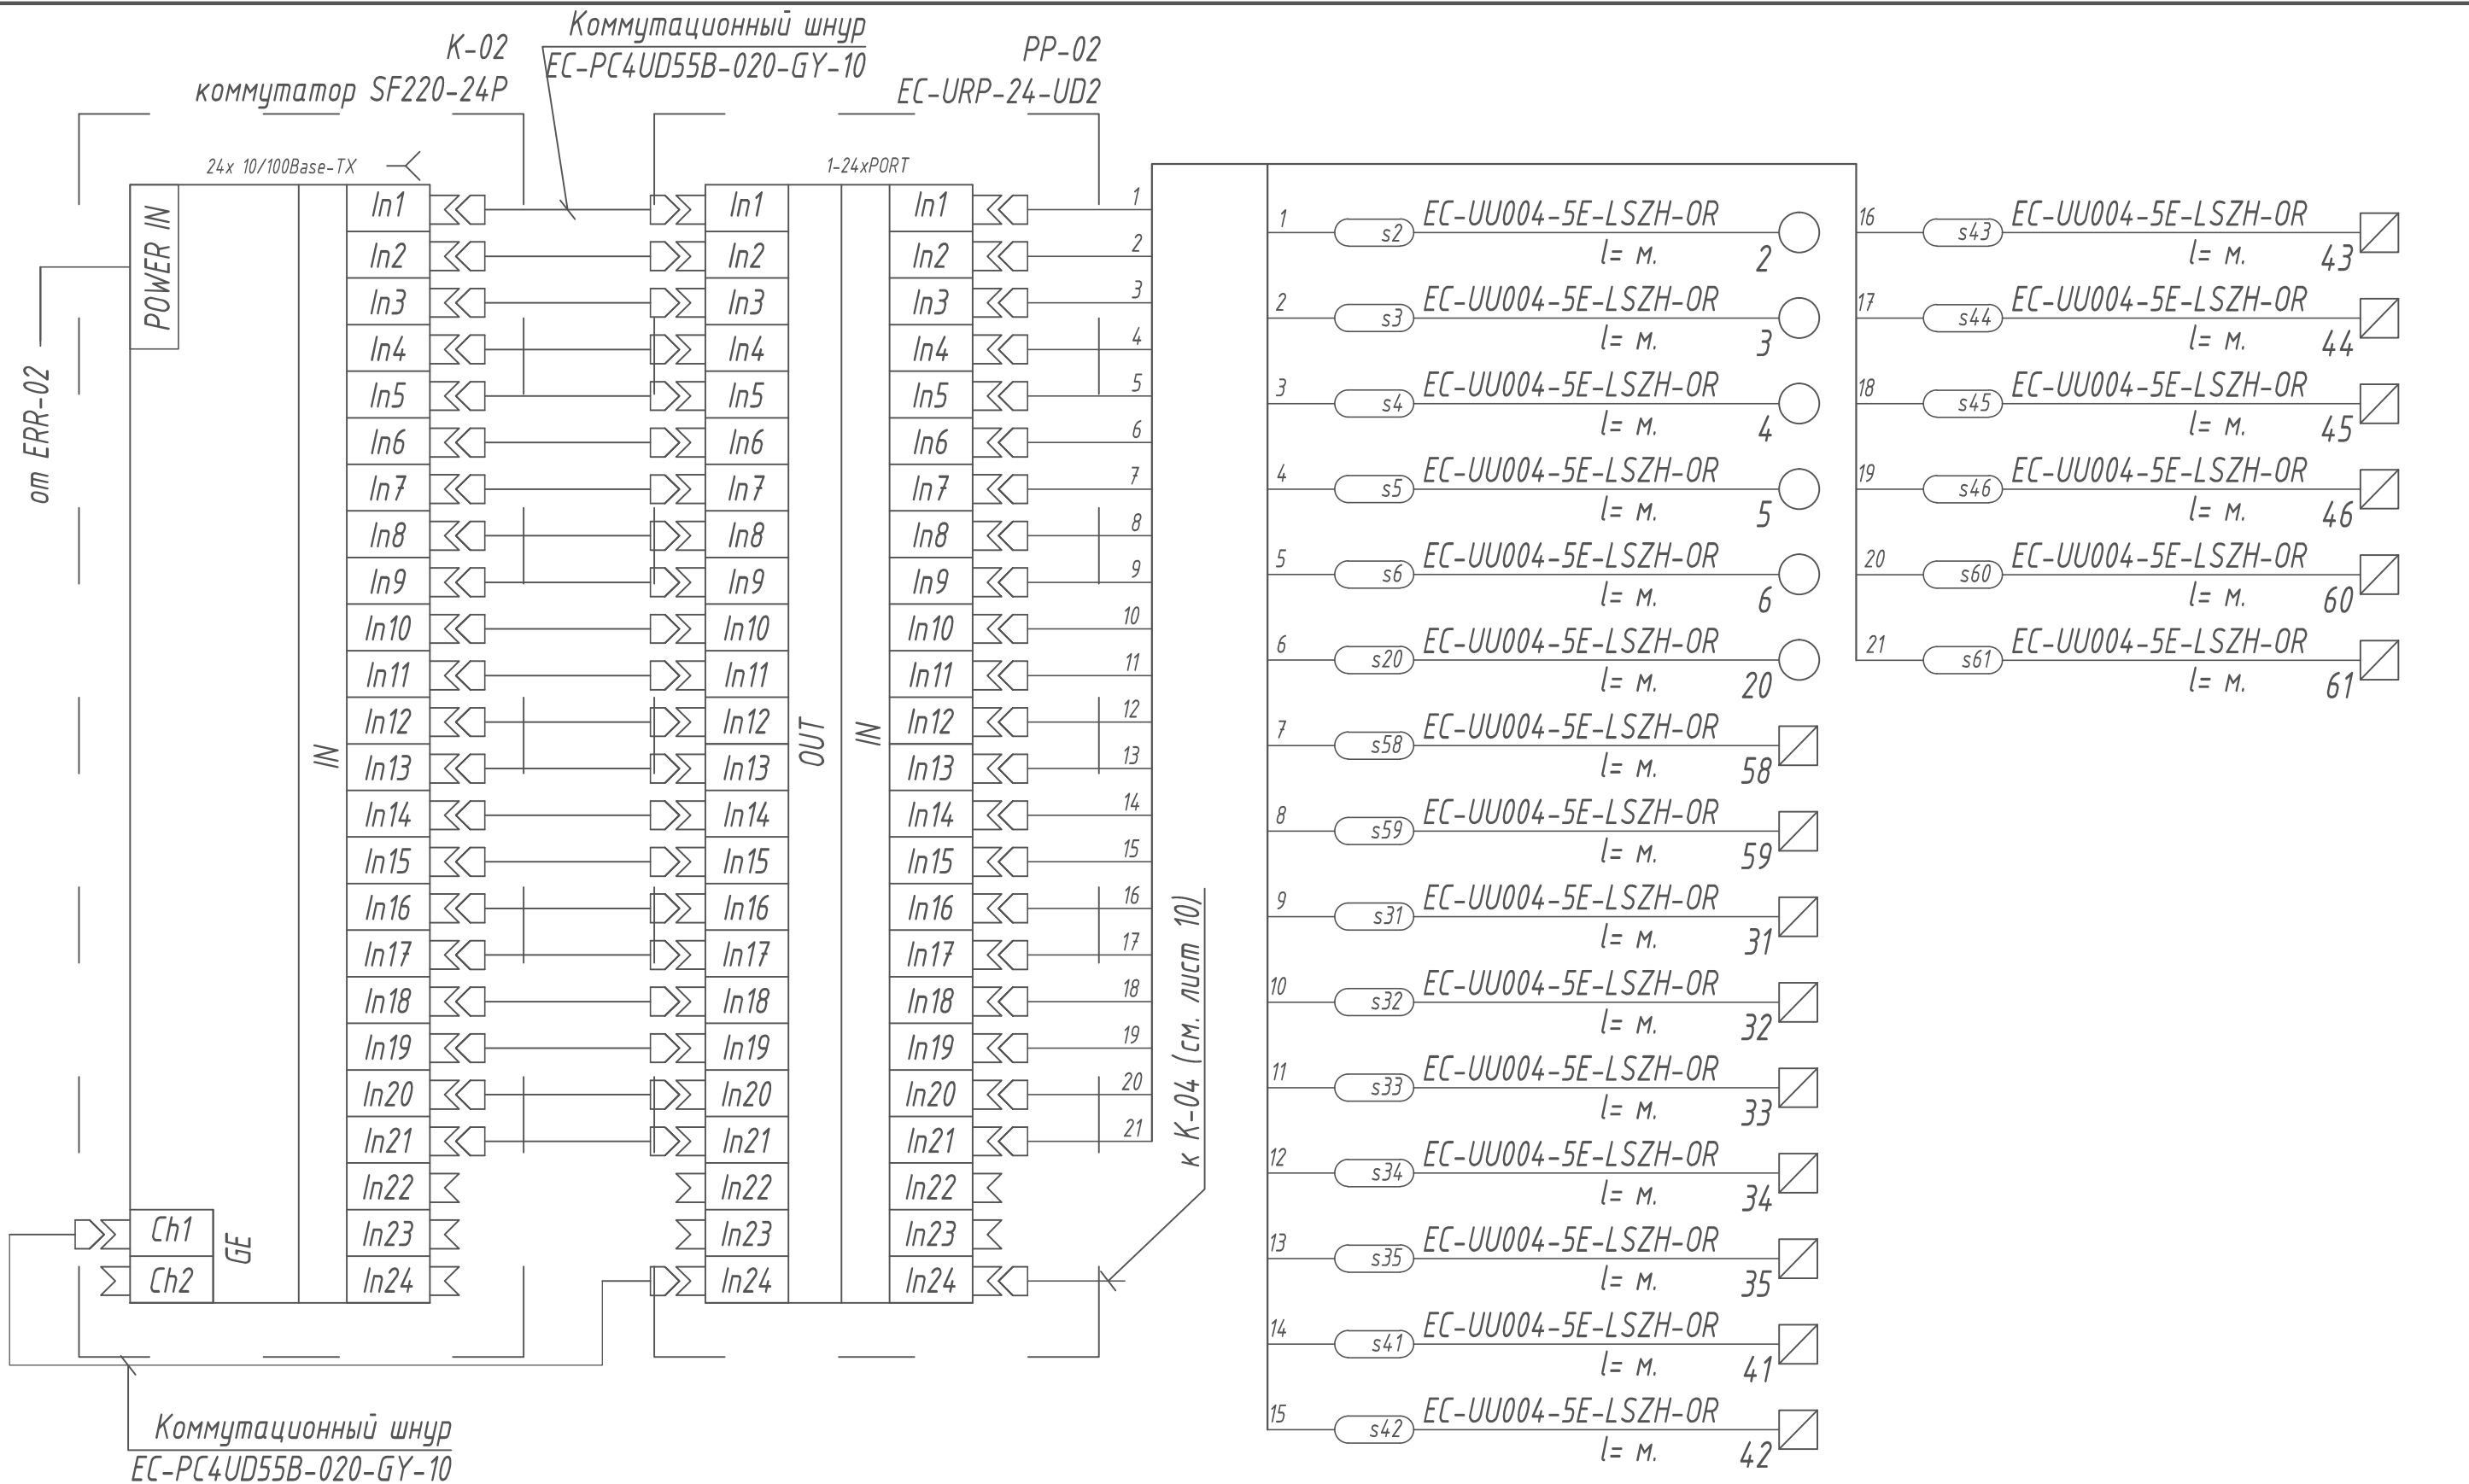

Шифр проекта

Музей
Адрес объекта

Изм. Кол.уч. Лист Н Док. Подпись Дата

Разраб. *

Система охранная телевизионная

Стадия Лист Листов

Р

11

Н. Контр. *

Схема соединений шкафа 2

000 "*"

Примечания

1 Немаркированные кабели - штатные жгуты аппаратуры и патч-корды.

2 Рассматривать с листом 3.

